



景观	总体
水工	环境
道路	桥梁
设备	暖通
电气	仪表
建筑	结构
给水	排水

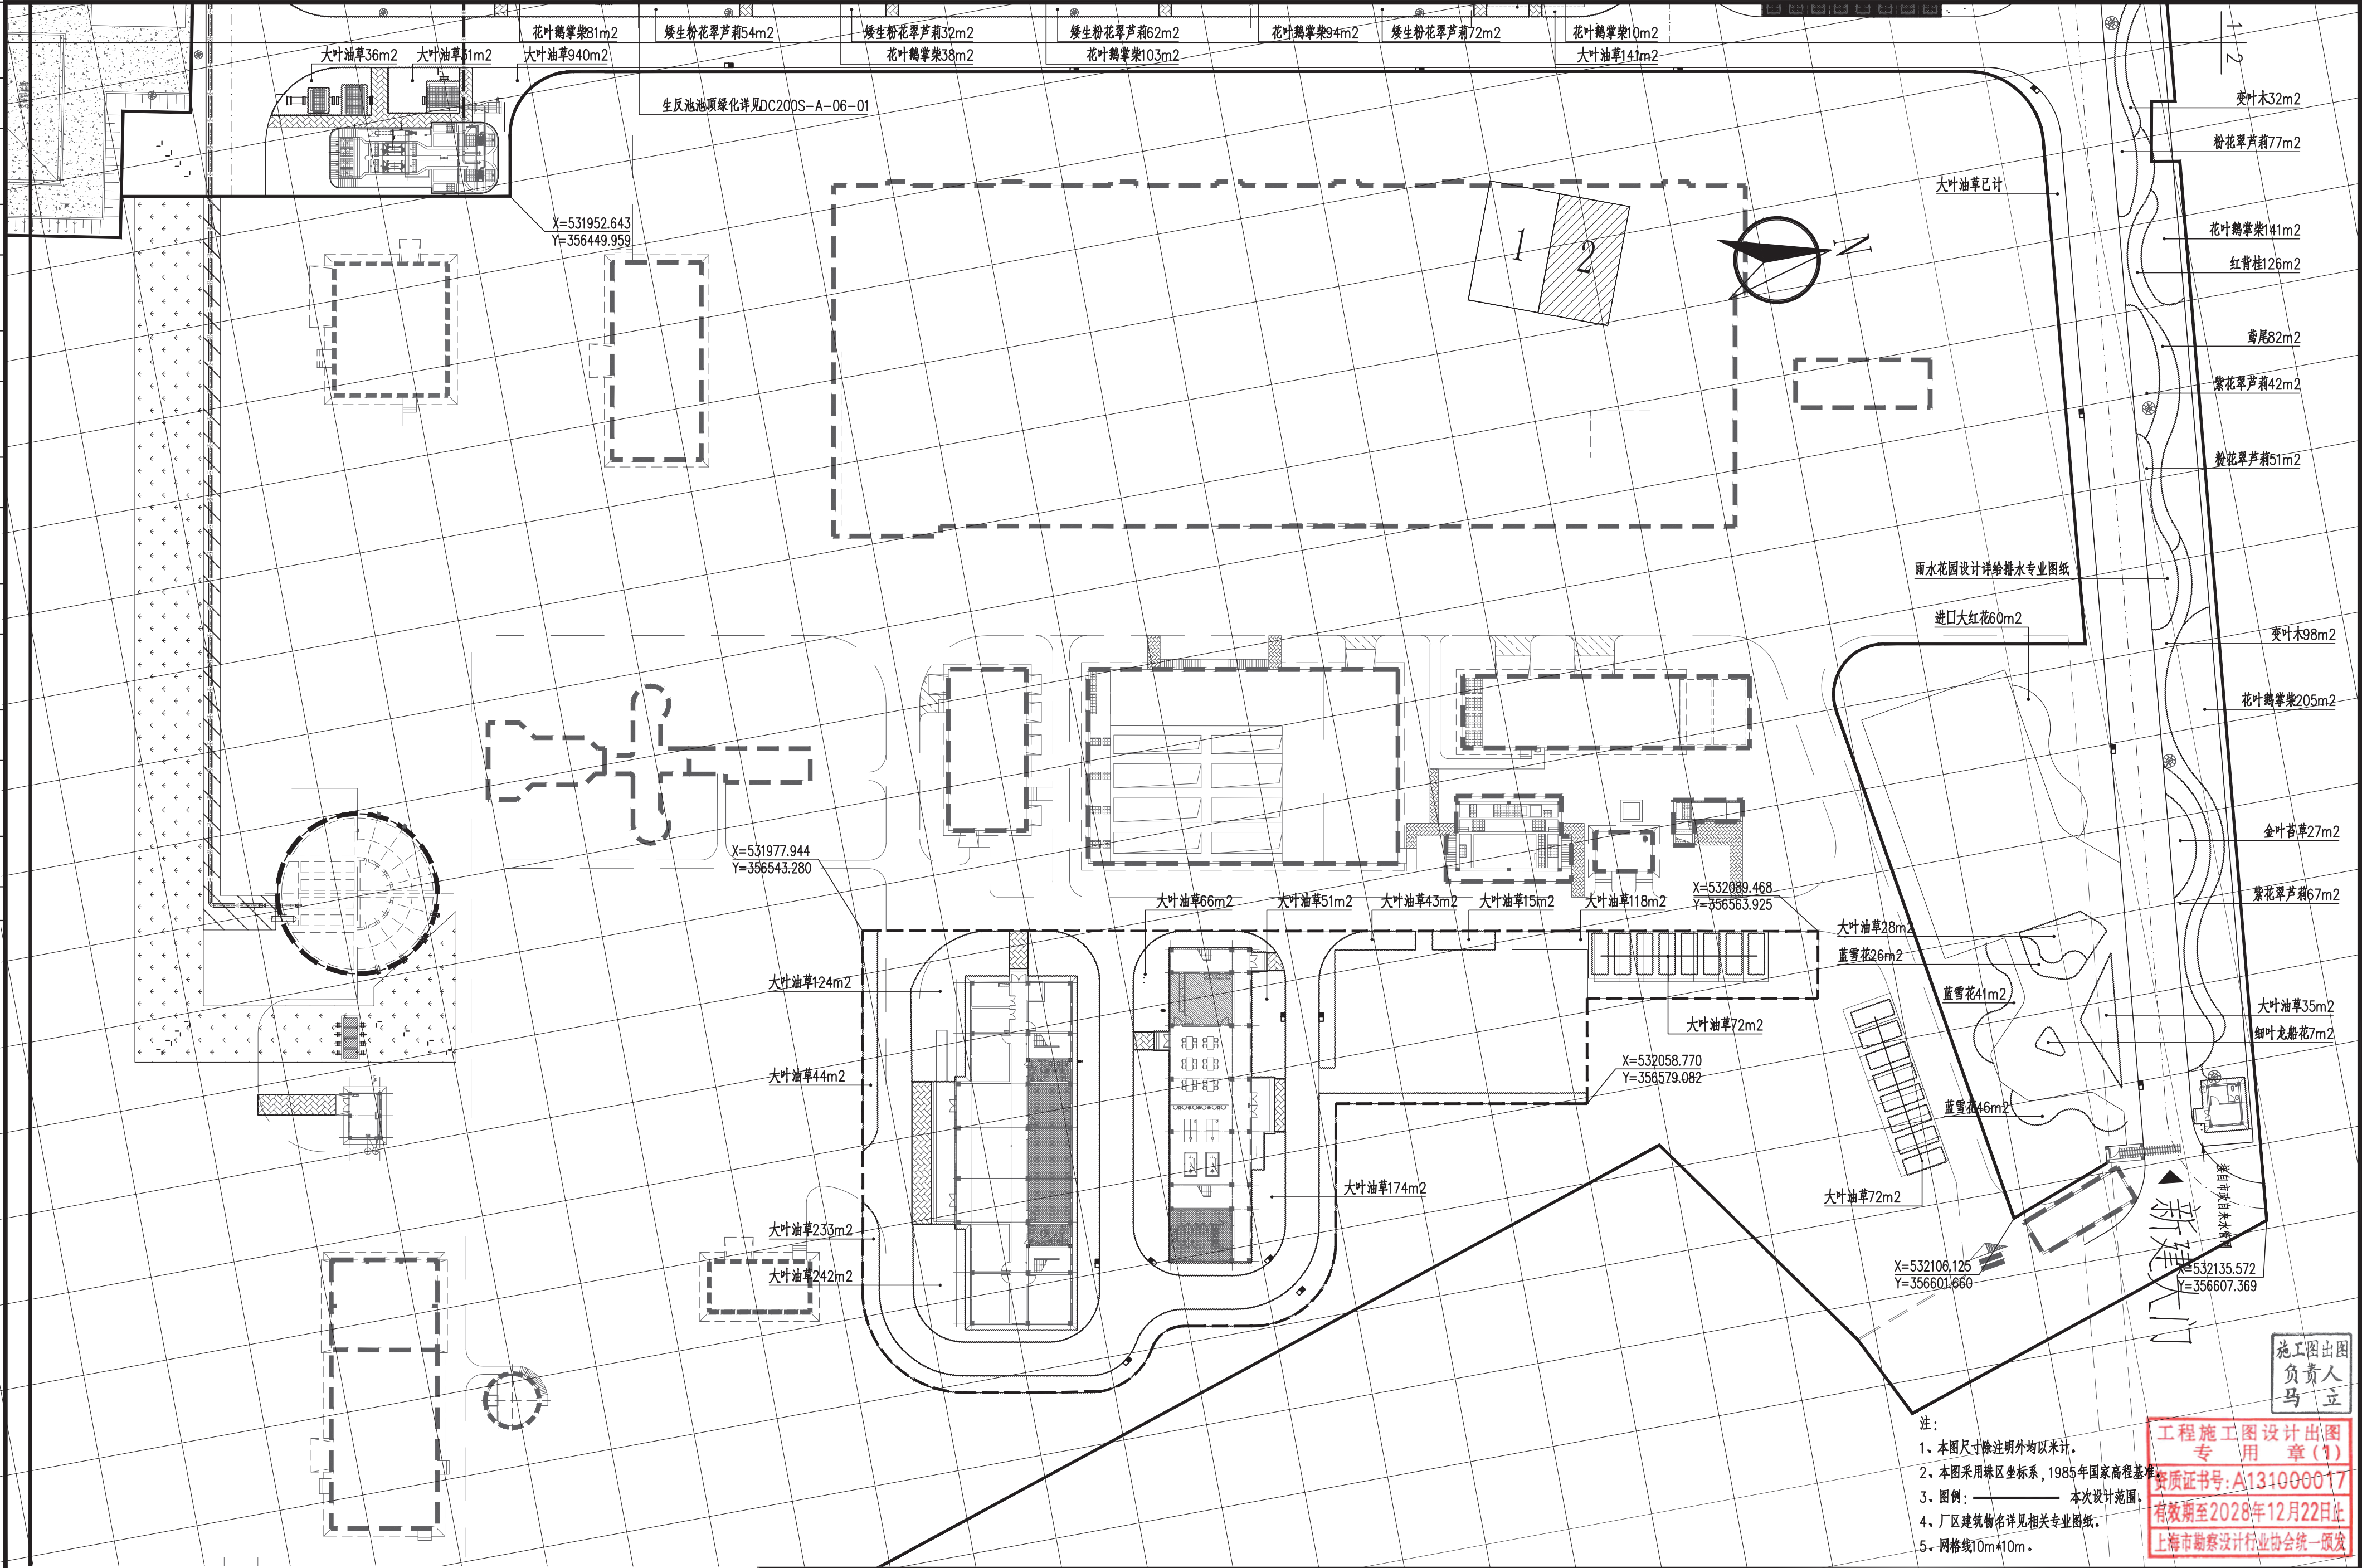

注：
1、本图尺寸除注明外均以米计。
2、本图采用珠江坐标系，1985年国家高程基准。
3、图例：—— 本次设计范围。
4、厂区建筑物详见相关专业图纸。
5、网格线10m*10m。

工程施工图设计
专用章(1)
资质证书号: A131000017
有效期至2028年12月22日止
上海市勘察设计行业协会统一颁发

校核	袁嘉梅	袁嘉梅	阶段	施工图设计
审核	李亚群	李亚群	专业	景观
设计负责人	何磊	何磊	比例	1:500
专业负责人	杨龙	杨龙	日期	2022.02.02

 **上海市政工程设计研究总院(集团)有限公司**
SHANGHAI MUNICIPAL ENGINEERING DESIGN INSTITUTE (GROUP) CO., LTD.

东莞市沙田福祿沙污水处理厂二期工程

地被栽植平面图(二)

项目编号	2021GD267SS
子项名称	污水处理厂厂区总图
图号	DC200S-A-08-02
修正号	A



N3_38_108025