


景观	总体
水工	环境
道路	桥梁
设备	暖通
电气	仪表
建筑	结构
给水	排水
会签	

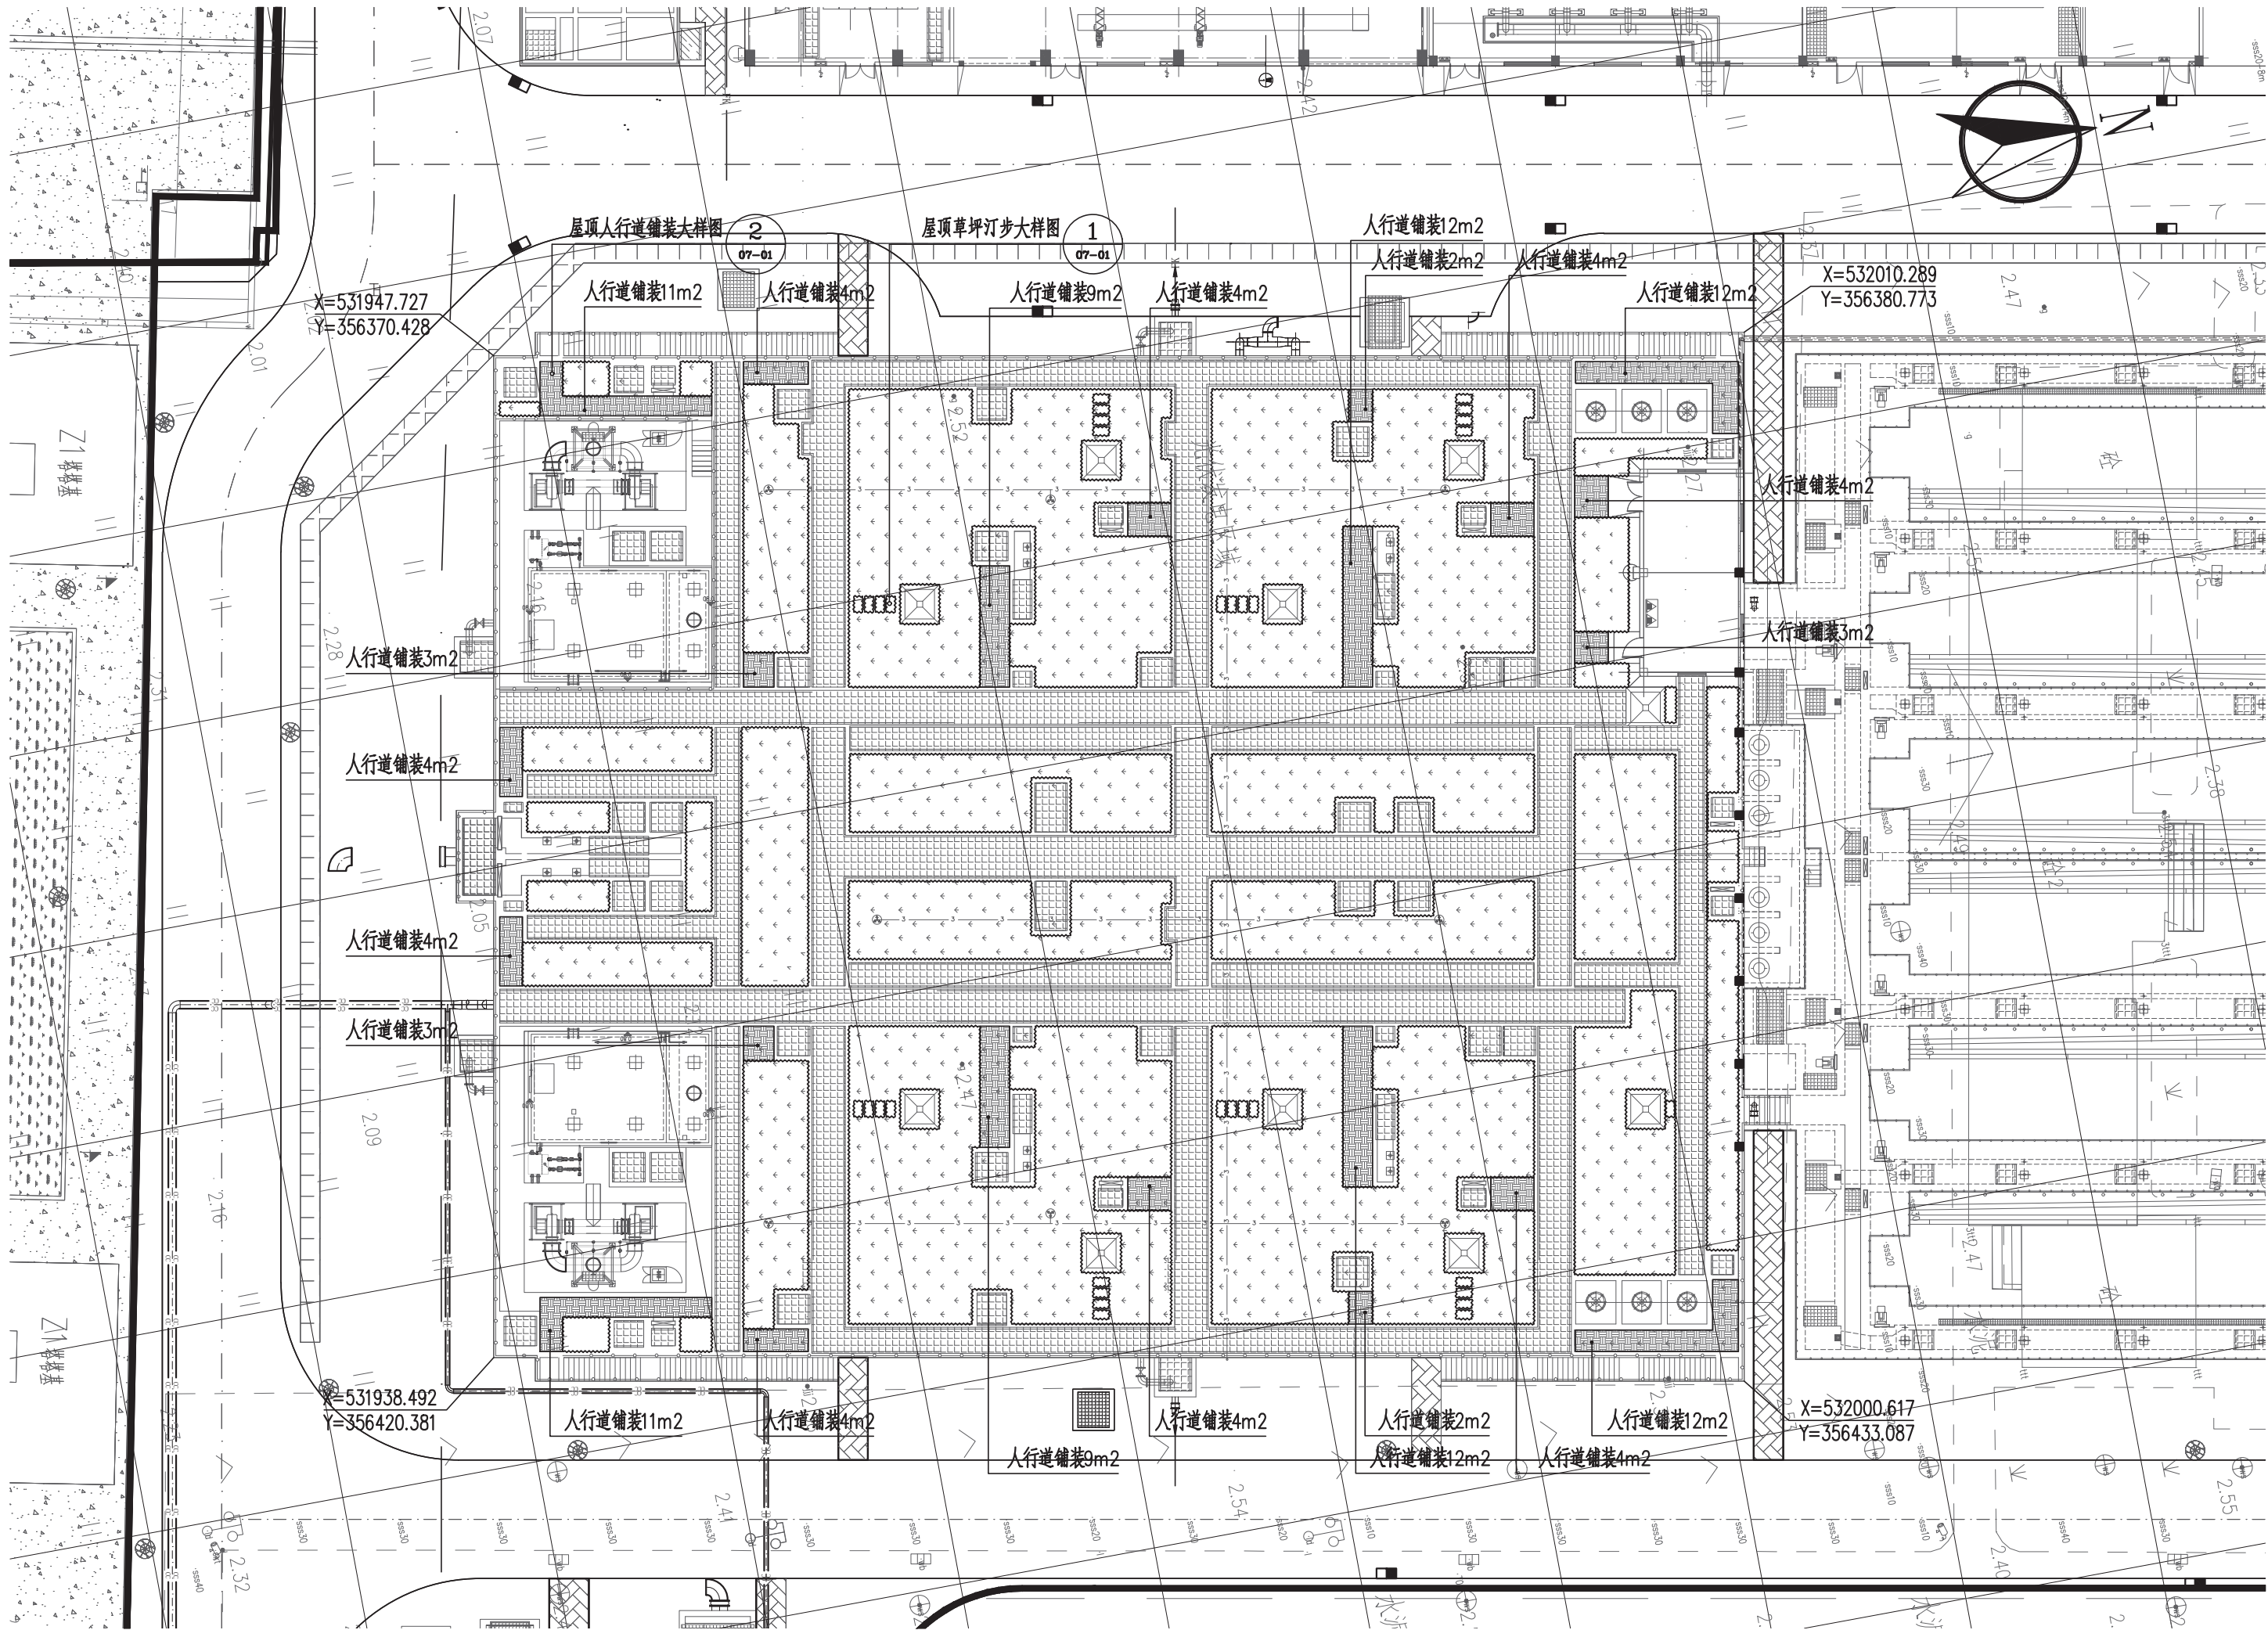

- 注：1、本图尺寸单位除注明外均以米计。
2、本图采用珠区坐标系，1985年国家高程基准。
3、生反池详细设计详见相关专业图纸；屋顶的防水、排水设计另详相关专业图纸。
4、汀步面层、人行道铺装面层与原铺地面层平。
5、索引图号省略“DC00S-A-”，即如10-01*代表DC200S-A-10-01*。
6、网格线10m×10m。

施工图出图
负责人
马立

工程施工图设计出图
用章(1)
资质证书号:A131000017
有效期至2028年12月22日止
上海市勘察设计行业协会统一颁发

校核	袁嘉梅	袁嘉梅	阶段	施工图设计
校对	袁嘉梅	袁嘉梅	专业	景观
设计	孙妮	孙妮	比例	1:300
制图			日期	2022.02.02

上海市政工程设计研究总院(集团)有限公司
SHANGHAI MUNICIPAL ENGINEERING DESIGN INSTITUTE (GROUP) CO., LTD.

项目编号	2021GD267SS
子项名称	污水处理厂区总图
图号	DC200S-A-09-02
修正号	A

生反池池顶人行道铺装平面图



N3_38_108025