


景观	总体
水工	环境
道路	桥梁
设备	暖通
电气	仪表
建筑	结构
给水	排水
会签	

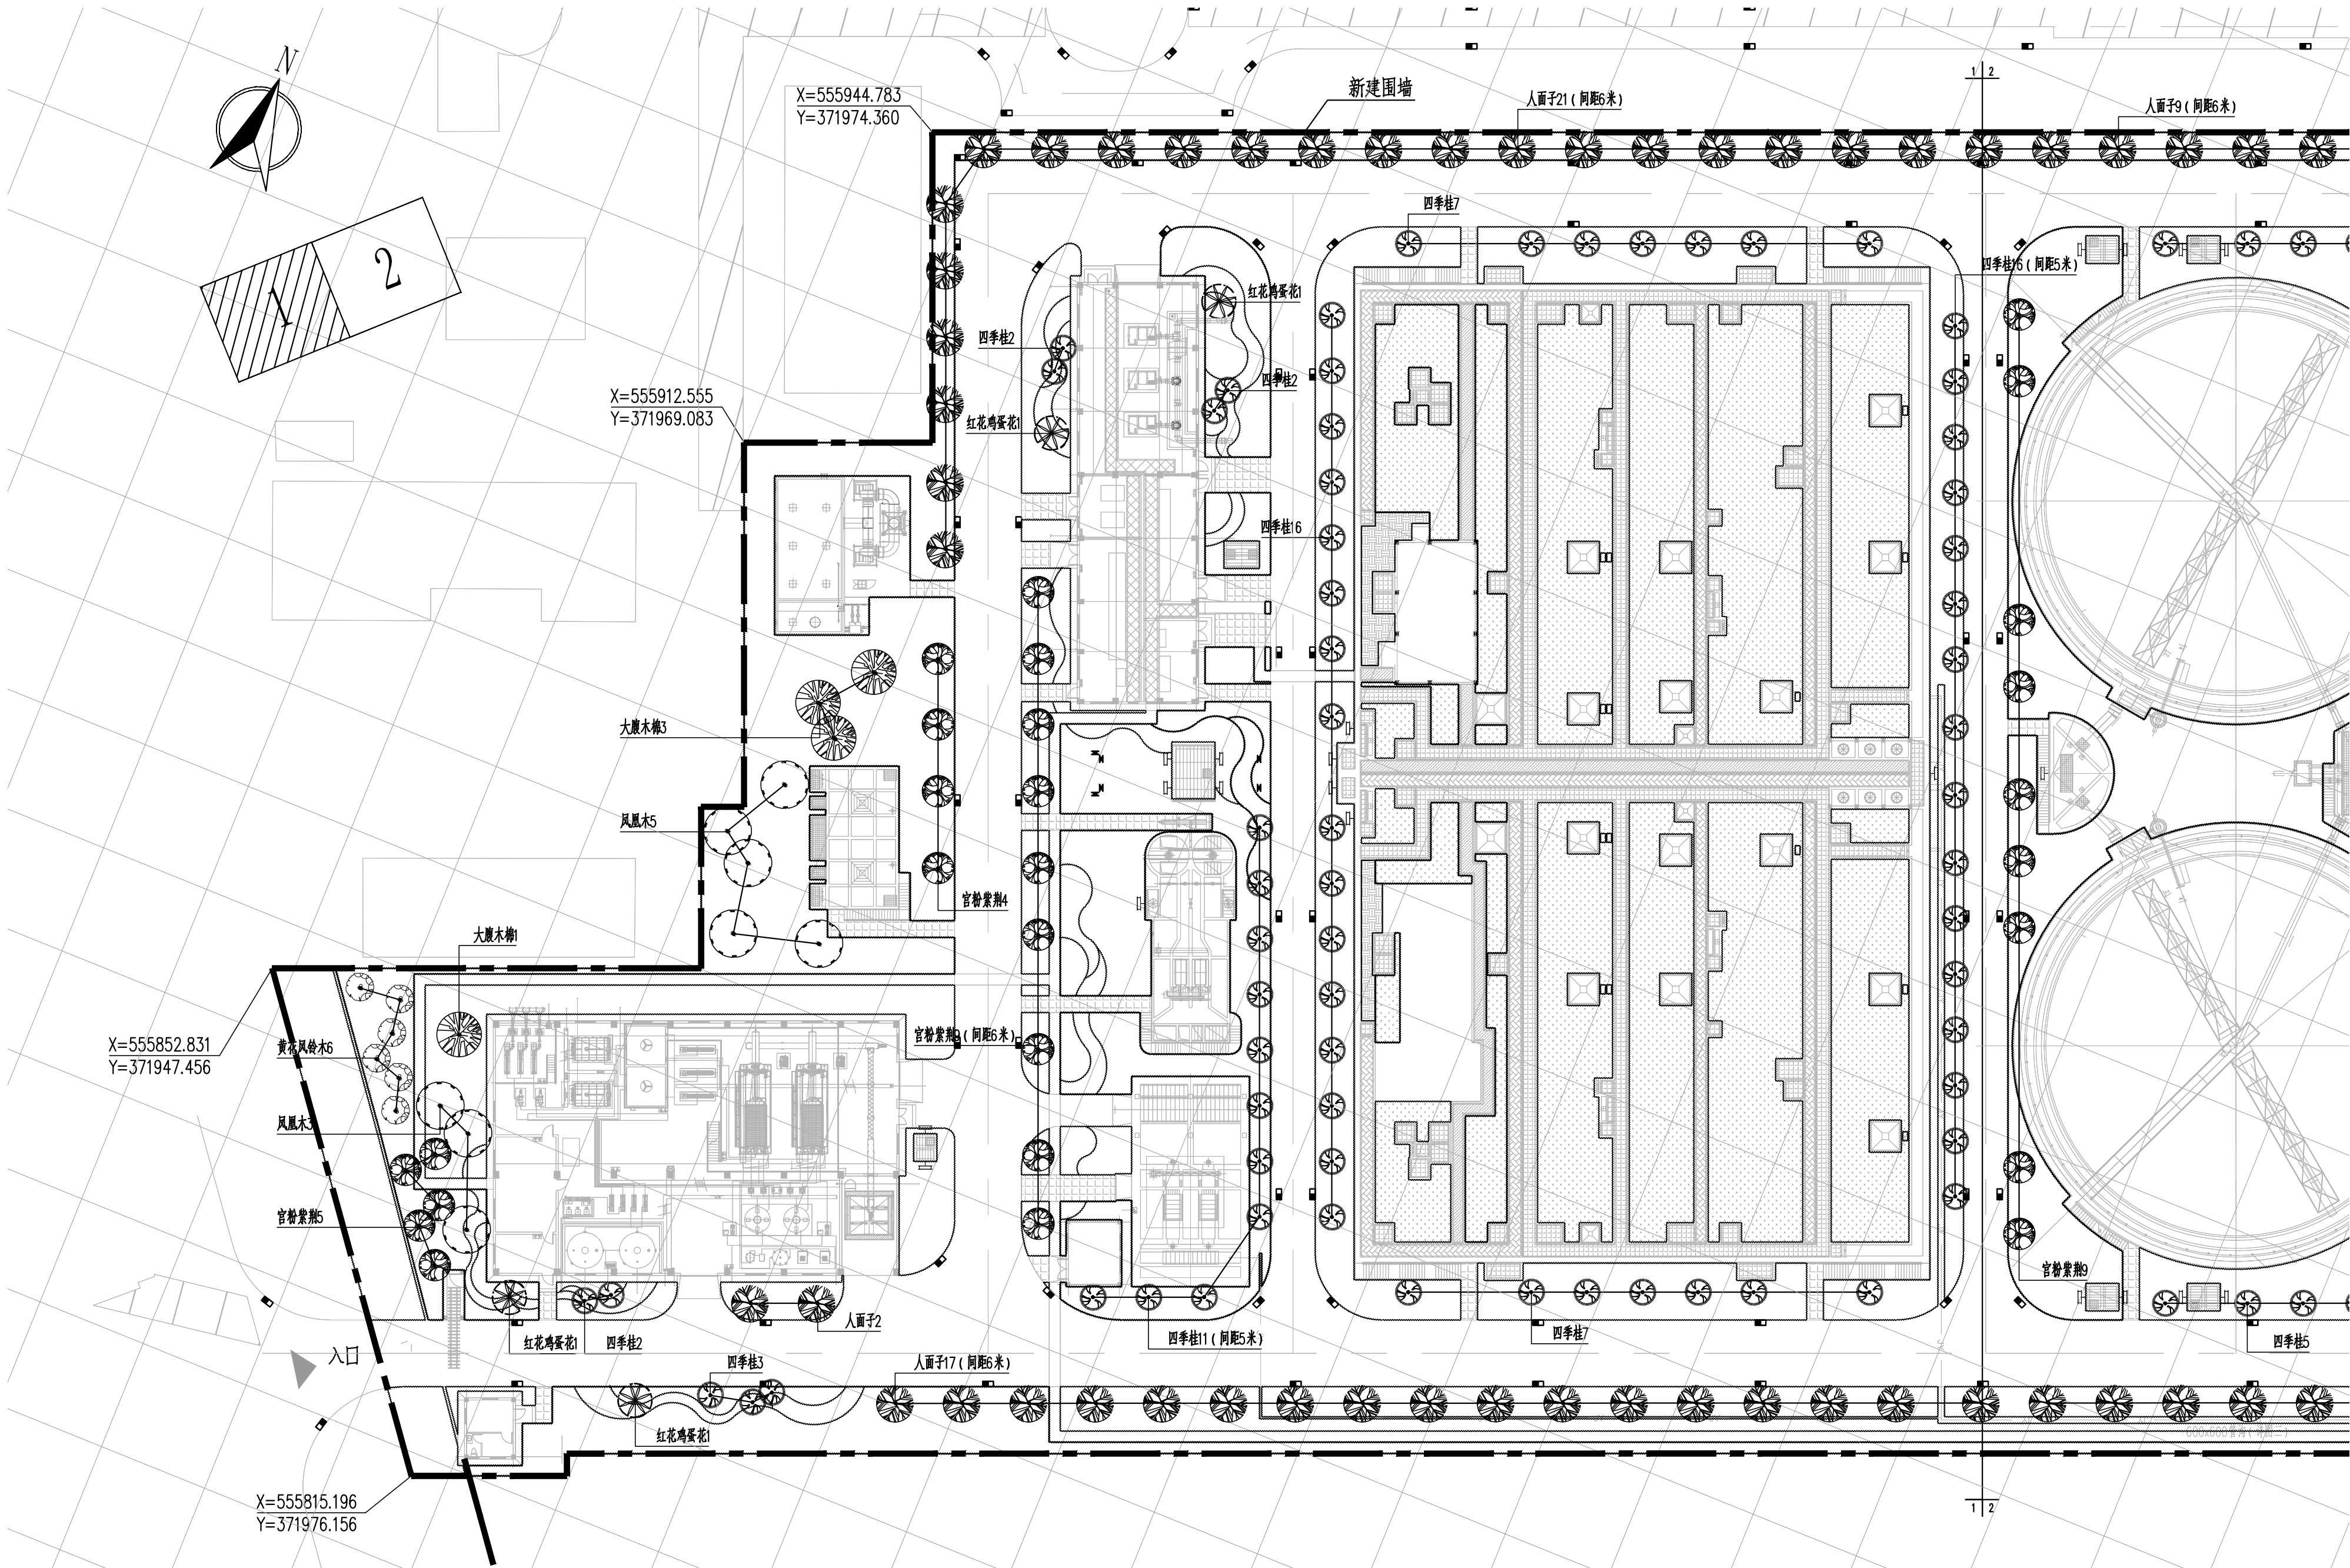

- 注：1、本图尺寸除注明外均以米计。
2、本图采用珠区坐标系，1985年国家高程基准。
3、图例：——— 红线范围。
4、厂区建筑物名及具体海绵设施设计详见相关专业图纸。
5、网格线10m×10m。

审核	李亚群	李亚群	校核	袁嘉梅	袁嘉梅	阶段	施工图设计
设计负责人	何磊 姜序	何磊 姜序	校核	袁嘉梅	袁嘉梅	专业	景观
专业负责人	杨龙	杨龙	设计	孙妮	孙妮	比例	1:400
			制图			日期	2021.12.22



上海市市政工程设计研究总院(集团)有限公司
SHANGHAI MUNICIPAL ENGINEERING DESIGN INSTITUTE (GROUP) CO., LTD.

东莞市高埗镇污水处理厂二期工程

乔木栽植平面图(一)

项目编号	2021GD287SS
子项名称	总图
图号	DC00S-A-04-01
修正号	