


分幅范围：

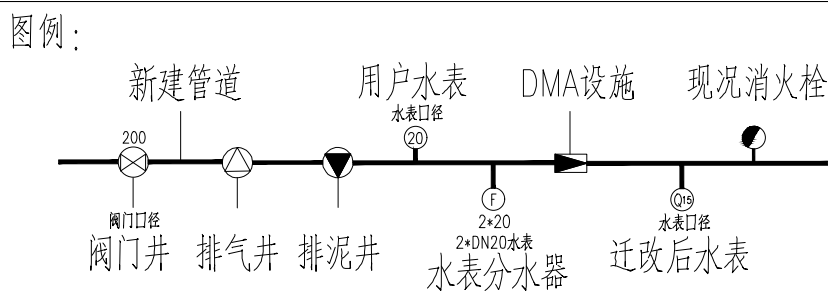

**工程设计与圈专用章(05)**


1. 本印章以圆角为外轮廓，直径为40mm。
2. 设计采用大地2000坐标系、85高程系统。

**单位名称：北京市市政工程设计研究总院有限公司**

**业务范围：注册岩土类勘察资质等级**

**资质证书编号：京地1005499**

**有效期至：2028年2月22日**

 北京市市政工程设计研究总院有限公司	东莞市供水设施更新改造项目-东莞市供水管网更新改造二期工程（横源、桥头、樟木头、谢岗、大朗标段）勘察设计 桥头镇 给水工程（李屋、石水口、田头角村） 李屋村村落给水管道路平面图(六十六)	项目(副)负责人	张亚峰	张亚峰	校核人	卓奇奇	卓奇奇	阶段	施工图设计		
		专业负责人	张亚峰	张亚峰	审核人	罗知平	罗知平	图号	2023N108-SS020102-GS07-66		
		设 计 人	刘旭来	刘旭来	审定人	罗知平	罗知平	日期	2024.06	比例	1:500