



比例尺

分幅范围：

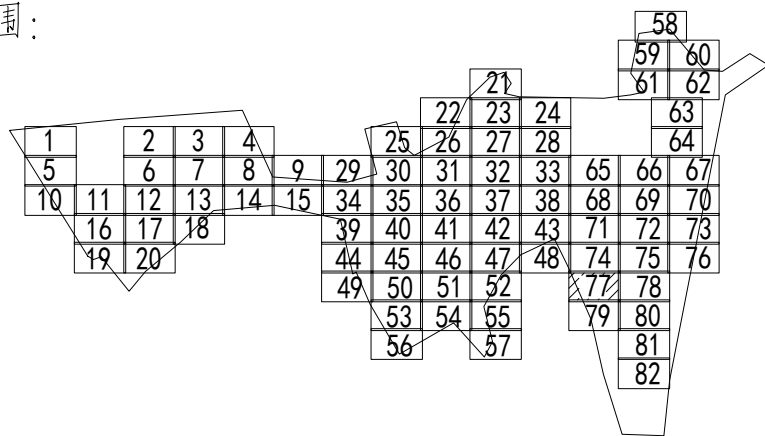

图例：

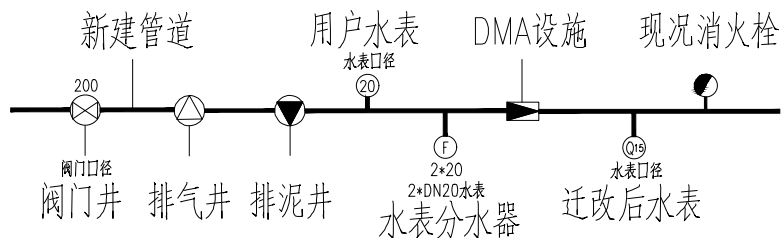

说明

1. 本工程设计单位为北京市政工程设计研究总院有限公司，设计人：张亚峰，审核人：罗知平，审定人：罗知平。
2. 设计采用大地2000坐标系，85高程系统。
3. 注意保护现状管线，如有破损，按原状恢复。
4. 业务范围内工程设计与施工，如有问题应及时与相关部门协商解决。
5. 资质证书编号：京水005439，有效期至2028年12月22日。
6. 本图管道位置仅供参考，具体位置可根据现场情况调整，但需满足设计要求。

北京市市政工程设计研究总院有限公司	东莞市供水设施更新改造项目-东莞市供水管网更新改造二期工程（横沥、桥头、樟木头、谢岗、大朗标段）勘察设计	项目(副)负责人	张亚峰	张亚峰	校核人	卓奇奇	卓奇奇	阶段	施工图设计	
		专业负责人	张亚峰	张亚峰	审核人	罗知平	罗知平	图号	2023N108-SS020102-GS07-77	
		设计人	刘旭来	刘旭来	审定人	罗知平	罗知平	日期	2024.06	比例 1:500

桥头镇 给水工程（李屋、石水口、田头角村）  
李屋村村落给水管网平面图(七十七)