



分幅范围：

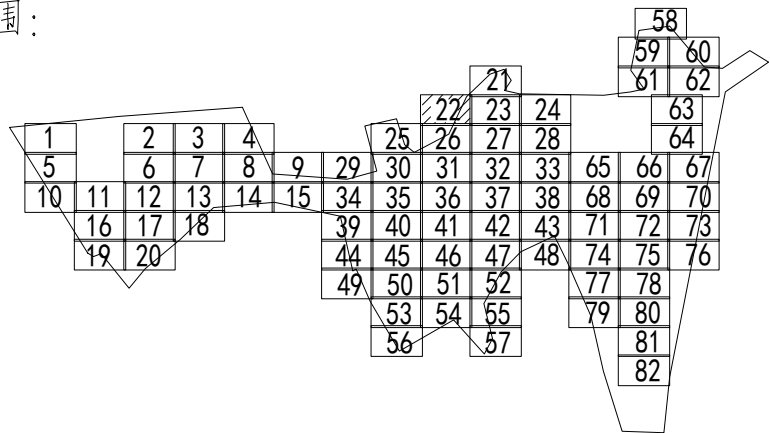

图例：

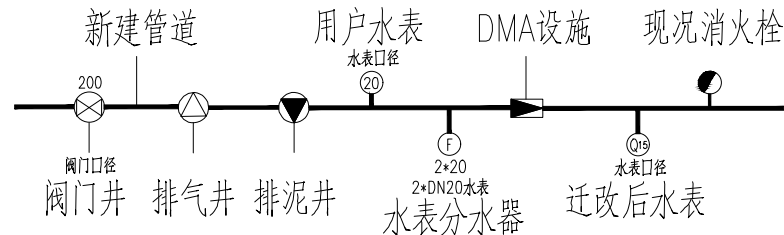

DN25~DN150	DN200	DN600
社区/市政路管道(实线)	DN300	现状给水管
巷道内管道(虚线)	DN400	改造范围

说明

- 工程设计出图专用章(05)
- 本图设计单位为北京市市政工程设计研究总院有限公司，设计人：张亚峰，审核人：罗知平，审定人：罗知平。
 - 设计采用大地2000坐标系，85高程系统。
 - 在图例中，如有破损，按原状恢复。
 - 业务范围内，如有问题应及时与相关部门协商解决。
 - 资质证书编号：京水005439，有效期至2028年12月22日。
 - 新图号：2023N108-SS020102-GS07-22

北京市市政工程设计研究总院有限公司	桥头镇 给水工程（李屋、石水口、田头角村） 李屋村村落给水管网平面图(二十二)	项目(副)负责人	张亚峰	张亚峰	校核人	卓奇奇	卓奇奇	阶段	施工图设计	
		专业负责人	张亚峰	张亚峰	审核人	罗知平	罗知平	图号	2023N108-SS020102-GS07-22	
		设计人	刘旭来	刘旭来	审定人	罗知平	罗知平	日期	2024.06	比例 1:500