



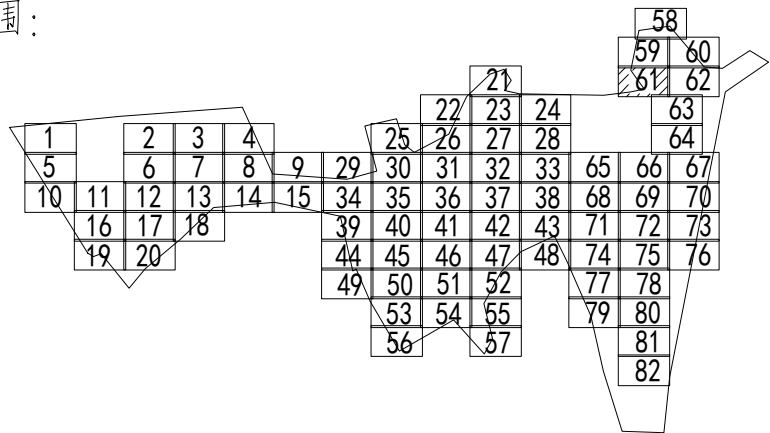

分幅范围:

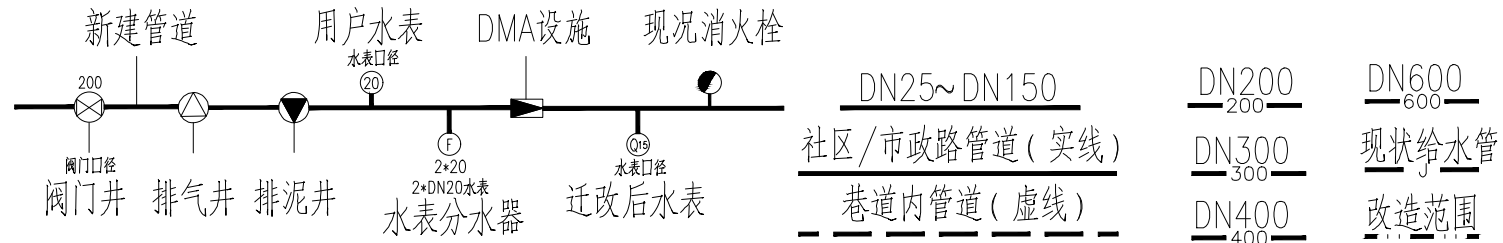

图例:



说明:

1. 本工程所有管道均为DN200, 口径为DN200.
 2. 设计采用大地2000坐标系, 85高程系统.
 3. 注意保护现状管线, 如有破损, 按原状恢复.
- 资质: 北京市市政工程设计研究总院有限公司
资质证书编号: 京水005439
有效期至: 2028年2月22日

北京市市政工程设计研究总院有限公司	东莞市供水设施更新改造项目-东莞市供水管网更新改造二期工程(横源、桥头、樟木头、谢岗、大朗标段)勘察设计 桥头镇 给水工程(李屋、石水口、田头角村) 李屋村村落给水管网平面图(六十一)	项目(副)负责人	张亚峰	校核人	卓奇奇	阶段	施工图设计		
		专业负责人	张亚峰	审核人	罗知平	图号	2023N108-SS020102-GS07-61		
		设计人	刘旭来	审定人	罗知平	日期	2024.06	比例	1:500