


顶层平面图 1:100

说明:



- 图中尺寸单位为毫米,高程为米。
- 图中所示各仪表的安装图仅为示意,以订货后厂家提供安装方式为准。所有分体式仪表变送器至传感器电缆为设备配套。
- 分体式仪表变送器箱立柱安装,箱下底距地1.4米。具体安装方法详见《建筑电气工程施工图集》。
- 图中的全部仪表设备接地端或外壳均与其附近接地干线可靠相连作好接地及等电位联结。
- 图中所有电缆的型号、长度详见电缆统计表。
- 电缆保护管敷设经过结构伸缩缝时,要求在伸缩缝两侧做电缆接线盒。
- 设备保护管出地面300mm,并作做防水弯头,电缆引出后穿金属软管连接设备。

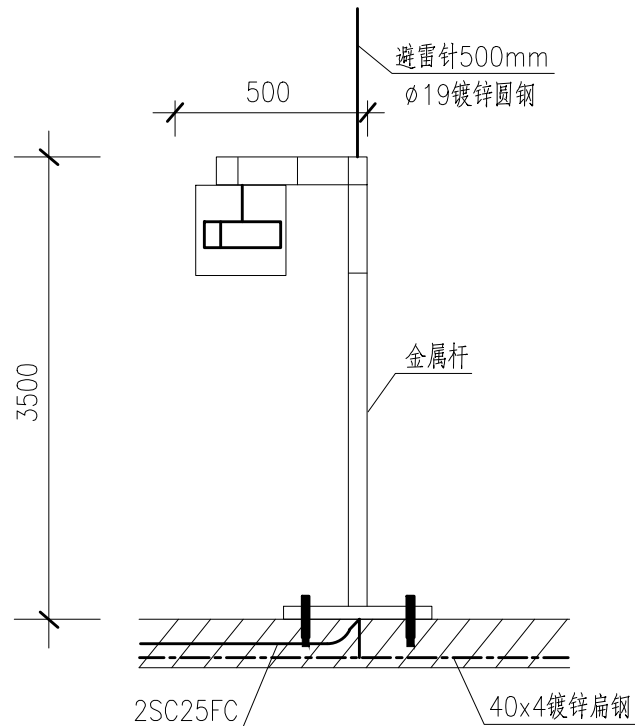

摄像机安装大样图

9		镀锌钢管	SC25	米	100	
8		户外安装立杆	3.5m, 304不锈钢立柱, 带避雷针等	套	2	
7		四门控制器	门禁系统配套	套	2	
6	◇	单门磁力锁	门禁系统配套	套	2	
5	ⓔ	开门按钮	门禁系统配套	套	2	距地1.4米暗装
4	□	人脸门禁一体机	门禁系统配套	套	2	距地1.4米暗装
3	Ⓢ	AI高清低照度红外枪式摄像机	400万, POE	套	2	距地3.0米安装 配套安装附件
2	Ⓢ	AI高清低照度红外高速球型摄像机	8寸室外球机, 400万	套	2	距地3.0米安装 配套安装附件
1	Ⓝ	弱电信息机箱	含千兆工业级POE交换机、浪涌保护器等	台	1	距地1.4米安装 配套安装附件
序号	符号	名称	规格及型号	单位	数量	备注

主要设备材料表

 北京市市政工程设计研究总院有限公司	东莞市凤岗竹塘污水处理厂三期工程		项目(副)负责人	程树辉	程树辉	校核人	李亚东	李亚东	阶段	施工图设计		
	安防系统设计图		专业负责人	胡田力	胡田力	审核人	董威	董威	图号	2021W231-SS0513-YZ17		
	细格栅及曝气沉砂池安防平面图（一）		设 计 人	胡田力	胡田力	审定人	强百祥	强百祥	日期	2023. 11	比例	