
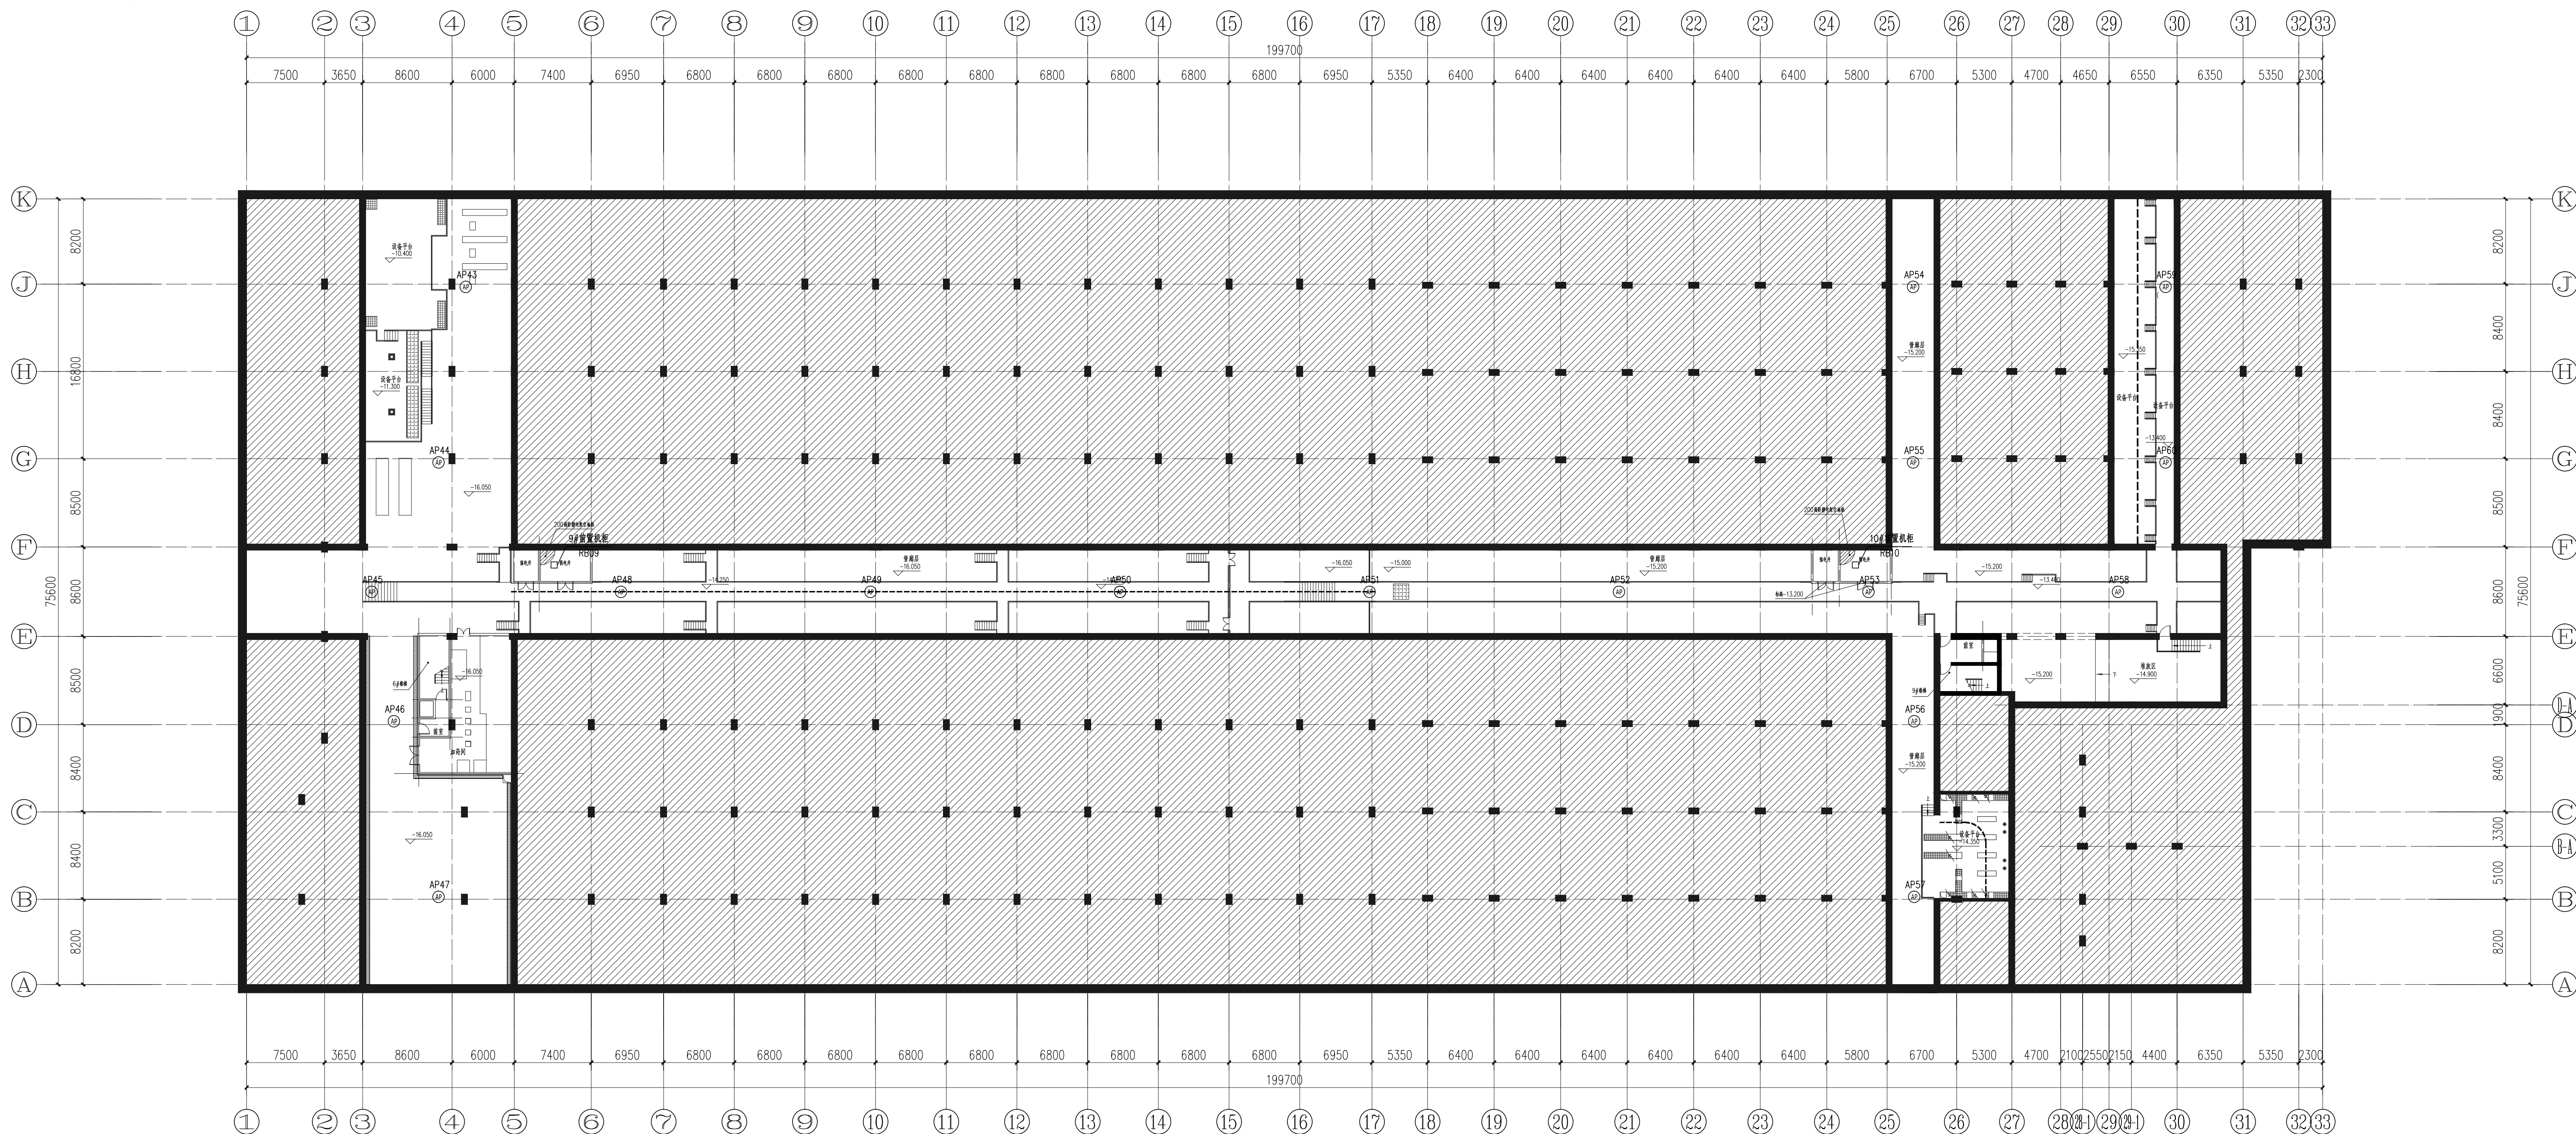


[illegible]

管廊层平面图 1:300

图例：

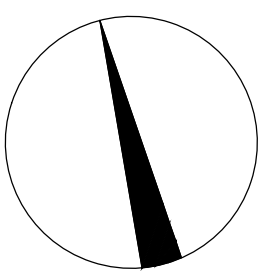

室内无线AF

注:本图仅用于施工图审查使用。后续需根据设备提资文件等对本图进行复核,并需由设计单位给出书面复核确认意见后,方可用于施工实施!

校 核 CHECKED		张善伟	阶 段 STAGE	施工图设计	 上海市市政工程设计研究总院(集团)有限公司 SHANGHAI MUNICIPAL ENGINEERING DESIGN INSTITUTE (GROUP) CO., LTD.	东莞市黄江梅塘南污水处理厂一期工程		项目编号 PROJECT NO.	2021GD290SS
审 核 AGREED		李雄君	专 业 SPECIALITY	自控及仪表		项 目 名 称 SUB TITLE	安全疏散及信息化基础设施		
设计负责人 CHIEF DESIGNER		姜序	比 例 SCALE	1:300		图 号 DRAWING NO.	DC01-RD-03-02		
专业负责人 SPECIALITY SPONSOR		黄启韬	制 图 DATE	2022.10.22		地下箱体WiFi无线网络覆盖系统平面布置图(二)		修 正 号 REV. NO.	



N1_1022_108040