


会签	给水		建筑		电气		设备		道路		水工		景观	
	排水		结构		仪表		暖通		桥梁		环卫		总体	

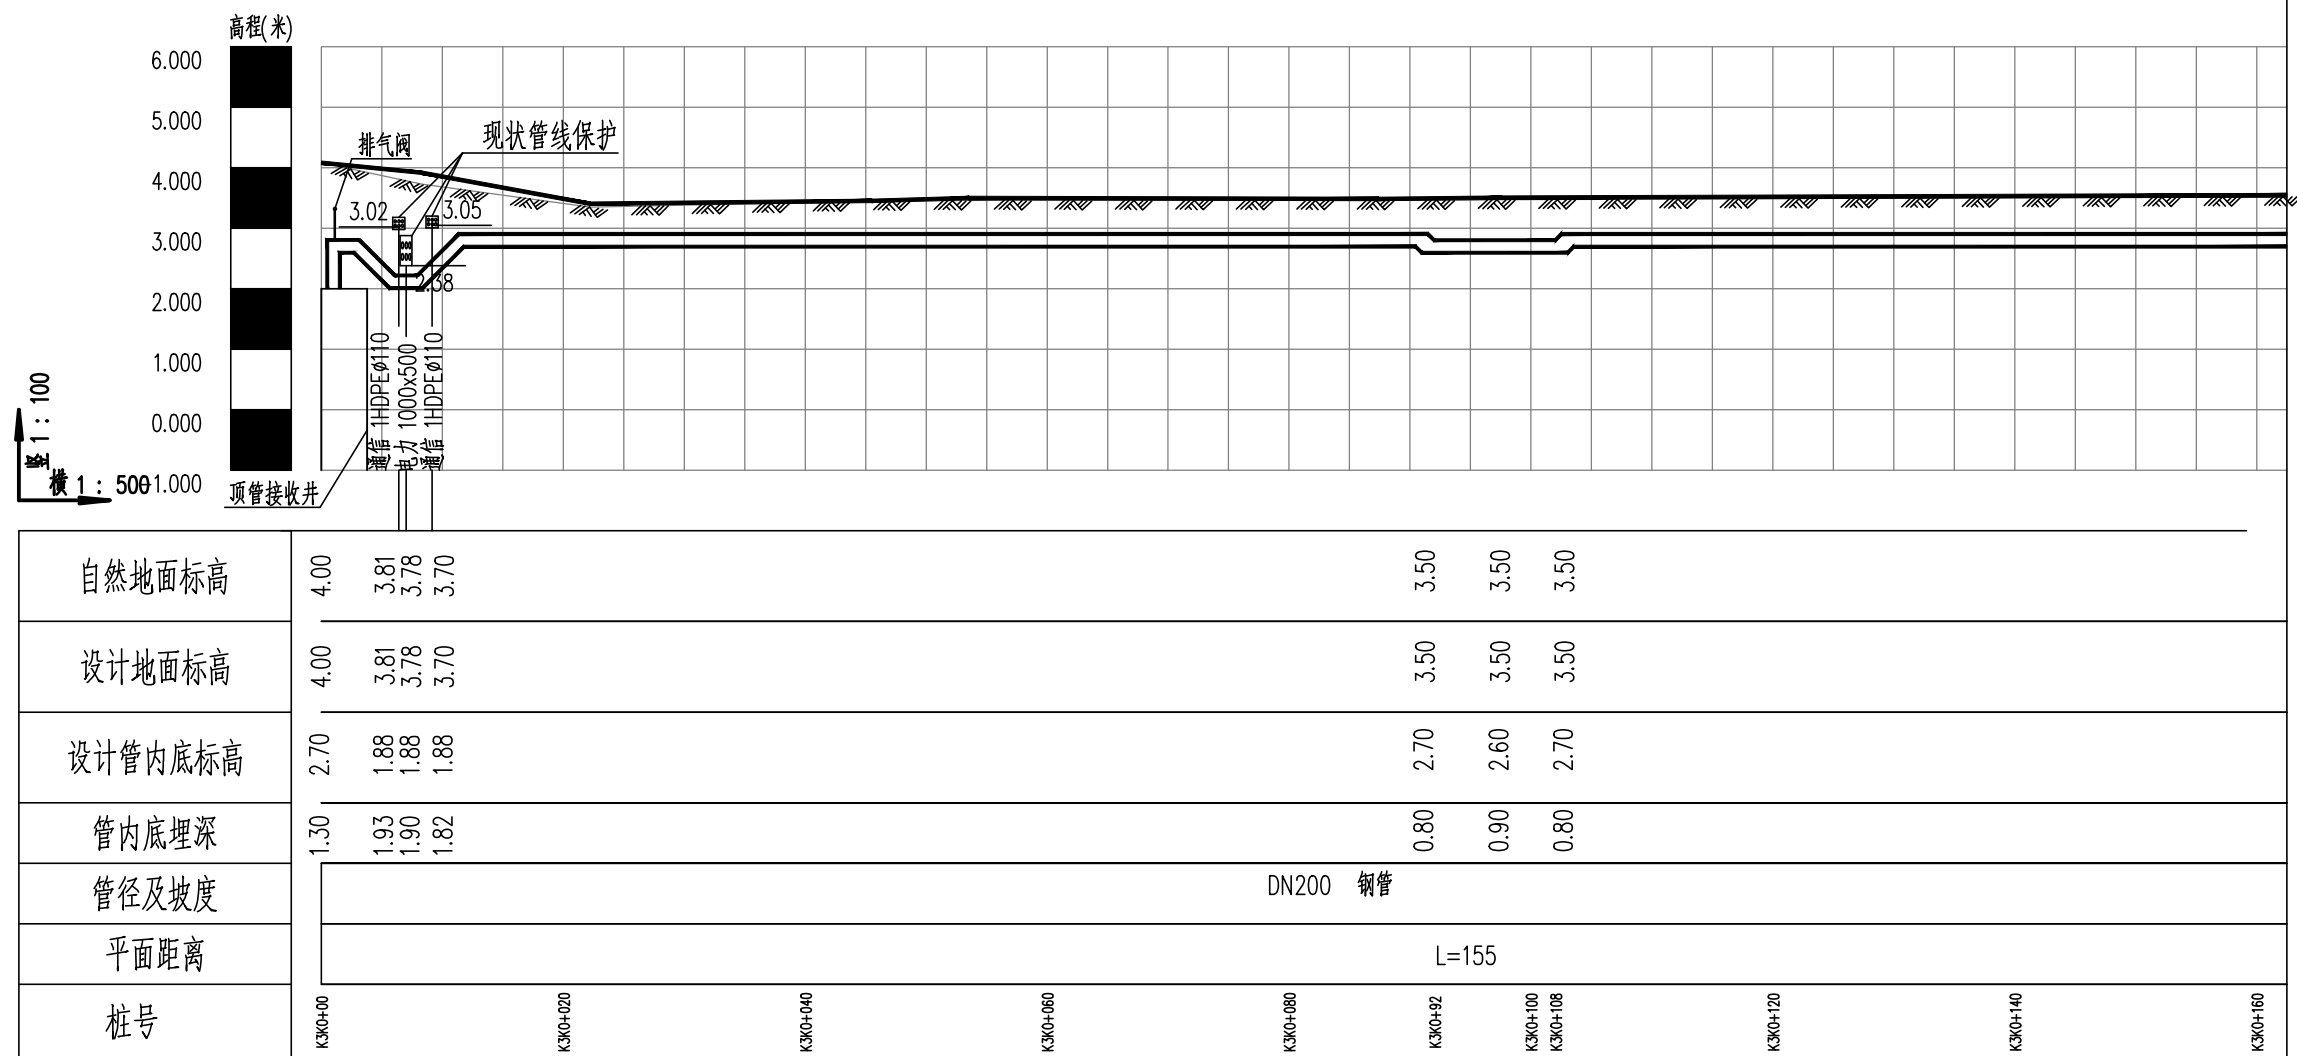

			校核 CHECKED	姜序		阶段 STAGE	施工图设计	<div>上海市市政工程设计研究总院(集团)有限公司 SHANGHAI MUNICIPAL ENGINEERING DESIGN INSTITUTE (GROUP) CO., LTD.</div>	东莞市望洪污水处理厂再生水利用工程		项目编号 PROJECT NO.	2024GD183SS	
审核 AGREED	陈秀成		校对 CHECKED	姜序		专业 SPECIALITY	排水		子项名称 SUB ITEM	总图			
设计负责人 CHIEF DESIGNER	姜序		设计 DESIGNED	张鹤然		比例 SCALE	1:500		图号 DRAWING NO.	DC01D-12			
专业负责人 SPECIALITY SPONSOR	张鹤然		制图 DRAWING			日期 DATE	2024.11.01		修正号 REV NO.				
									再生水管线纵断面设计图(五)				

