


景观	总体
水工	环卫
道路	桥梁
设备	暖通
电气	仪表
建筑	结构
给水	排水
会签	

五、图纸标识及编号说明


1、专业代号

排水专业 D；
结构专业 C；
电气专业 E；
自控专业 I；

2、图纸编号

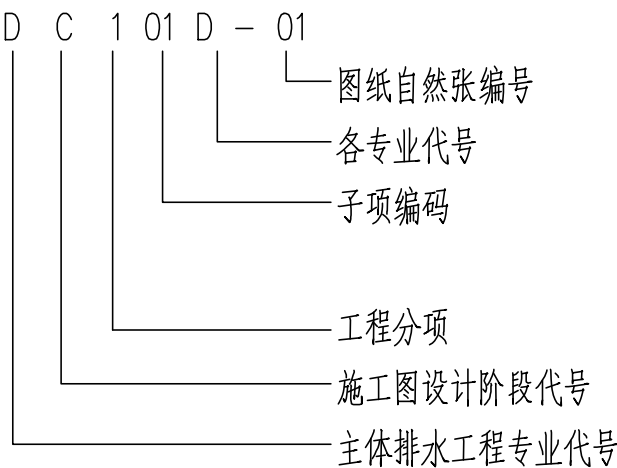

3、管线节点编号

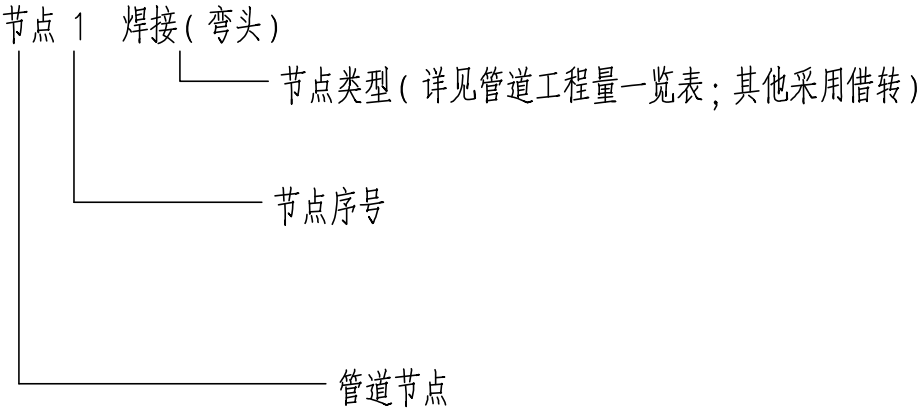

			校核	姜序		阶段	施工图设计
审核	陈秀成		校对	姜序		专业	排水
设计负责人	姜序		设计	张鹤然		比例	1:500
专业负责人	张鹤然		制图			日期	2024.11.01



上海市政工程设计研究总院(集团)有限公司
SHANGHAI MUNICIPAL ENGINEERING DESIGN INSTITUTE (GROUP) CO., LTD.

东莞市望洪污水处理厂再生水利用工程	项目编号	2024GD183SS
	子项名称	总图
	图号	DC00D-03
	修正号	

排水工艺设计说明（三）

