


| | | | | | | | | |
|----|----|----|----|----|----|----|----|--|
| 会签 | 给水 | 建筑 | 电气 | 设备 | 道路 | 水工 | 景观 | |
| | 排水 | 结构 | 仪表 | 暖通 | 桥梁 | 环卫 | | |

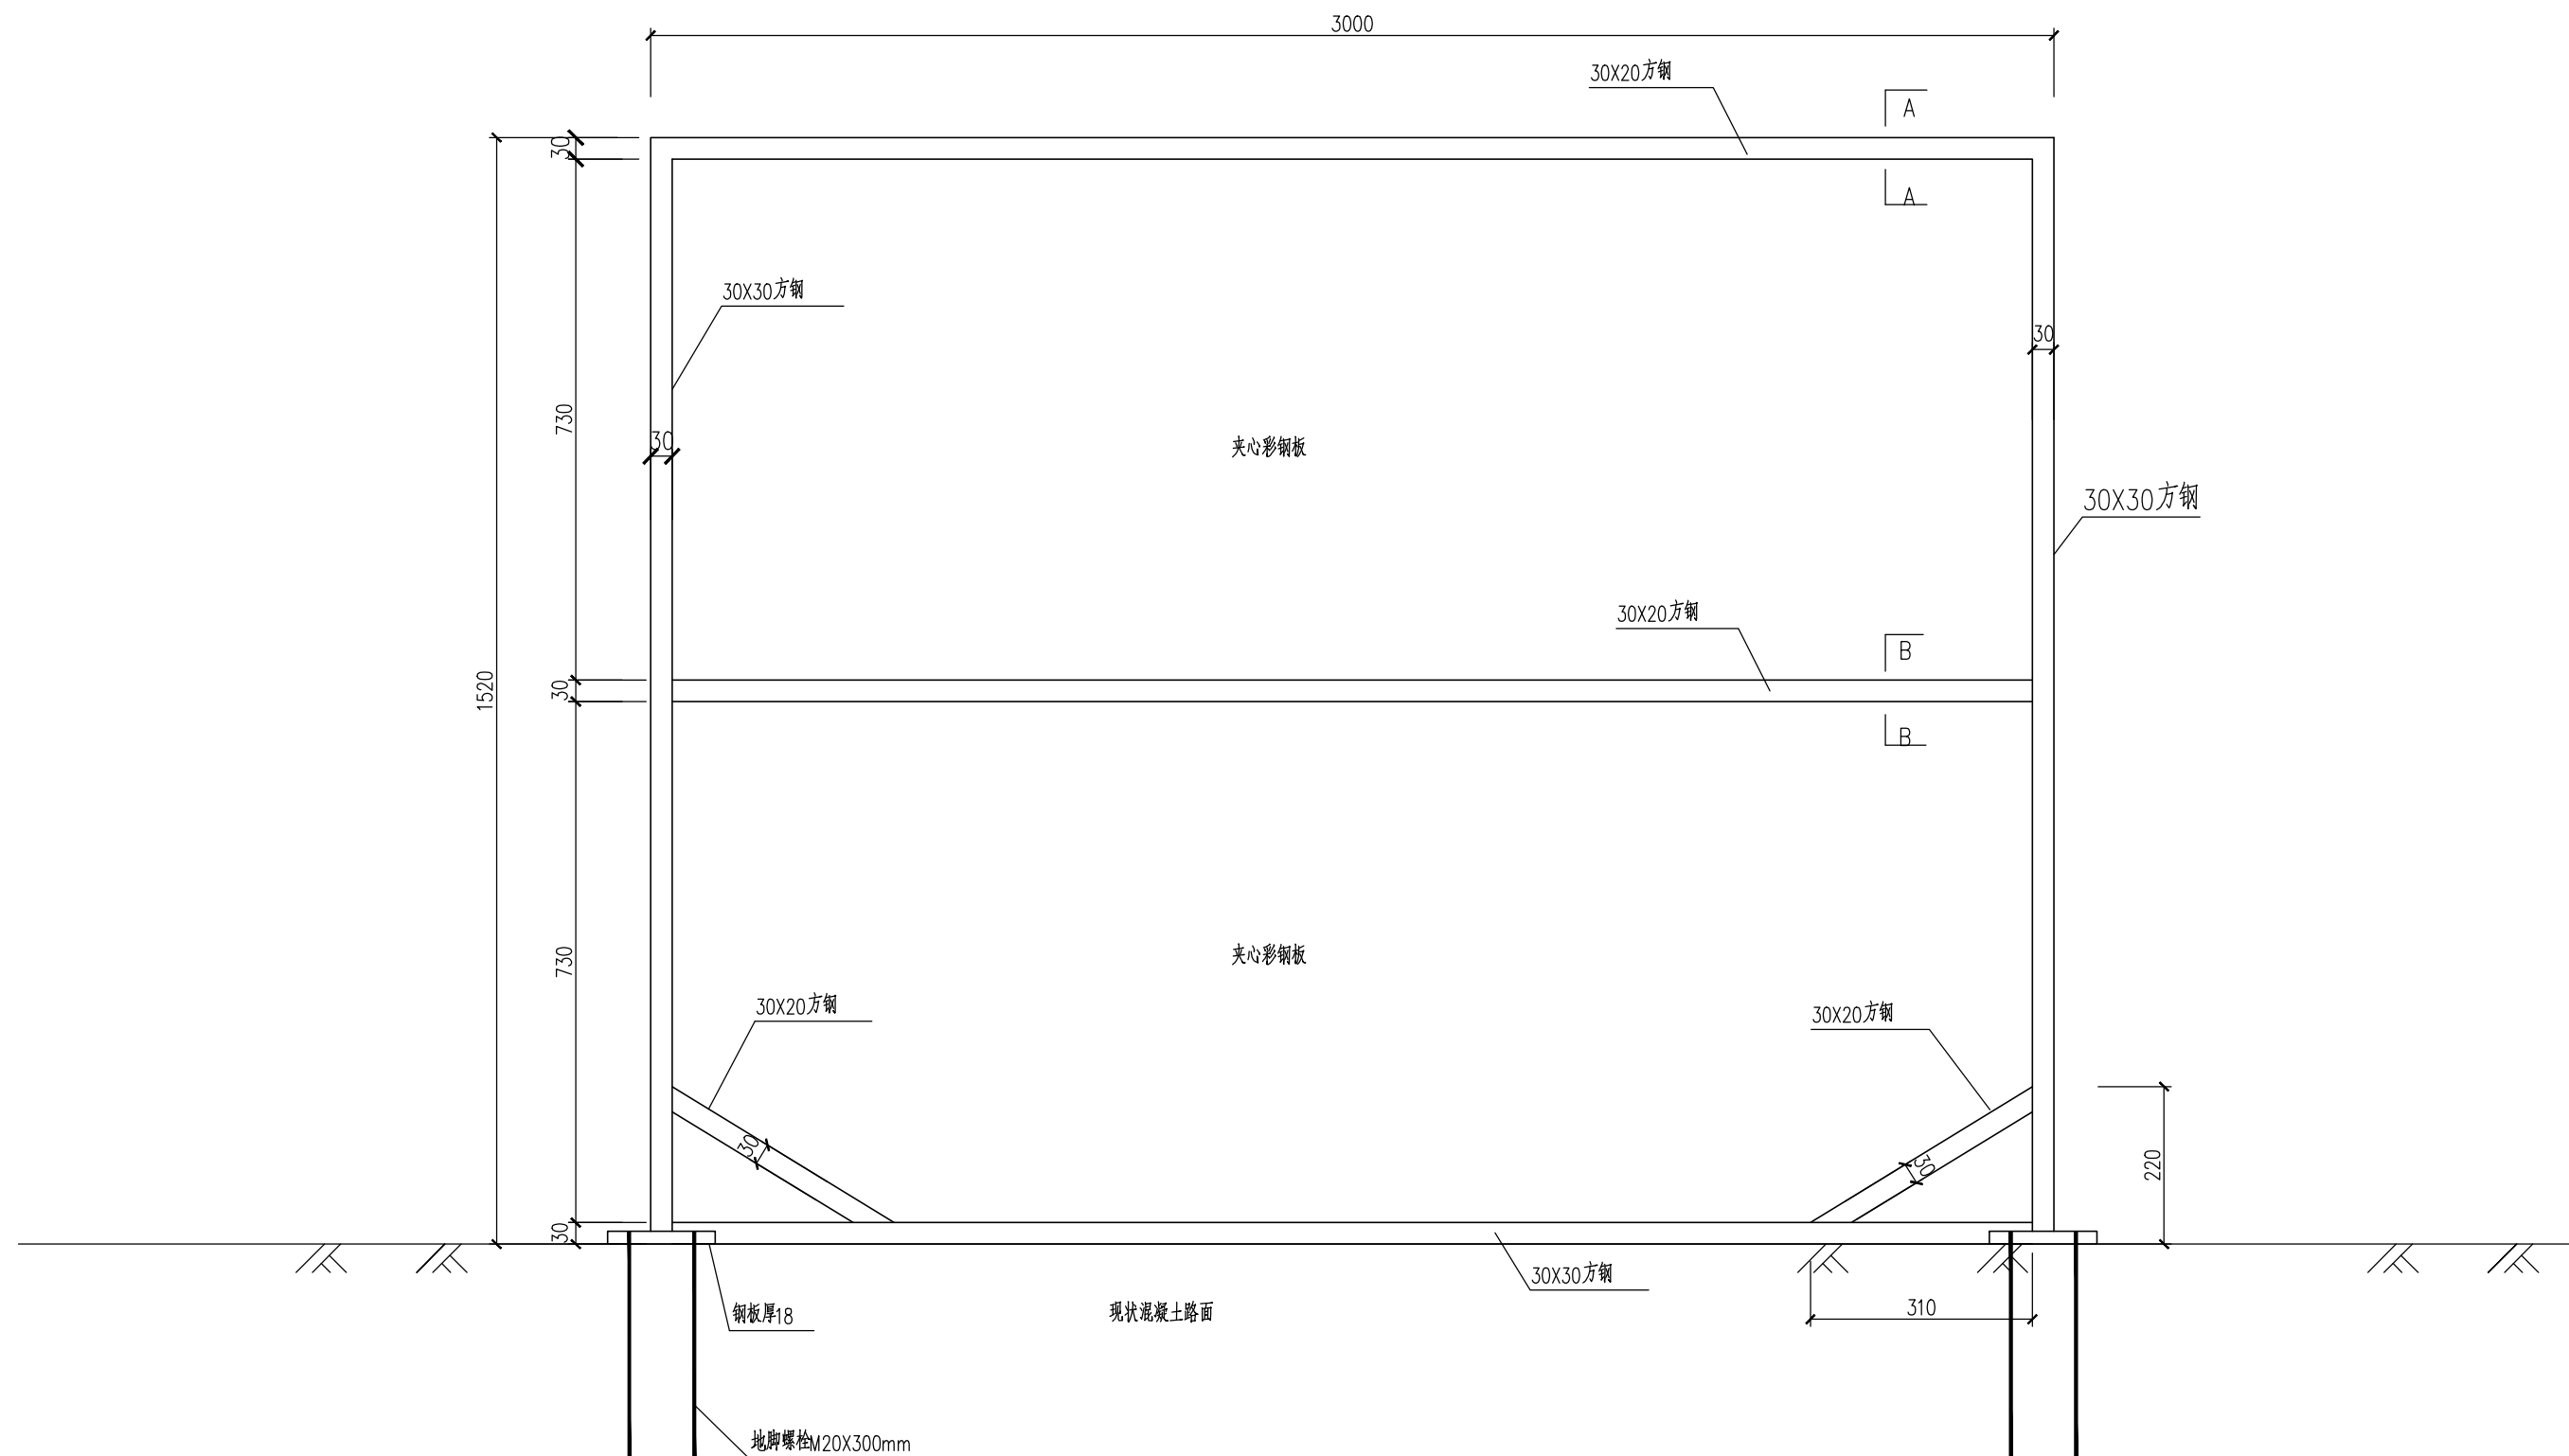

围墙设计图

注:1、本图单位以毫米计。

| | | | | | | | | | | | | | | | | | |
|-------|--|----|--|-----|--|----|--|------------|--|--|--|-------------------|--|-------------|--|-------------|--|
| | | 校核 | | 杨青坡 | | 阶段 | | 施工图设计 | | <div><div>上海市市政工程设计研究总院(集团)有限公司</div><div>SHANGHAI MUNICIPAL ENGINEERING DESIGN INSTITUTE (GROUP) CO., LTD.</div></div> | | 东莞市望洪污水处理厂再生水利用工程 | | 项目编号 | | 2024GD183SS | |
| 审核 | | 校对 | | 杨青坡 | | 专业 | | 结构 | | | | 子项名称 | | 总图 | | | |
| 设计负责人 | | 设计 | | 吴东宇 | | 比例 | | 见图 | | | | 图号 | | DC01C-02-10 | | | |
| 专业负责人 | | 制图 | | | | 日期 | | 2024.11.01 | | | | 修正号 | | | | | |
| | | | | | | | | | | 围蔽墙设计图(一) | | | | | | | |



N3_1022_110934