
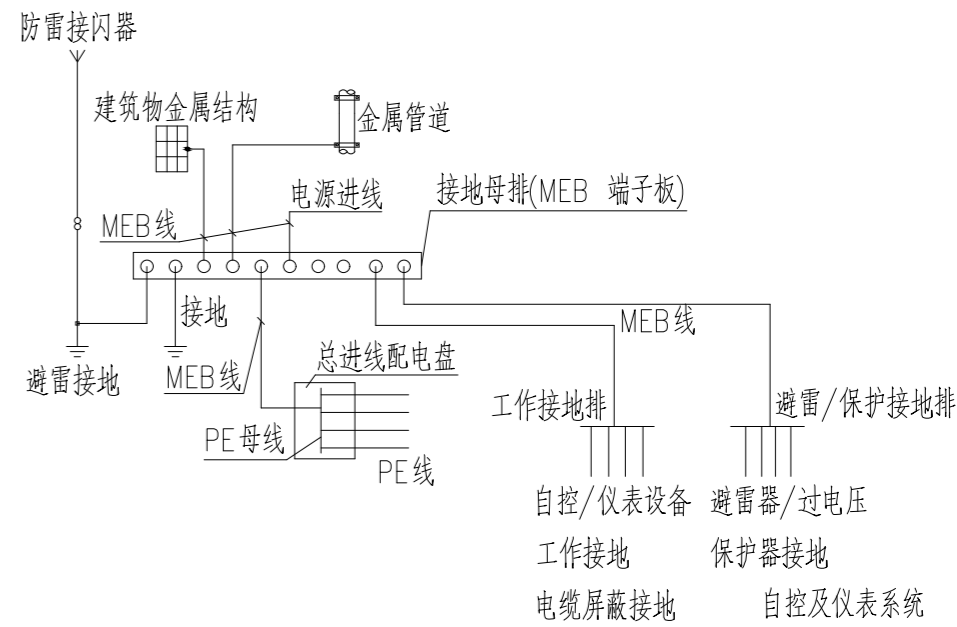


景观	总体
水工	环境
道路	桥梁
设备	暖通
电气	仪表
建筑	结构
给水	排水
会签	

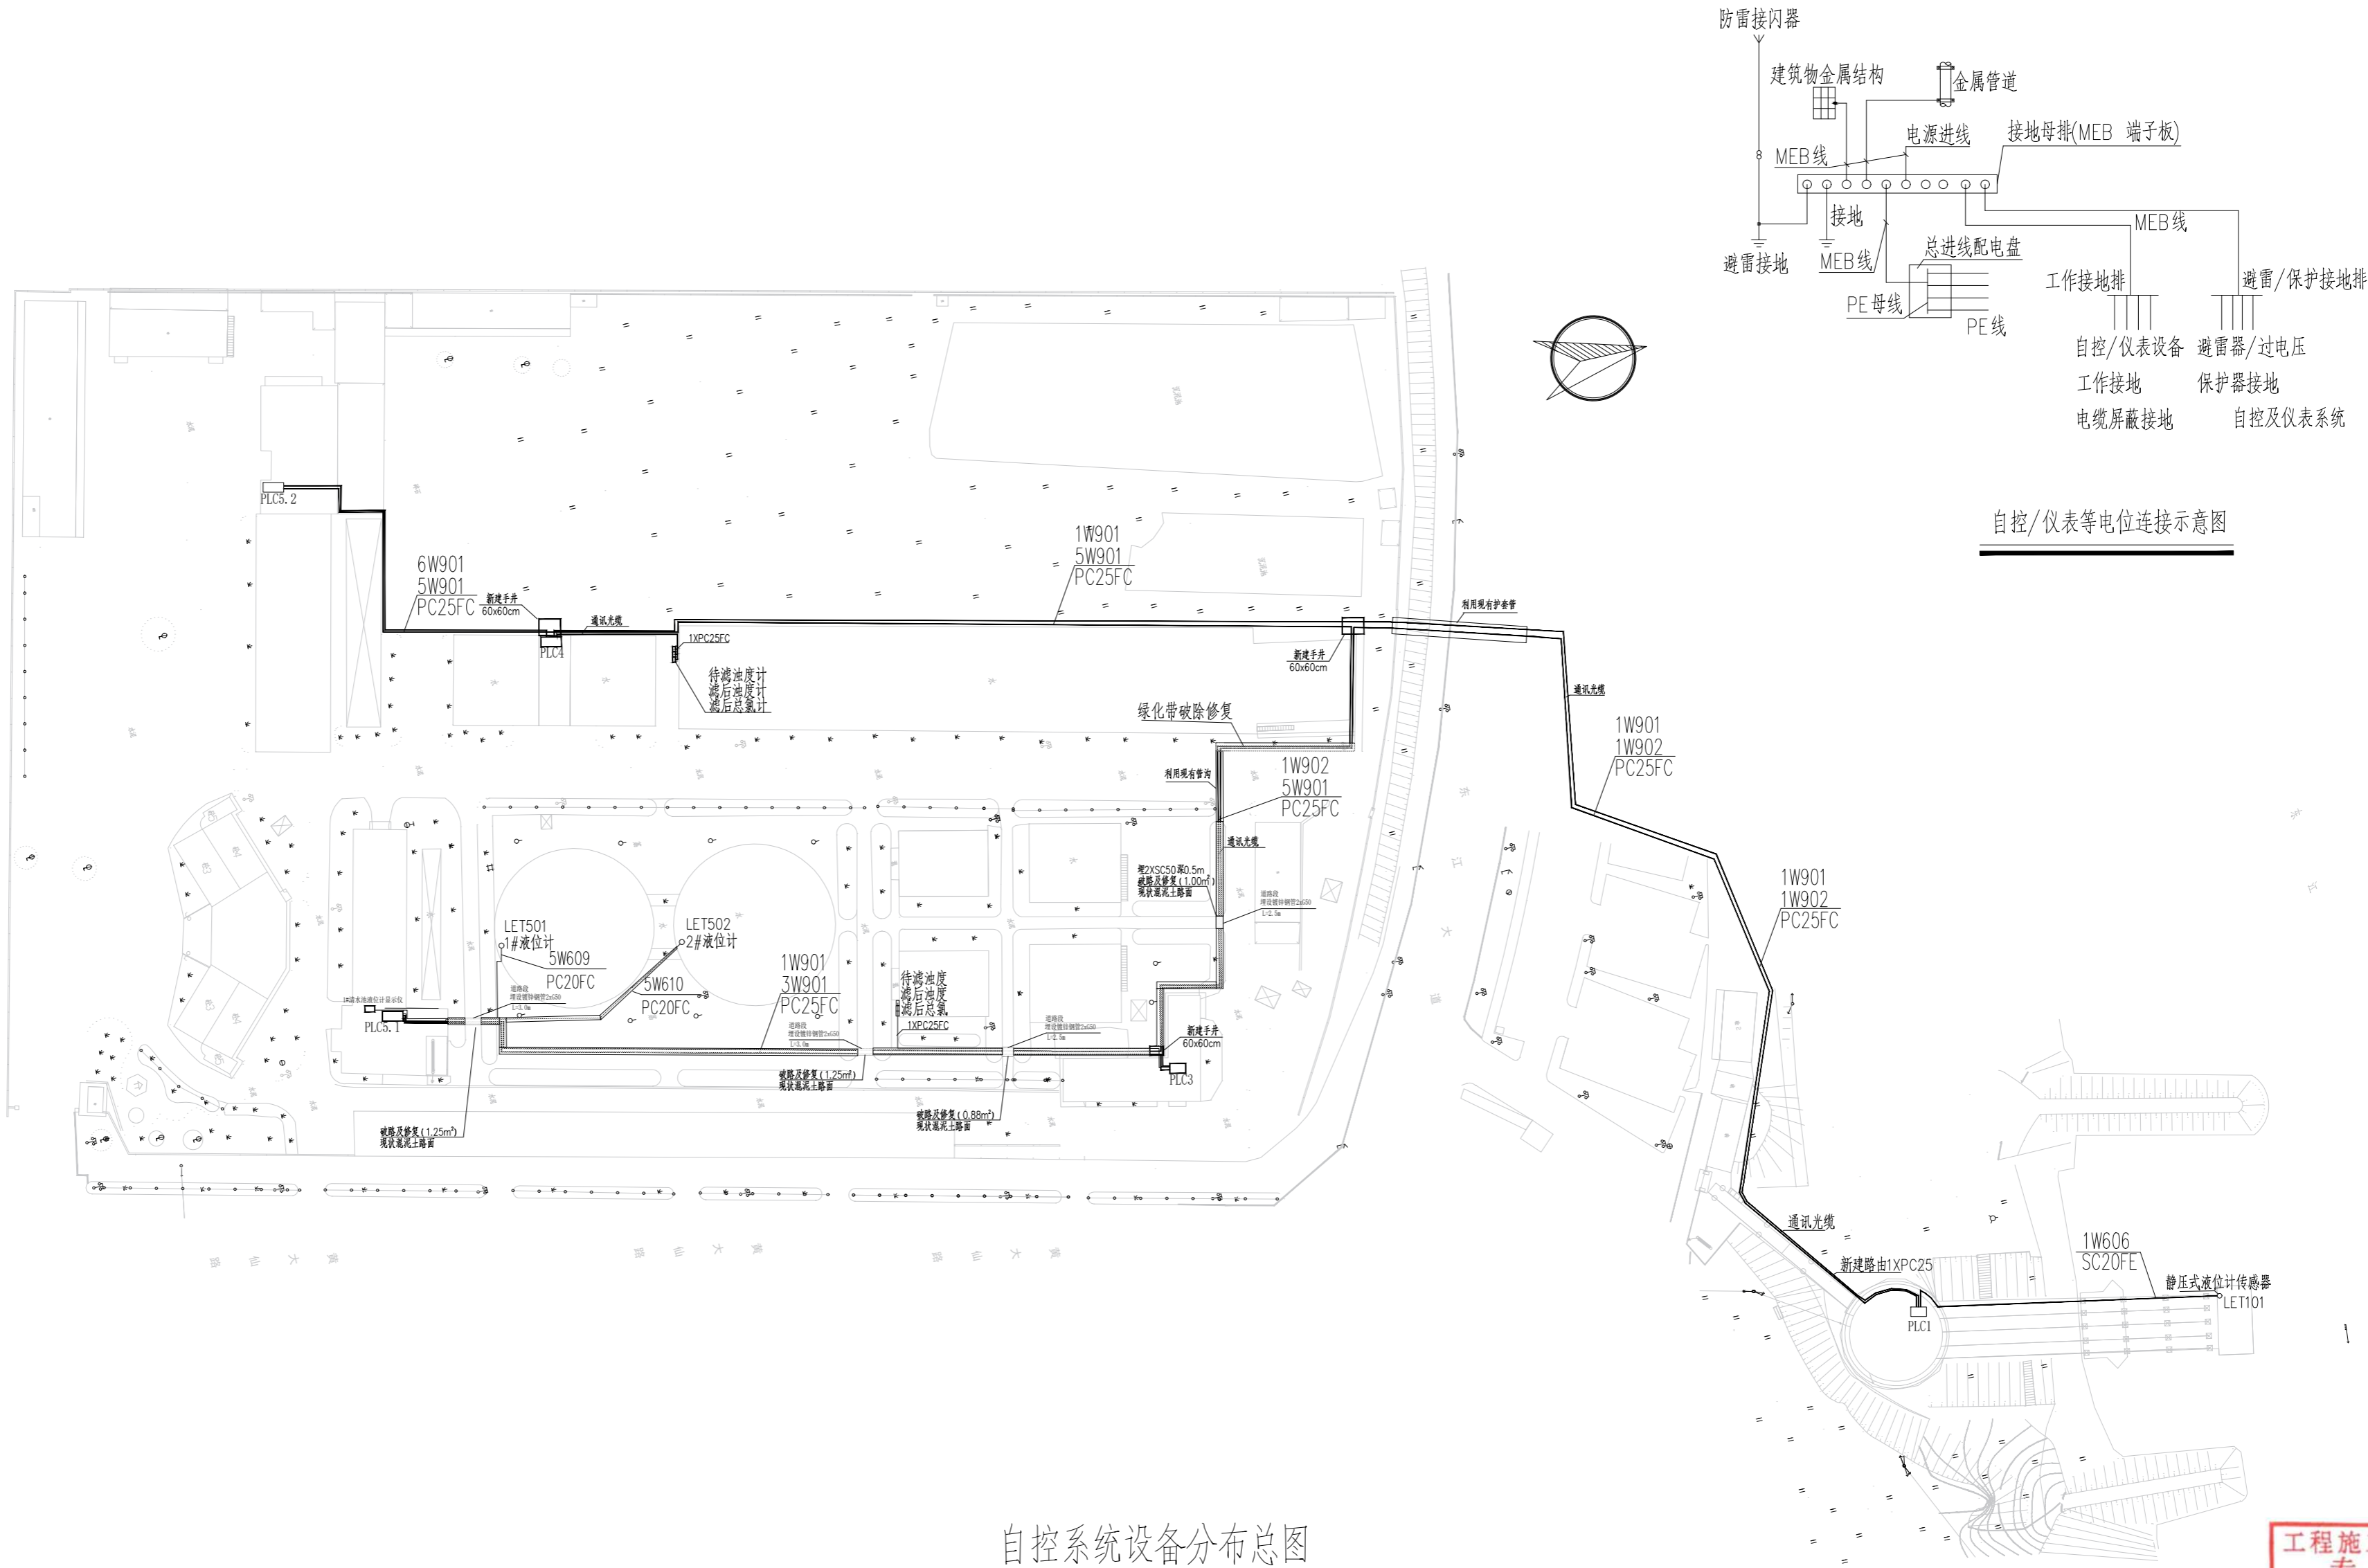

自控系统设备分布总图

1:1000

工程施工图设计出图
专用章(1)
资质证书号:A131000017
有效期至2028年12月22日止
上海市勘察设计行业协会统一颁发

审核	朱雪明	校核	范翔宇	阶段	施工图
设计负责人	王健	校对	范翔宇	专业	自控及仪表
专业负责人	苏涛	设计	苏涛	比例	/
		制图		日期	2024.08

上海市政工程设计研究总院(集团)有限公司
SHANGHAI MUNICIPAL ENGINEERING DESIGN INSTITUTE (GROUP) CO., LTD.

东莞市供水设施更新改造项目-水厂设备及工艺改造工程
(自控集成标段)

自动化监控系统平面总图

项目编号	2023GD233SS
子项名称	金石水厂
图号	WC08B3I-03
修正号	