


景观	总体
水工	环境
道路	桥梁
设备	暖通
电气	仪表
建筑	结构
给水	排水
会堂	

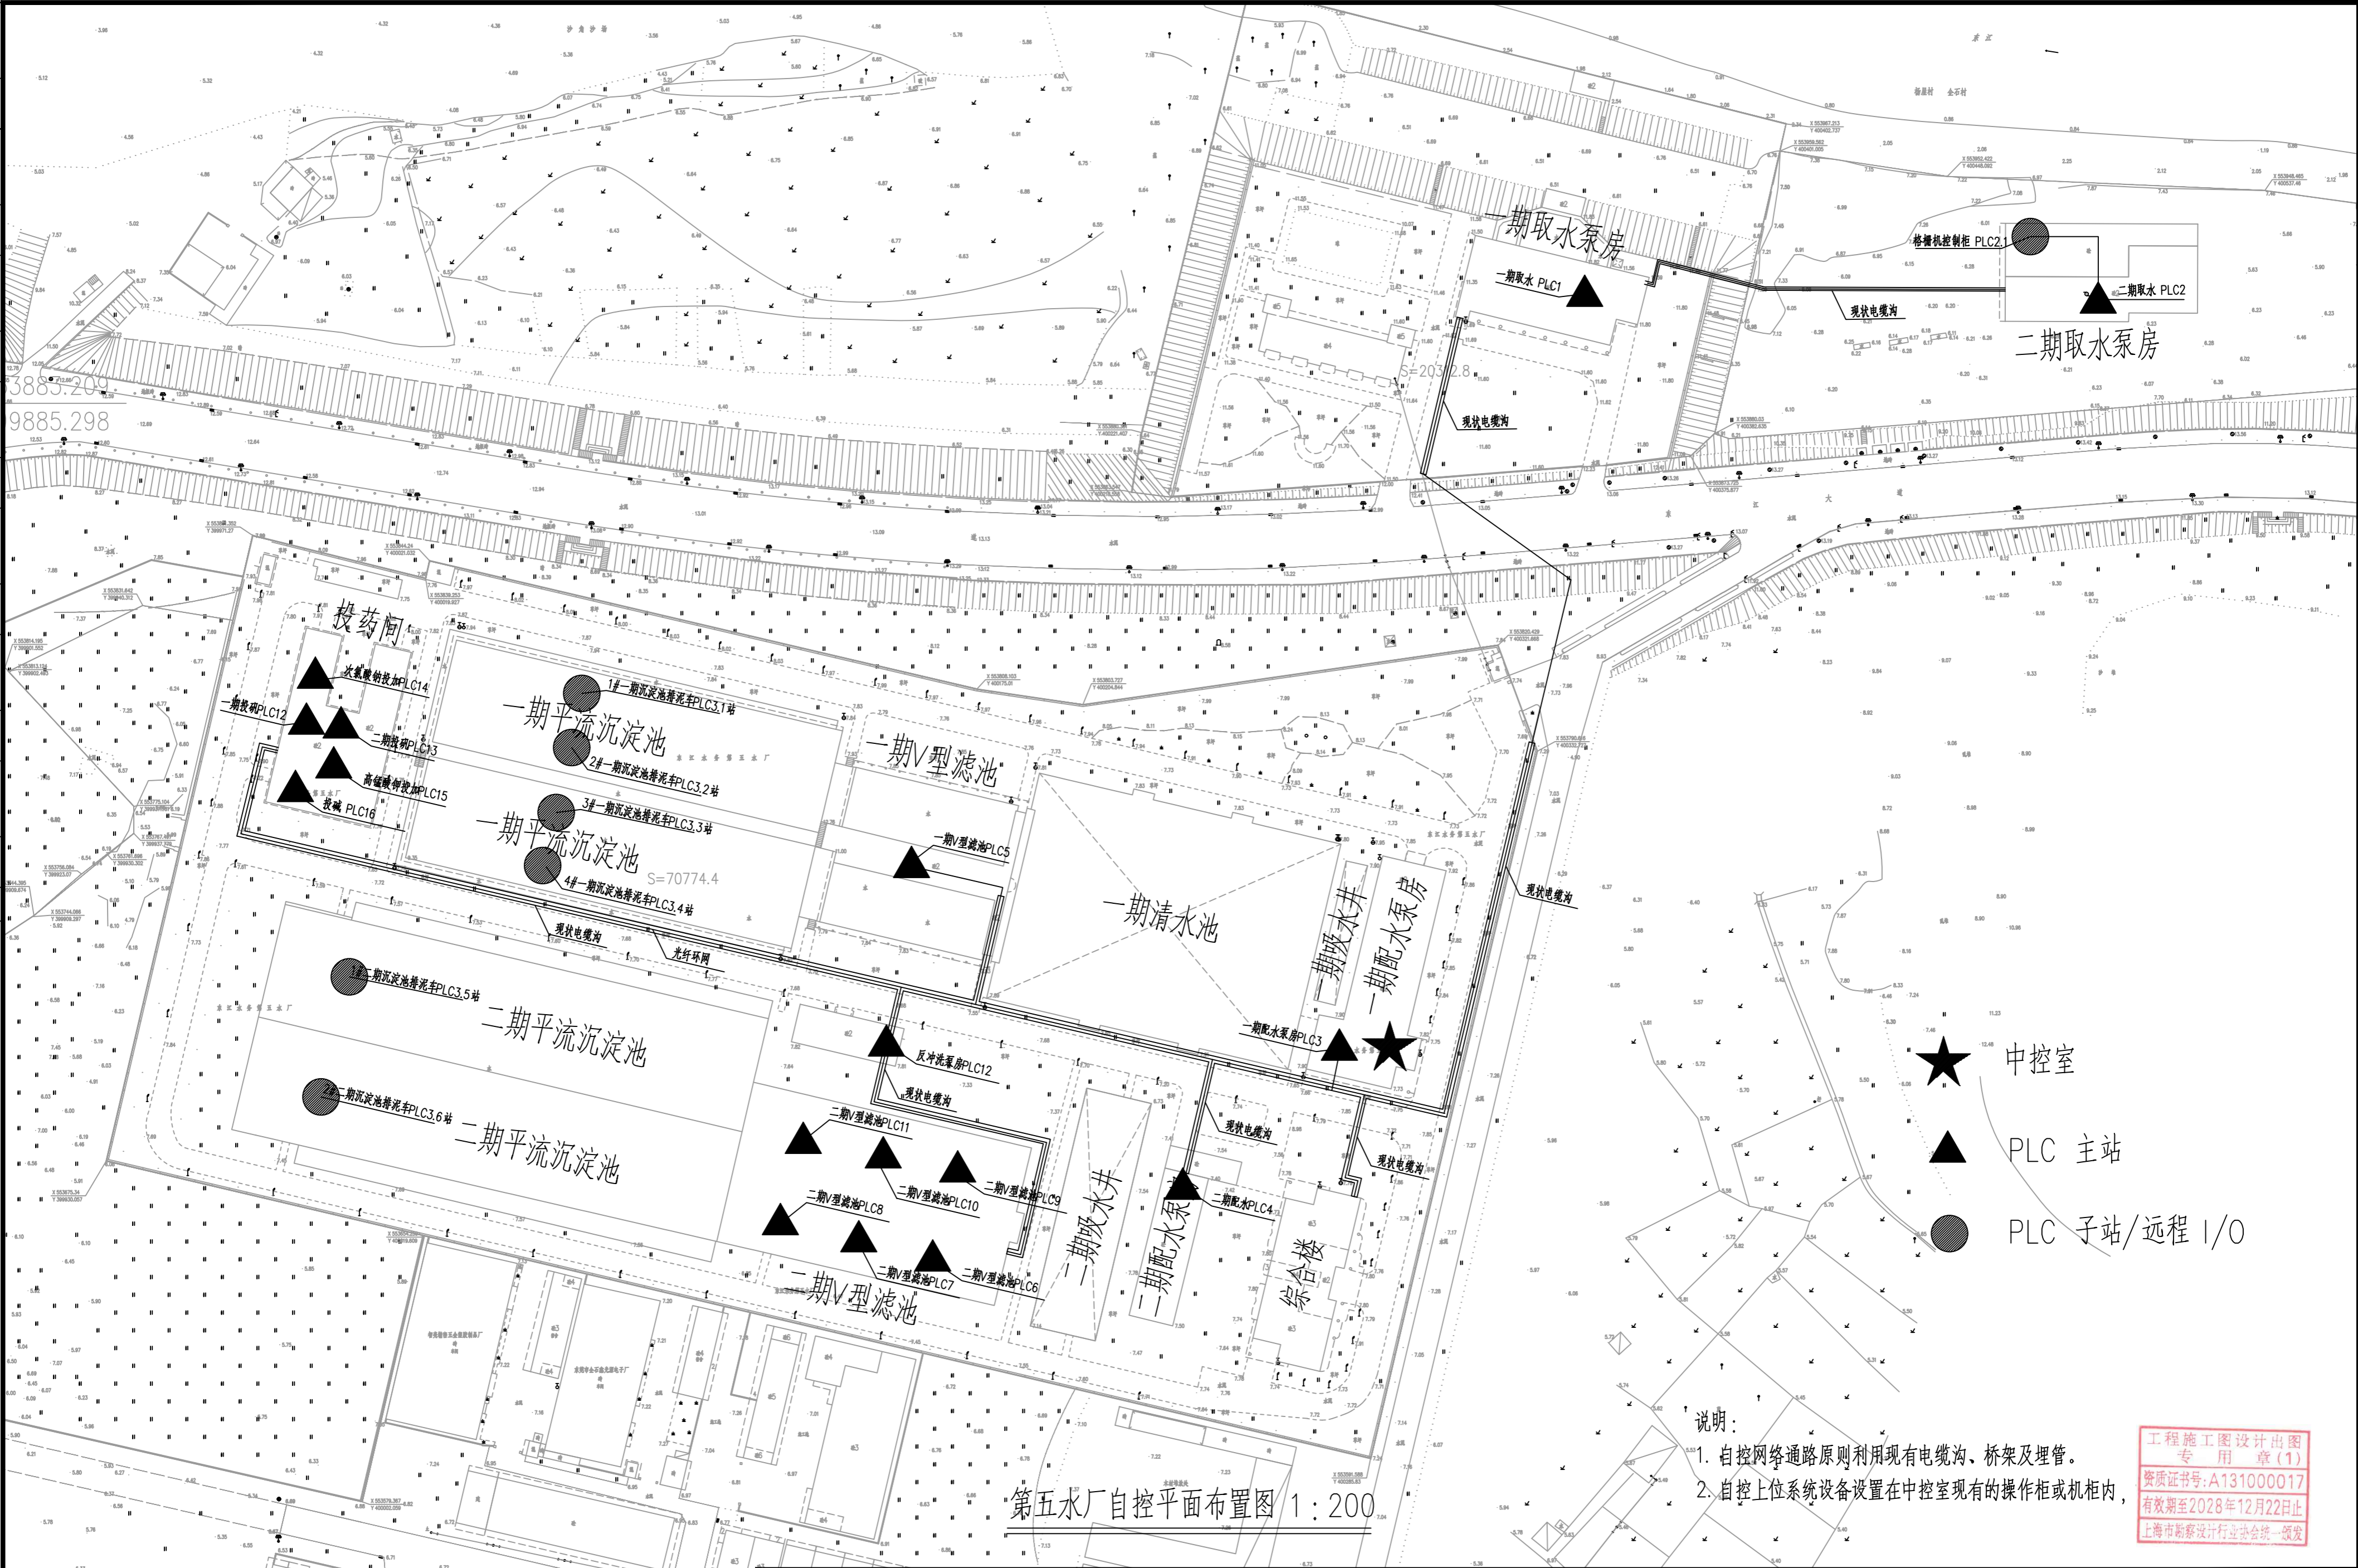

- 说明:
1. 自控网络通路原则利用现有电缆沟、桥架及埋管。
 2. 自控上位系统设备设置在中控室现有的操作柜或机柜内，

工程施工图设计出图
专用章(1)
资质证书号:A131000017
有效期至2028年12月22日止
上海市勘察设计行业协会统一颁发

校核	范翔宇	范翔宇	阶段	施工图
审核	陆继斌	陆继斌	专业	自控及仪表
设计负责人	王健	王健	比例	/
专业负责人	黄凯	黄凯	日期	2024.08

上海市市政工程设计研究总院(集团)有限公司
SHANGHAI MUNICIPAL ENGINEERING DESIGN INSTITUTE (GROUP) CO., LTD.

东莞市供水设施更新改造项目-水厂设备及工艺改造工程
(自控集成标段)

水厂自控布置图

项目编号	2023GD233SS
子项名称	总图
图号	WC0731-03
修正号	