


景观	总体
水工	环境
道路	桥梁
设备	暖通
电气	仪表
建筑	结构
给水	排水
会签	

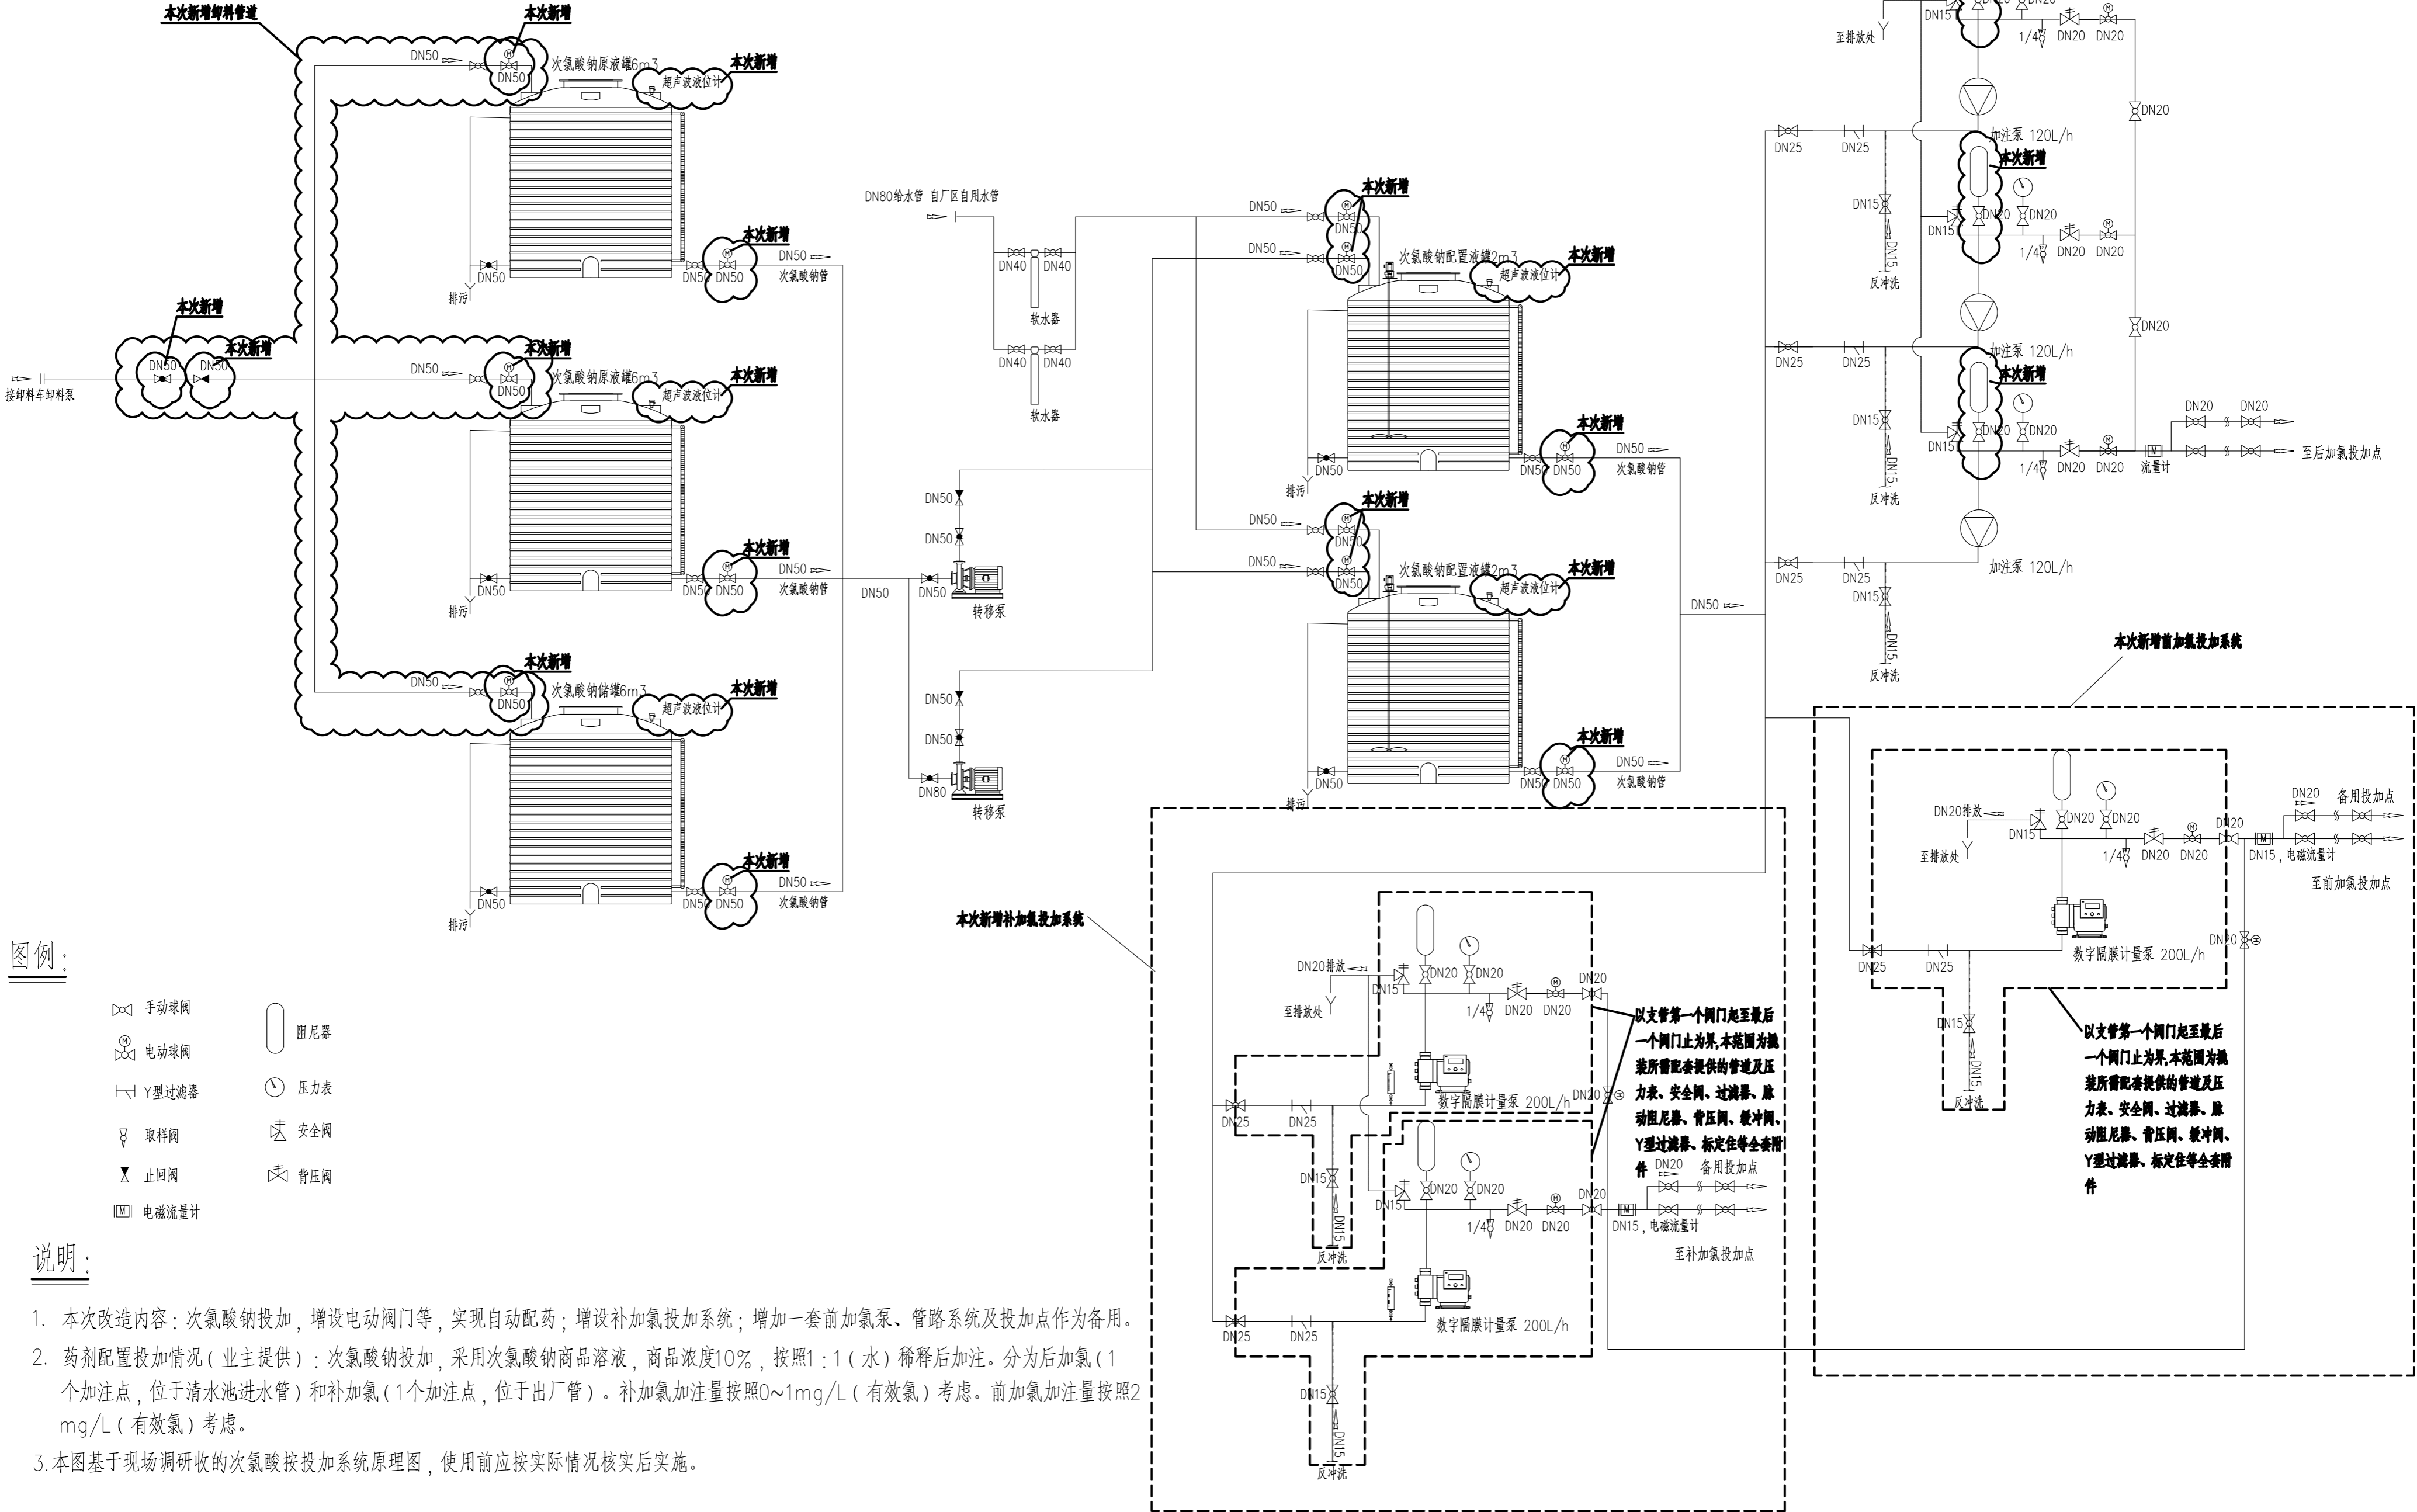

校核	马睿	马睿	阶段	施工图设计	 上海市政工程设计研究总院(集团)有限公司 SHANGHAI MUNICIPAL ENGINEERING DESIGN INSTITUTE (GROUP) CO., LTD.	项目编号	2023GD233SS
审核	王健	王健	专业	给水		子项名称	投矾加氯间
设计负责人	任中佳	任中佳	比例	—		图号	WC063W-05
专业负责人	任中佳	任中佳	日期	2024.08		修正号	