
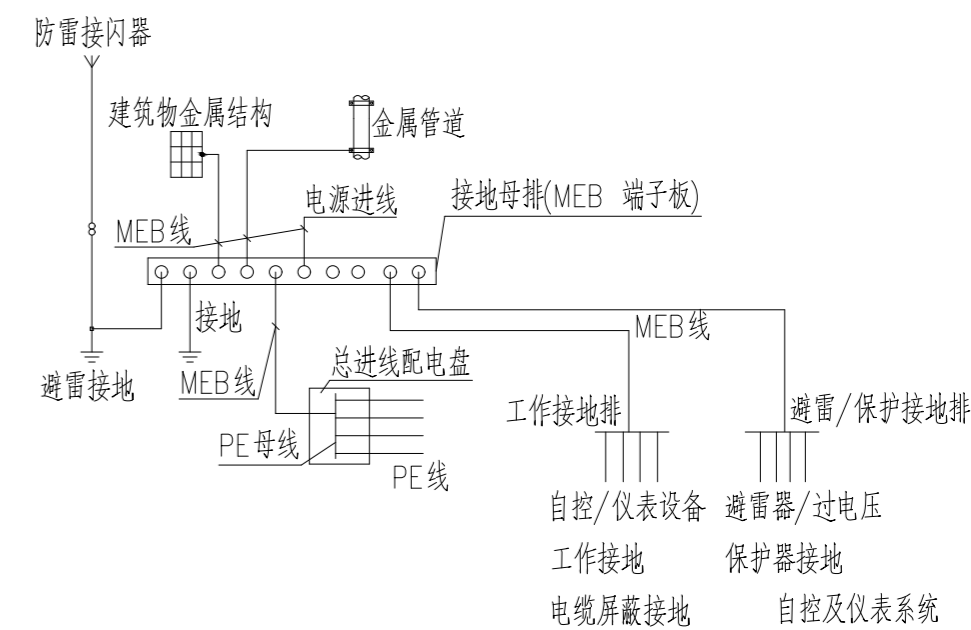


会签	给水	建筑	电气	设备	道路	水工	景观
	排水	结构	仪表	暖通	桥梁	环境	总体

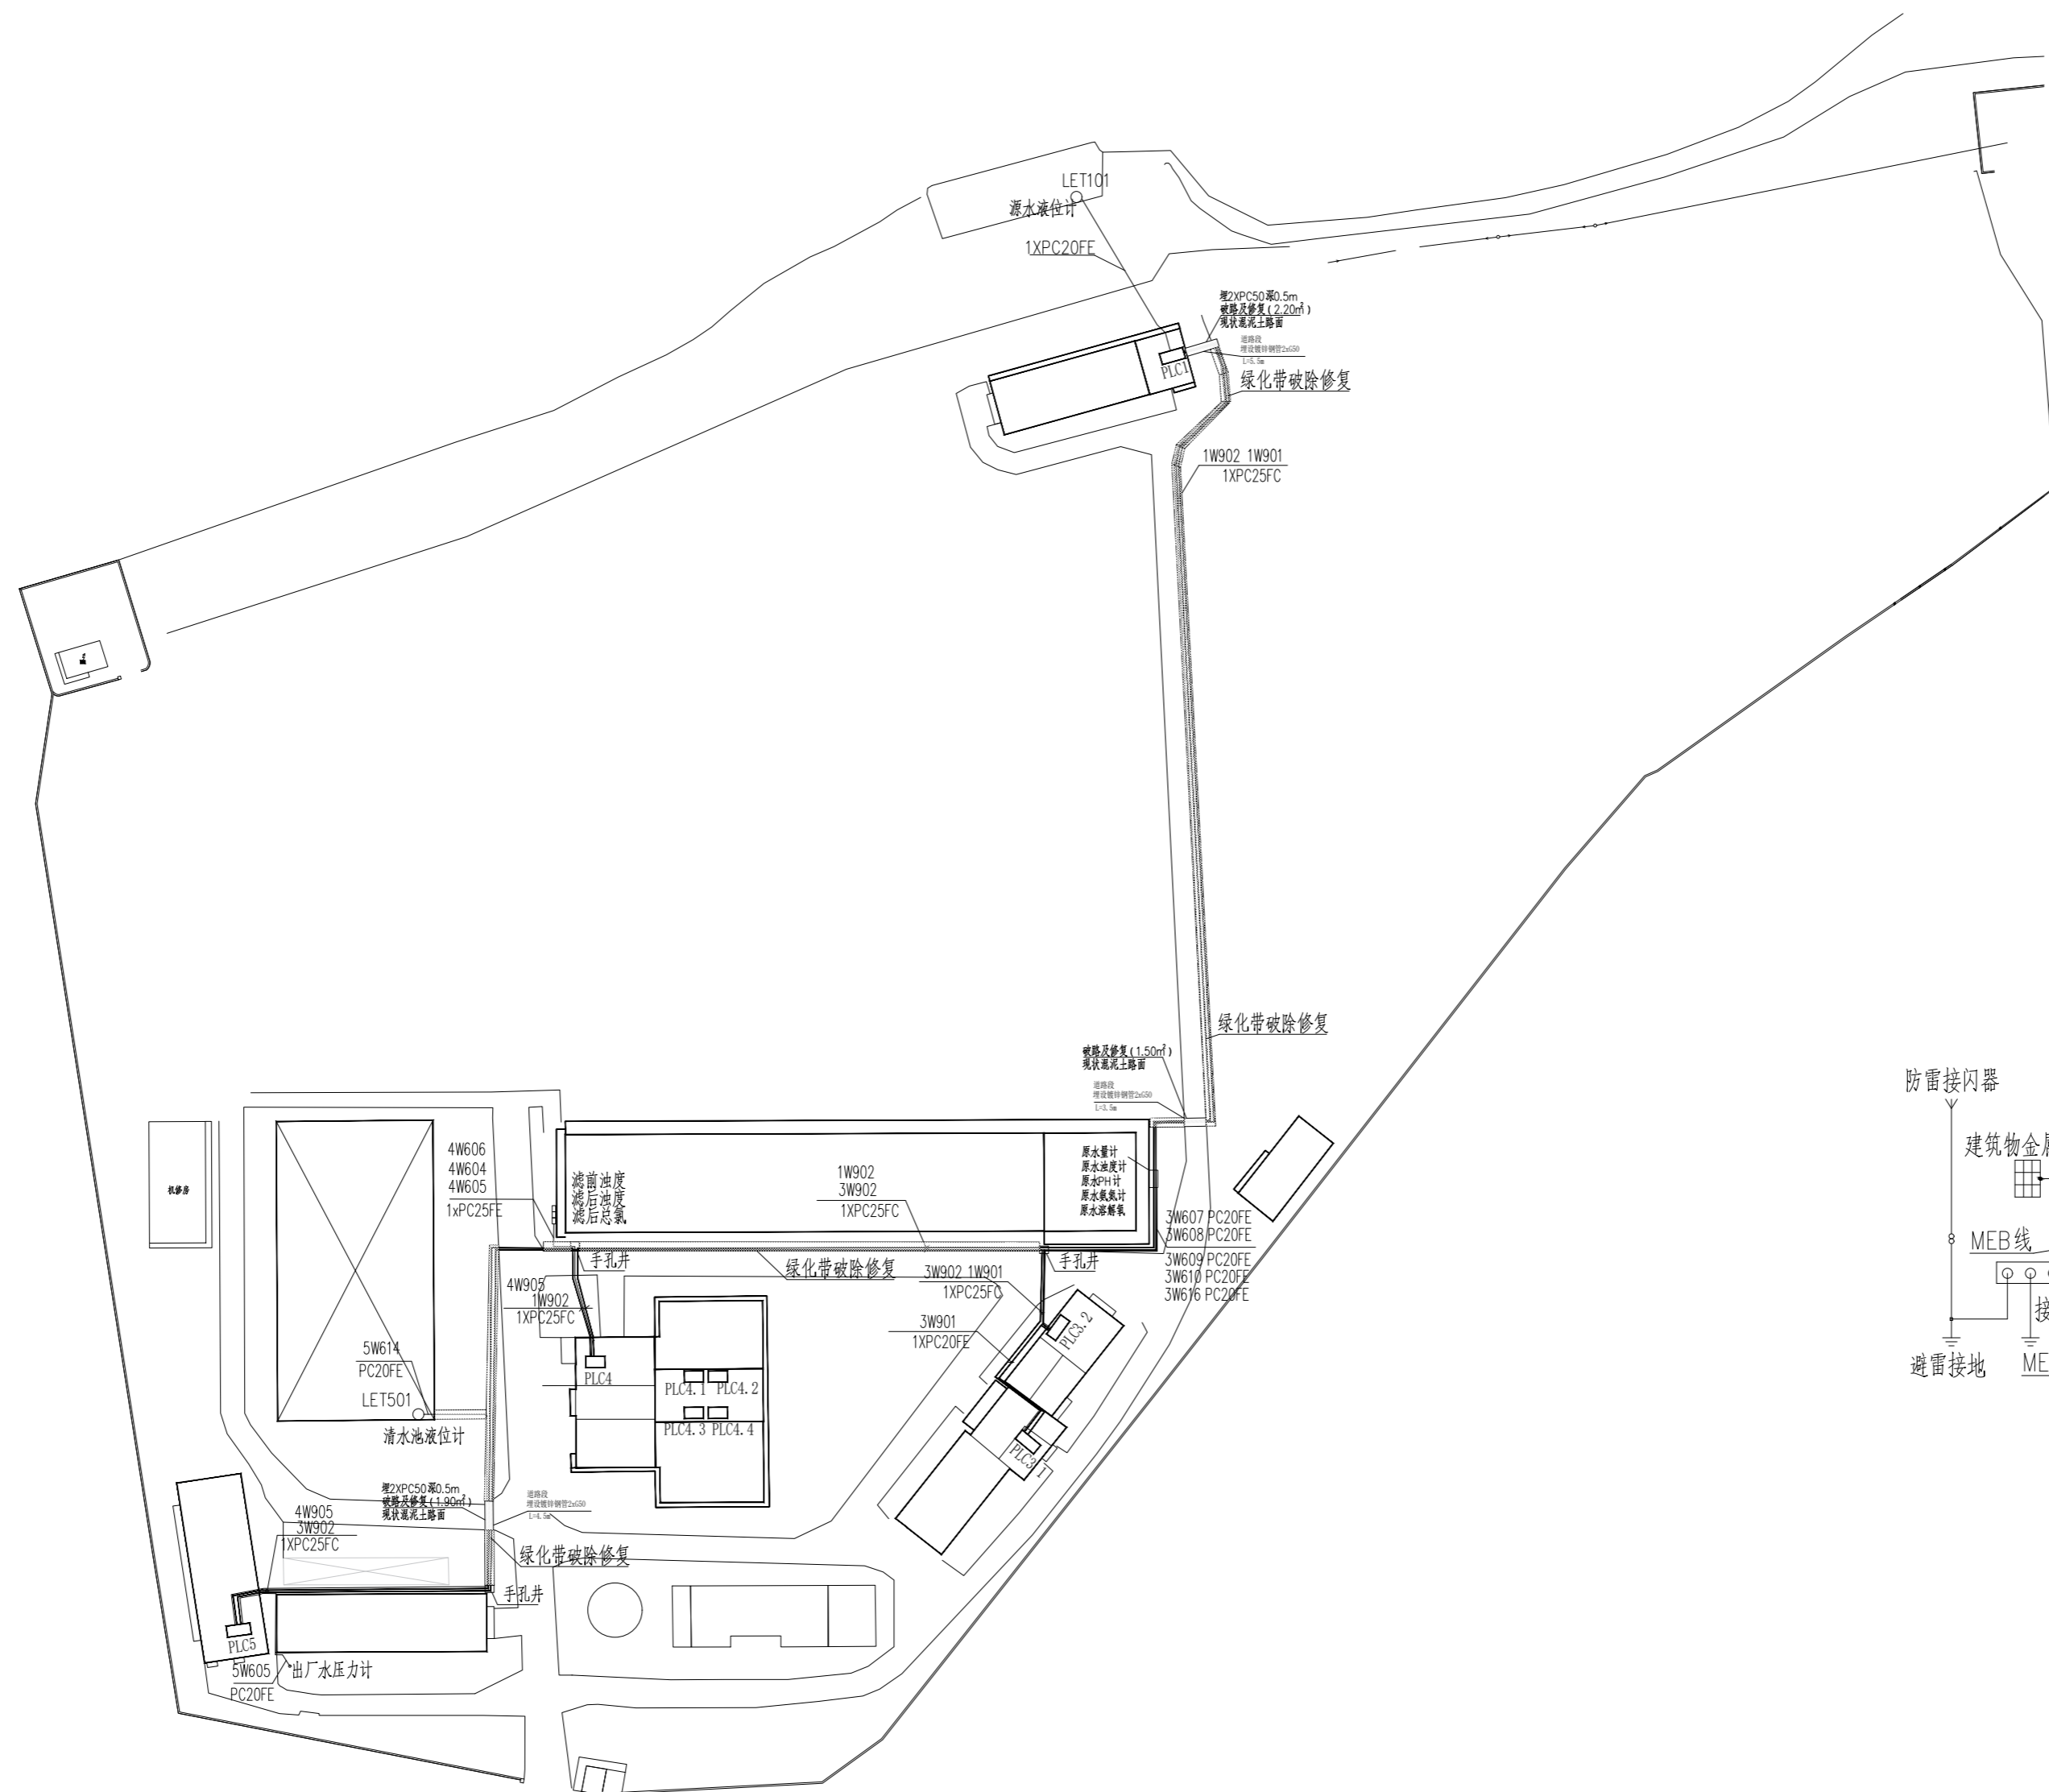

自控/仪表等电位连接示意图

### 自控系统设备分布总图

1:1000

			校 核	范翔宇	范翔宇	阶 段	施工图
审 核	朱雪明		校 对	范翔宇	范翔宇	专 业	自控及仪表
设计负责人 CHIEF DESIGNER	王健		设 计	苏涛	苏涛	比 例	/
专业负责人 SPECIALITY ENGINEER	苏涛	苏涛	制 图			日 期	2024.08



上海市政工程设计研究总院(集团)有限公司

SHANGHAI MUNICIPAL ENGINEERING DESIGN INSTITUTE (GROUP) CO., LTD.

东莞市供水设施更新改造项目-水厂设备及工艺改造工程  
( 自控集成标段)

自动化监控系统平面总图

项目编号 PROJECT NO.	2023GD233SS
子项名称 SUB ITEM	桥头第三水厂
图号 DRAWING NO.	WC10B3I-03
修正号 REV. NO.	

工程施工图设计出图  
专 用 章(1)  
资质证书号:A131000017  
有效期至2028年12月22日止  
上海市勘察设计行业协会统一颁发