


给水	建筑	电气	设备	道路	水工	景观
污水	结构	仪表	暖通	桥梁	环境	总体







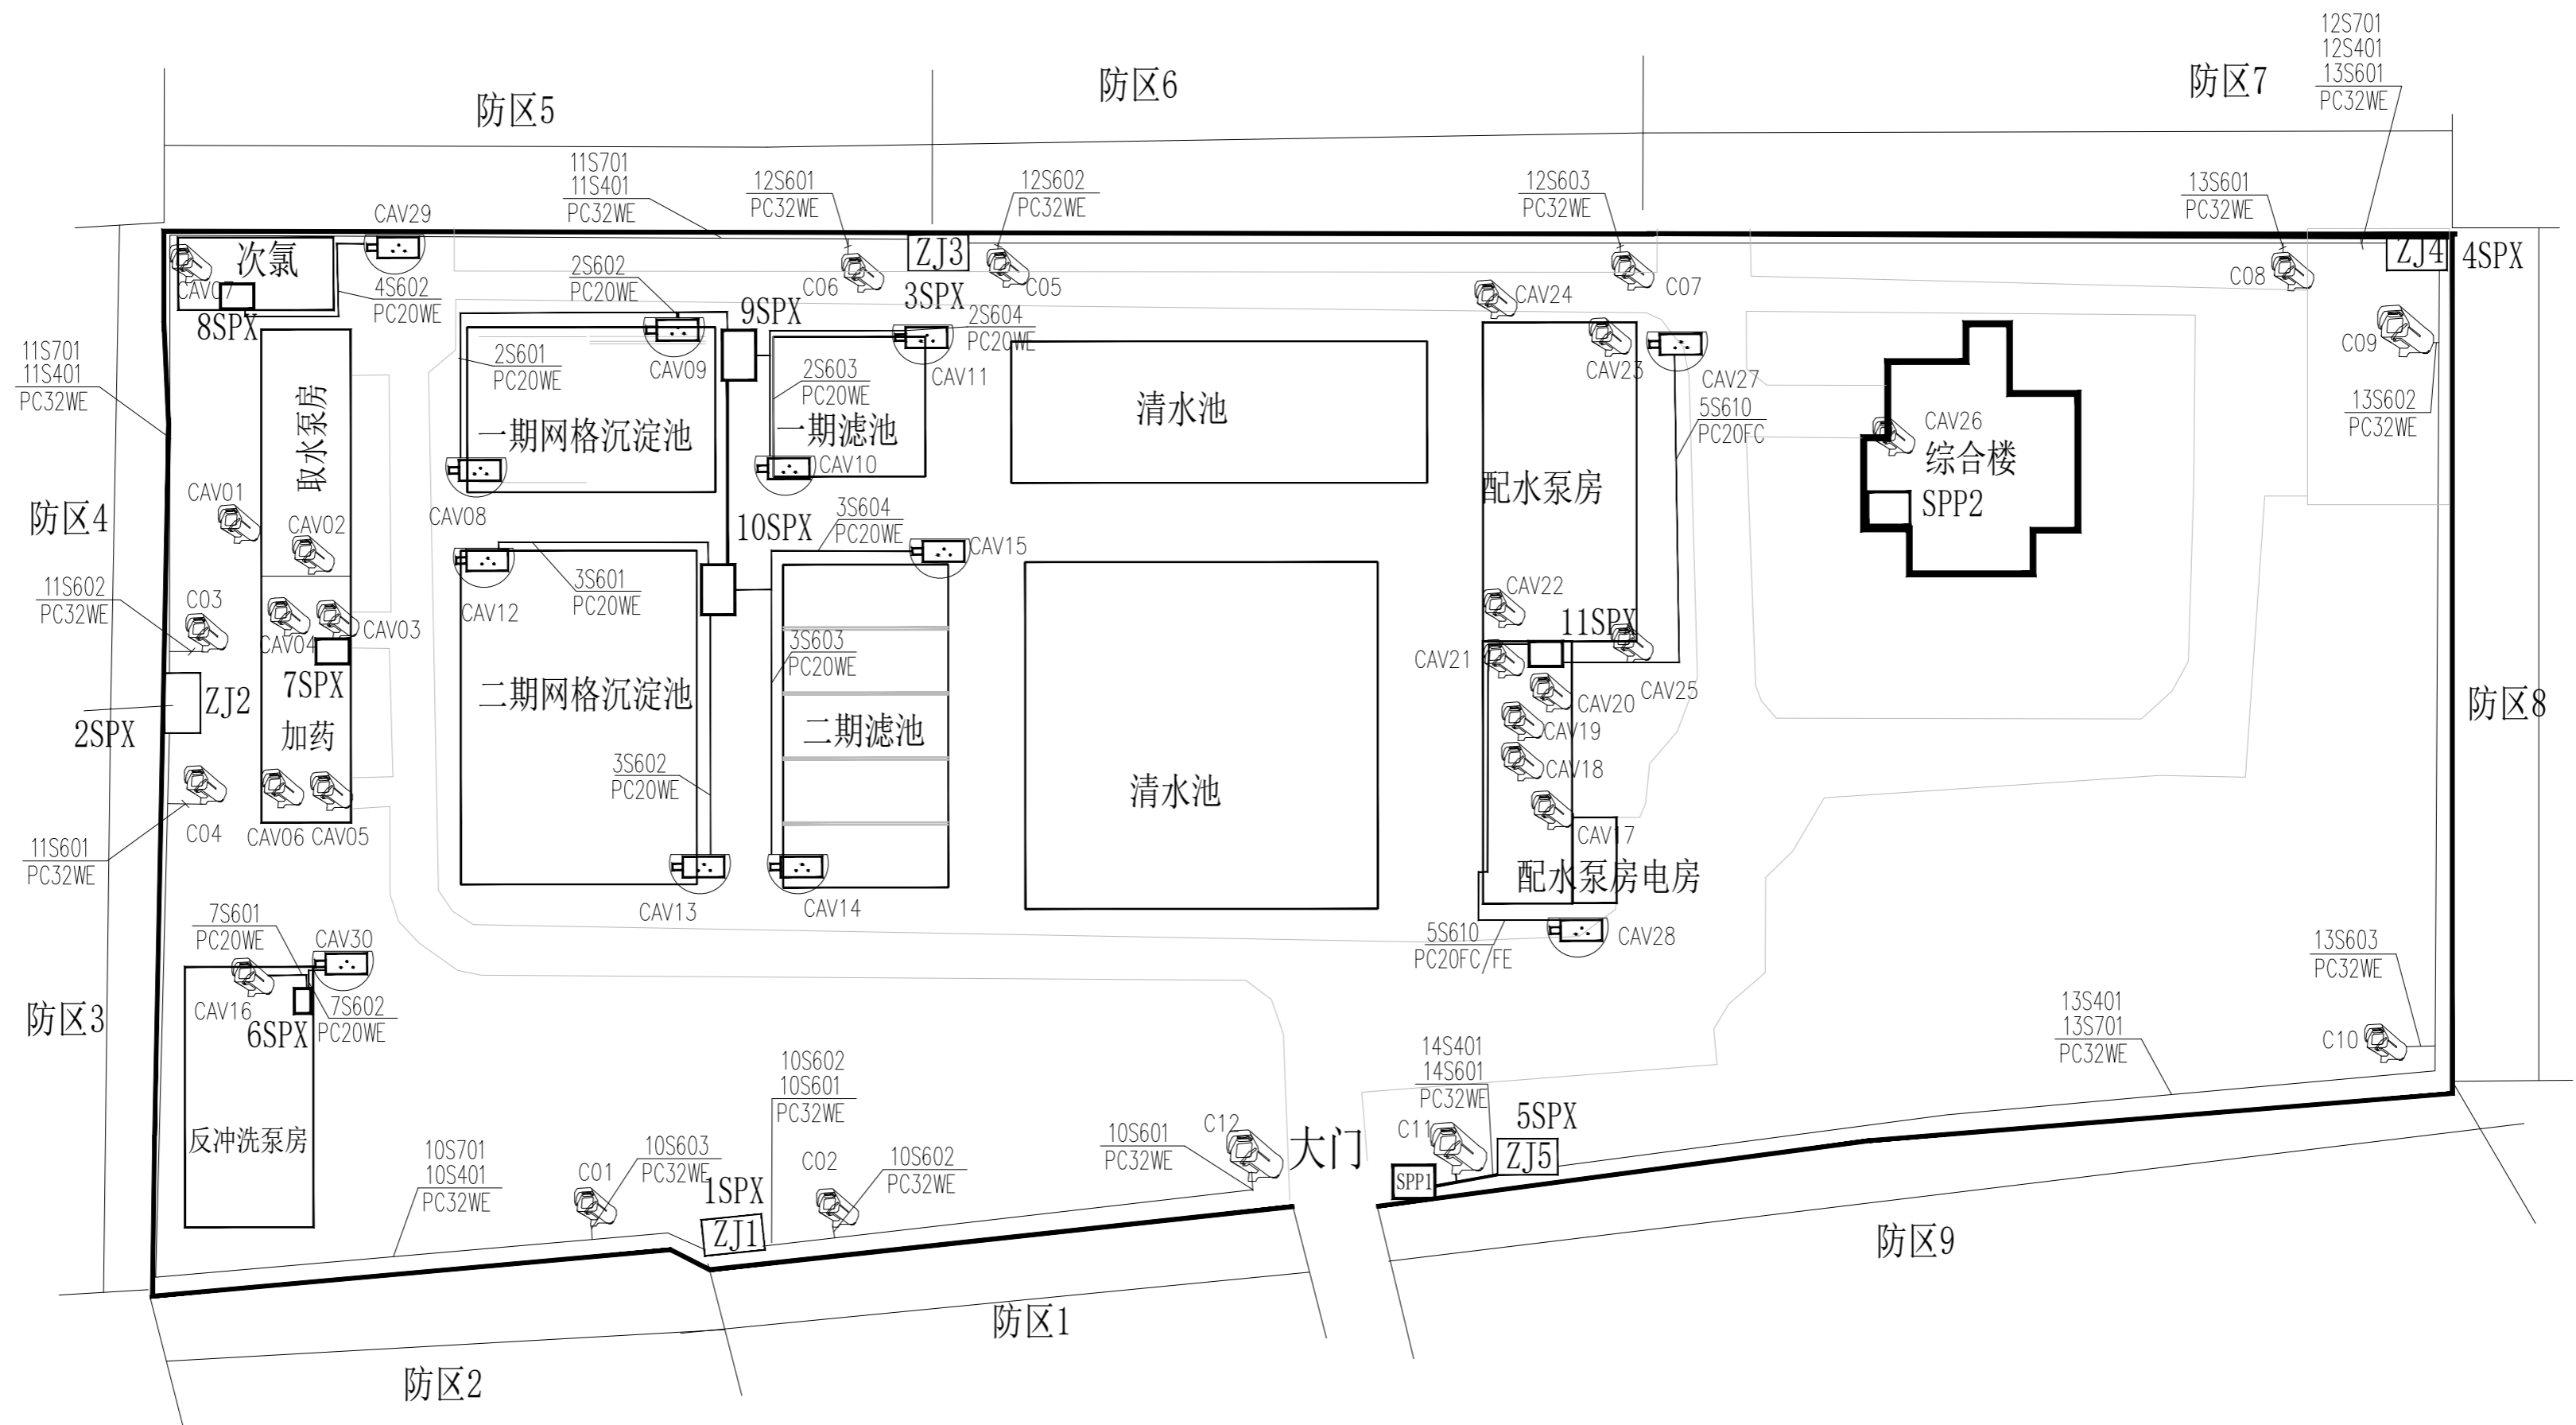

安防系统平面总图

1:500

说明：

安防系统接地参考图集09X700-7,7-26页。

审 核	朱雪明		校 核	范翔宇		阶 段	施工图
AGREE			CHECKED			专 业	自控及仪表
设计负责人 CHIEF DESIGNER	王健		校 对	范翔宇		SCALE	／
DESIGNED						日 期	2024.07
专业负责人 SPECIALIST	苏涛		制 图	苏涛			
DRAWING							



上海市政工程设计研究总院(集团)有限公司

SHANGHAI MUNICIPAL ENGINEERING DESIGN INSTITUTE (GROUP) CO., LTD.

东莞市供水设施更新改造项目-水厂设备及工艺改造工程
(自控集成标段)

安防系统平面总图

项目编号 PROJECT NO.	2023GD233SS
子项名称 SUB ITEM	桥头第二水厂
图 号 DRAWING NO.	WC09B31-19
修 正 号 REV NO.	