


景观	总体
水工	环境
道路	桥梁
设备	暖通
电气	仪表
建筑	结构
给水	排水
会堂	

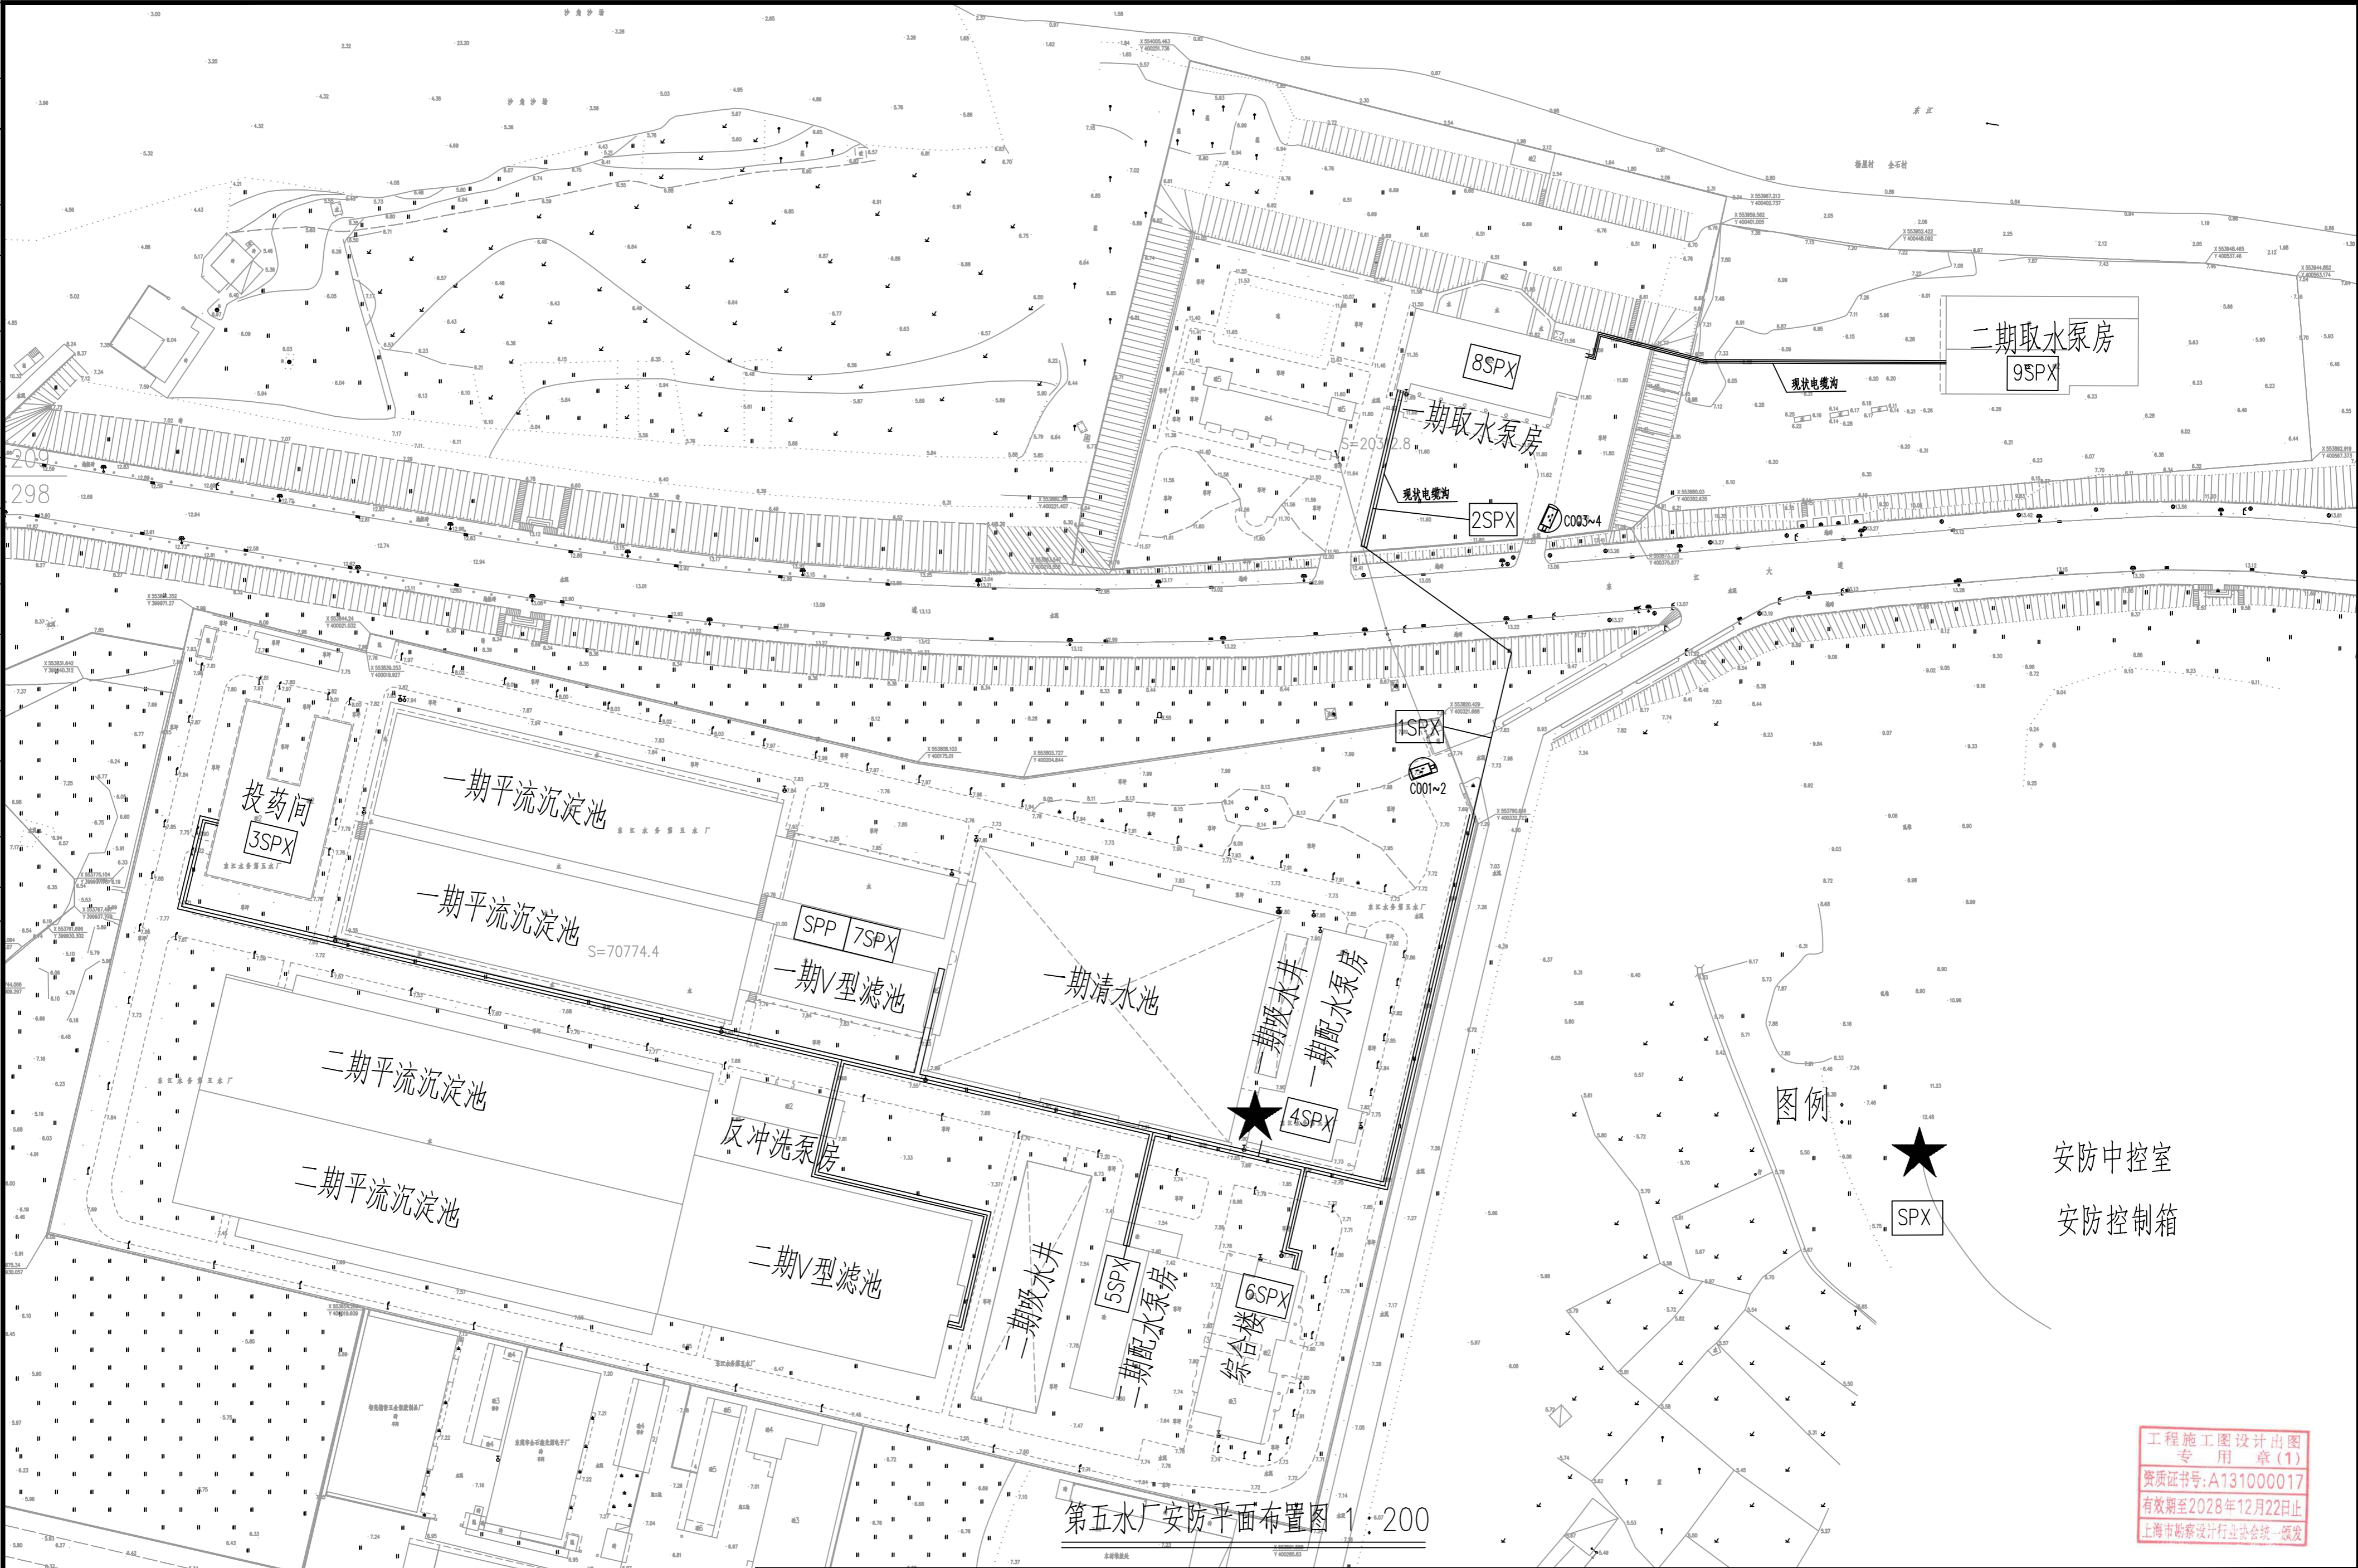

第五水厂安防平面布置图 1:200

工程施工图设计出图  
专用章(1)  
资质证书号:A131000017  
有效期至2028年12月22日止  
上海市勘察设计行业协会统一颁发

校核	范翔宇	范翔宇	阶段	施工图
校对	范翔宇	范翔宇	专业	自控及仪表
设计	苏涛	苏涛	比例	/
制图			日期	2024.08

审核	陆继斌	陆继斌	校核	范翔宇	范翔宇	阶段	施工图
设计负责人	王健	王健	校对	范翔宇	范翔宇	专业	自控及仪表
专业负责人	黄凯	黄凯	设计	苏涛	苏涛	比例	/
			制图			日期	2024.08

上海市市政工程设计研究总院(集团)有限公司  
SHANGHAI MUNICIPAL ENGINEERING DESIGN INSTITUTE (GROUP) CO., LTD.

东莞市供水设施更新改造项目-水厂设备及工艺改造工程 (自控集成标段)	项目编号	2023GD233SS
水厂安防布置图	子项名称	总图
	图号	WC0731-13
	修正号	