
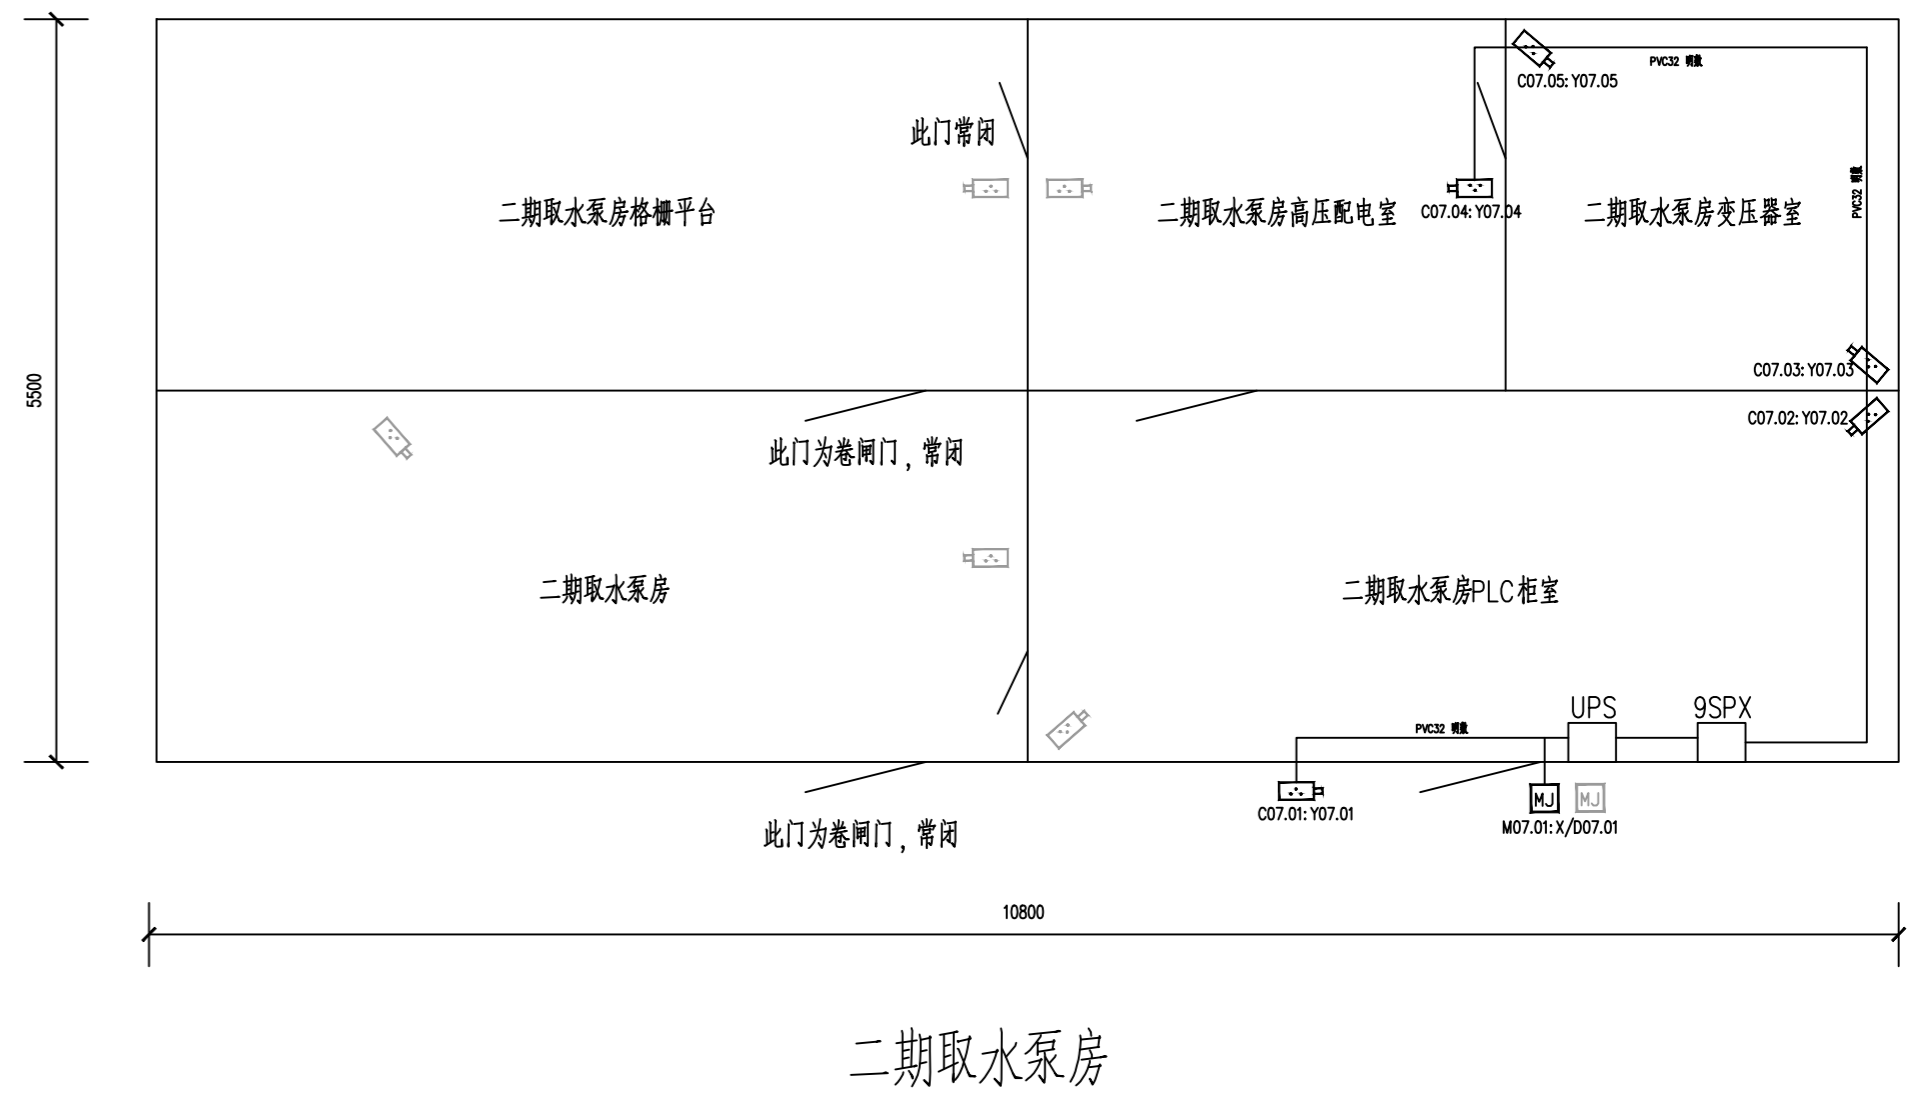


会审	建筑	电气	设备	道路	水工	景观
排水	结构	仪表	暖通	桥梁	环境	总体
给水						

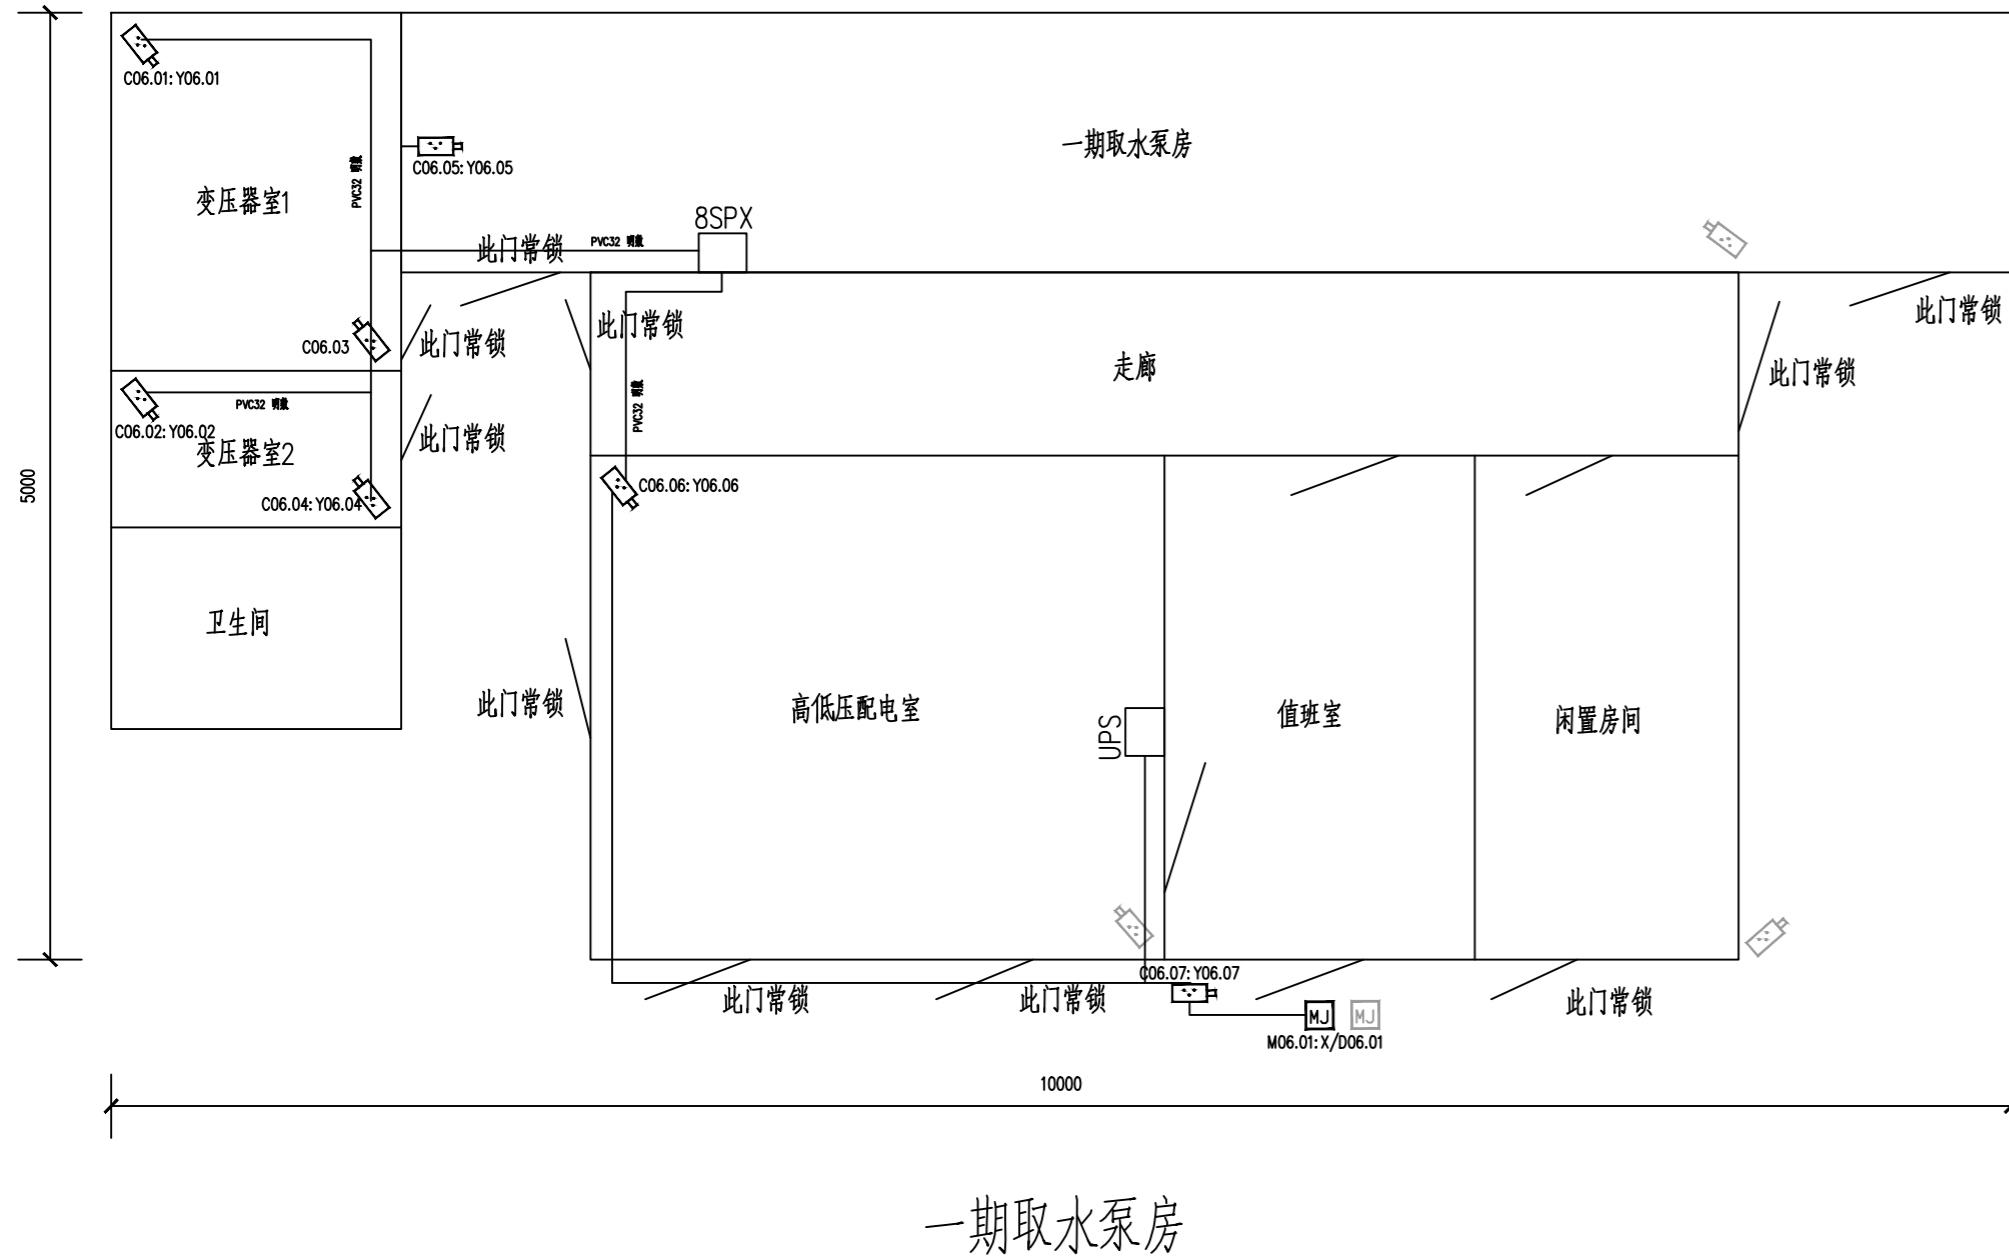

	新增防爆摄像机
	新增摄像机
	现有摄像机
	新增服务器
	新增门禁
	现有门禁

序号	符 号	名 称	型 号 及 规 格	单位	数量	备 注
1		以太网线	超6类4对UTP 双绞线	米	1880	
2		六类带屏蔽双绞线	六类带屏蔽双绞线	米	430	
3		供电电缆	YJV-0.6/1 3x2.5	米	600	
4		光纤	单模铠装12芯光纤	米	2450	
5		PVC管	重型PVC电工套管,壁厚2mm	米	2600	

工程施工图设计出图
专用章(1)
资质证书号:A131000017
有效期至2028年12月22日止
上海市勘察设计行业协会统一颁发

			校 核	范翔宇	范翔宇	阶 段	施工图
审 核	陆继斌		校 对	范翔宇	范翔宇	专 业	自控及仪表
设计负责人	王健		设 计	苏涛	苏涛	比 例	/
专业负责人	黄凯		制 图			日 期	2024.08
			DATE				



上海市政工程设计研究总院(集团)有限公司
SHANGHAI MUNICIPAL ENGINEERING DESIGN INSTITUTE (GROUP) CO., LTD.

东莞市供水设施更新改造项目-水厂设备及工艺改造工程
(自控集成标段)

水厂安防点位图(二)

项目编号 PROJECT NO.	2023GD233SS
子项名称 SUB ITEM	总图
图 号 DRAWING NO.	WC0731-15
修正号 REV NO.	