



铸铁制雨水斗安装图
(I型)钢制雨水斗安装图
(II型)雨水斗与立管直接连接安装
(III型)

钢制水斗平面图

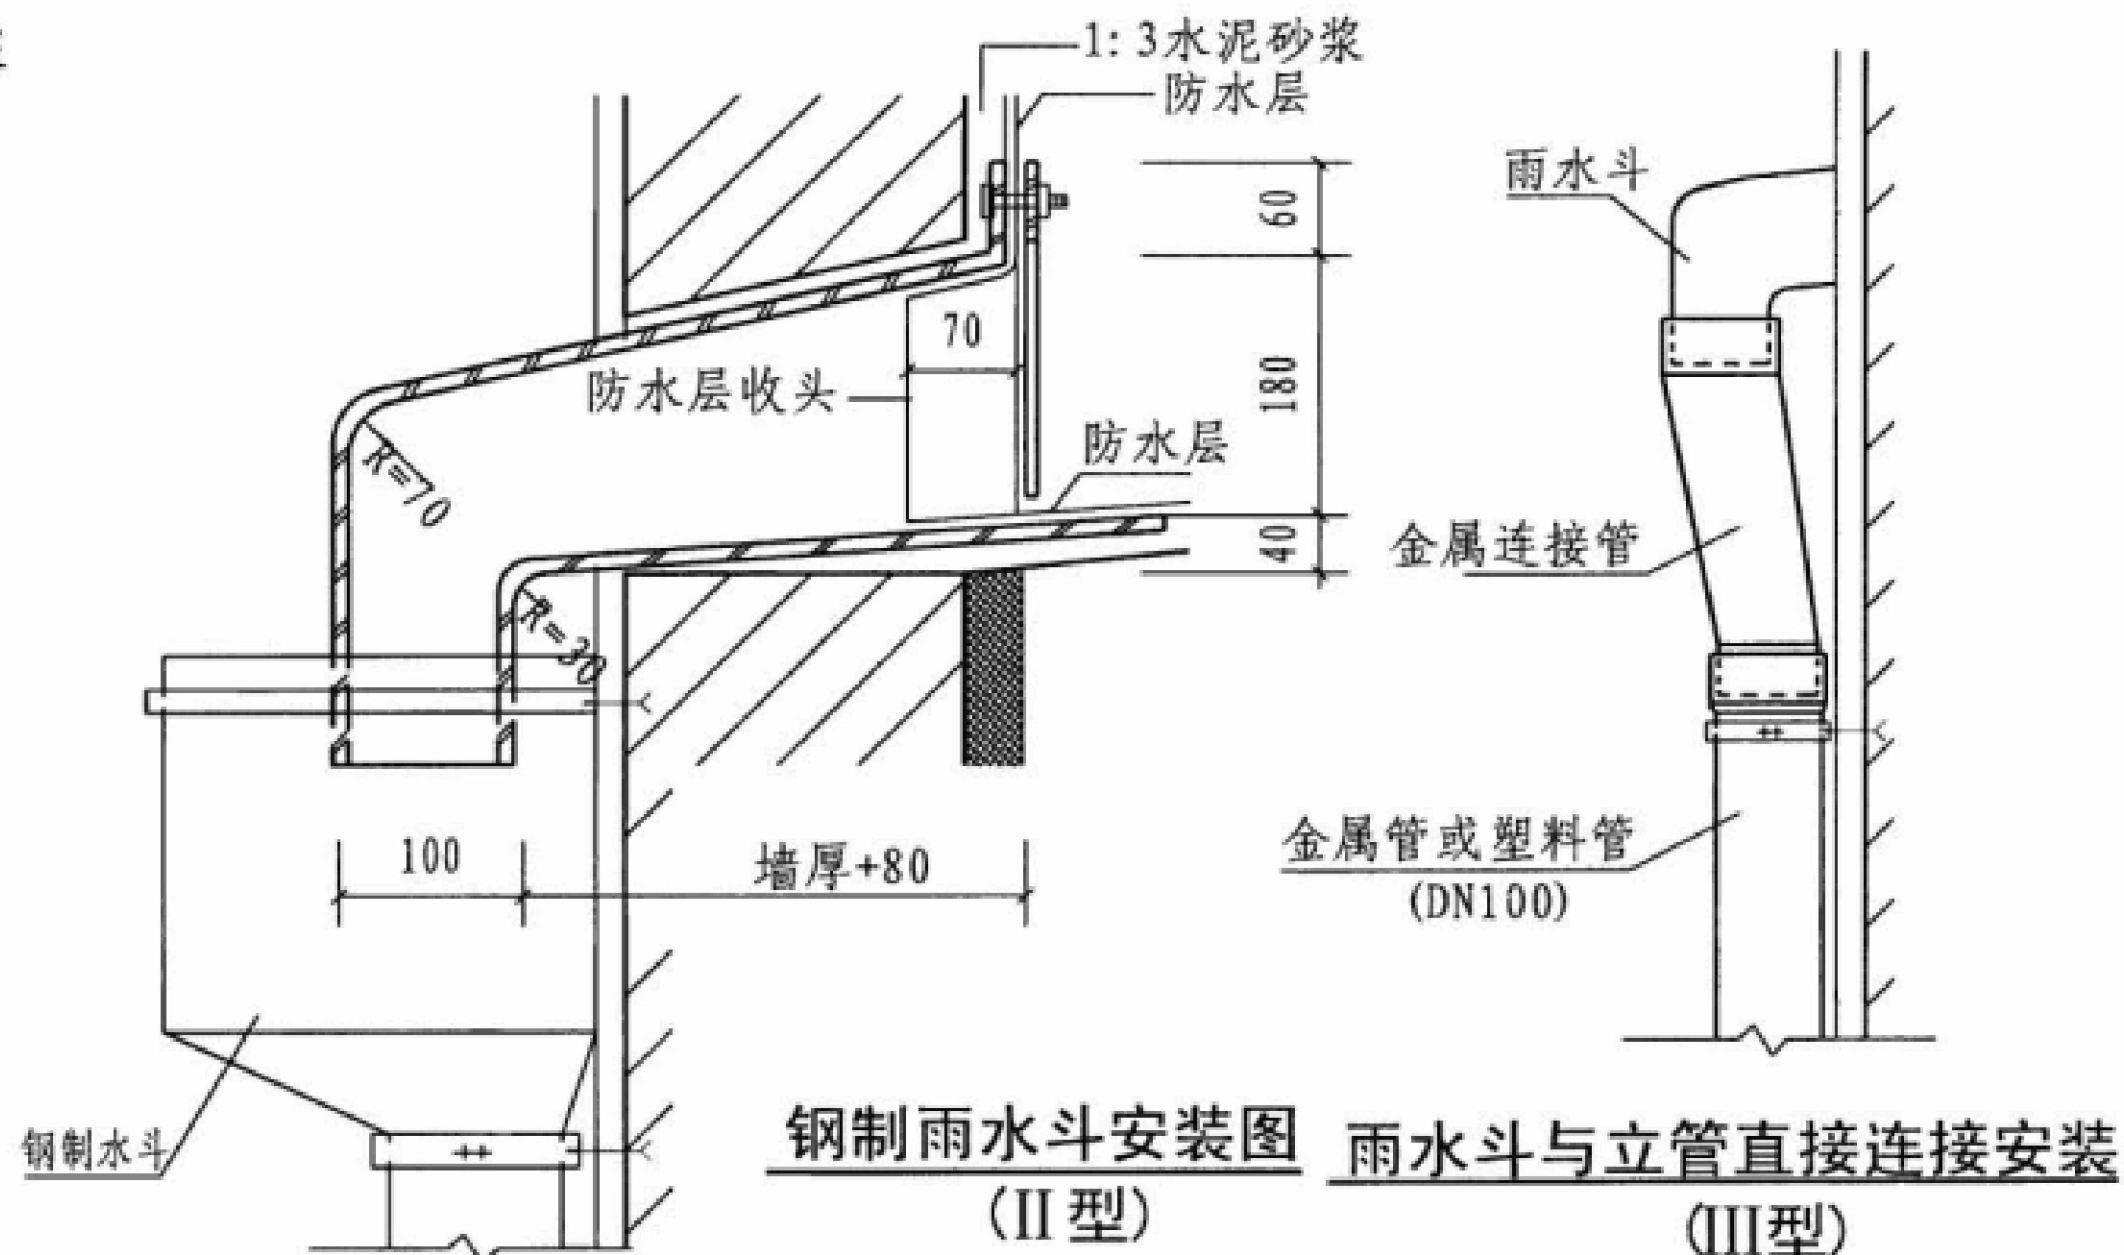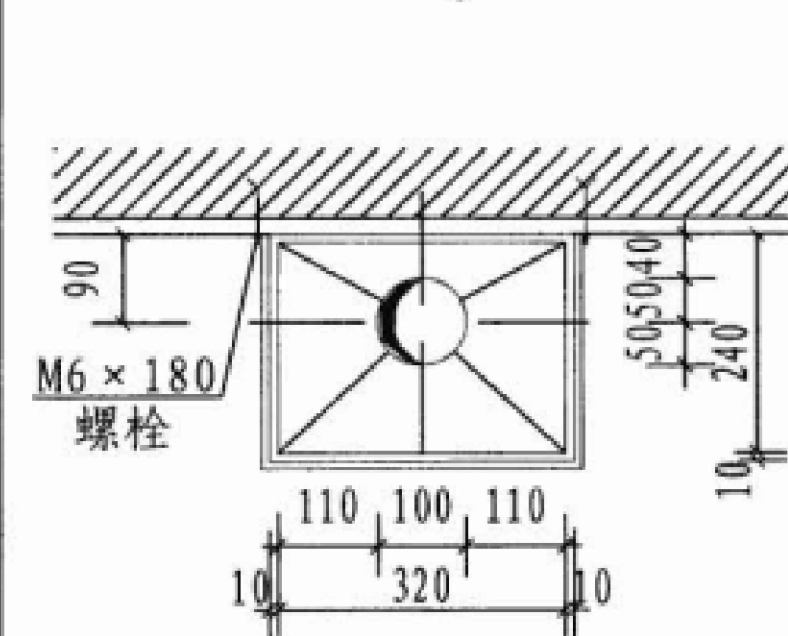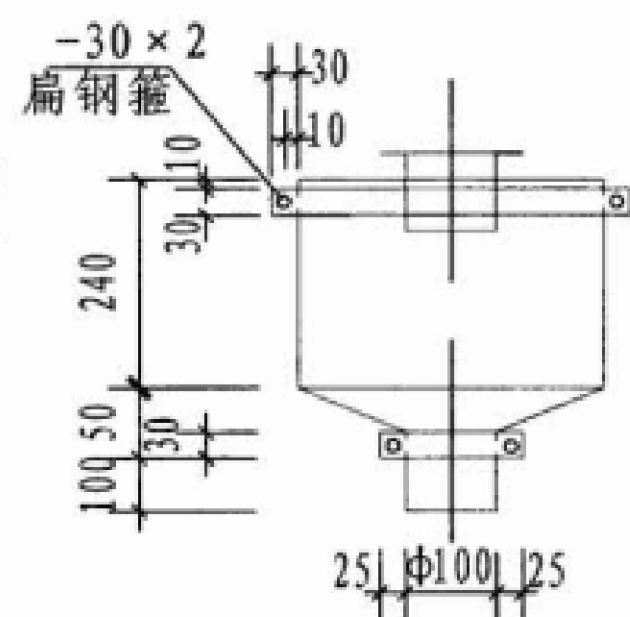

钢制水斗立面图

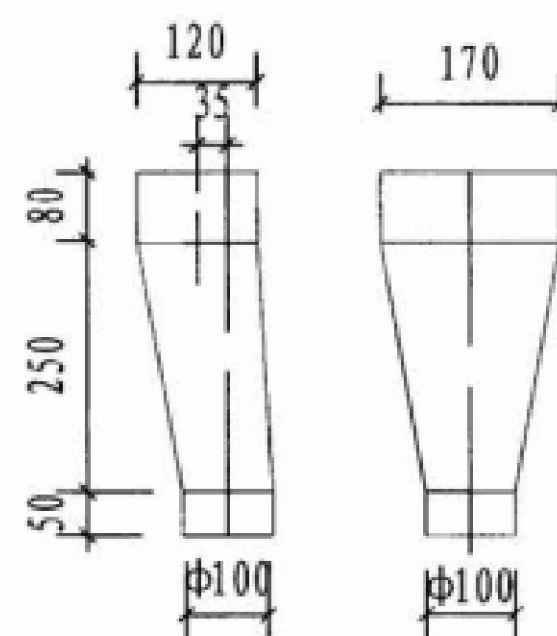

金属连接管制作图

说明:

- 1.侧入式雨水斗仅用于建筑物女儿墙外排水。安装时将雨水斗本体砌筑在墙体内。
- 2.安装铸铁算子前,先将防水卷材粘牢,再将算子压入。必须对口严密。
- 3.当雨水立管为排水铸铁管或钢管时采用本图钢制水斗过渡,雨水立管为硬质聚氯乙烯塑料管时采用塑料管厂生产的配套塑料水斗过渡。
- 4.钢制水斗及连接管采用3mm厚Q235-A钢板焊制。水斗制作完成后,先刷防锈漆两遍,再刷面漆两遍。面漆种类及颜色由工程设计定。
- 5.侧入式雨水斗泄流量按重力流雨水斗立管流量确定。
- 6.墙厚包括保温层及外墙皮。

侧入式雨水斗安装图

图集号

09S302

审核

路志锋

校对

史长伟

设计

李文

李文

页

36



中国市政工程东北设计研究总院有限公司

代建单位	东莞市水务集团建设管理有限公司
工程名称	东莞市大朗蔡边水质净化厂工程
子项名称	AOA生物池
阶段	施工图
专业	工艺
比例	
工程编号	25P-8304S-04S-14
版次	A

审定	刘双	刘双	校核	刘健辉	刘健辉
审核	刘双	刘双	设计	朱松林	朱松林
项目负责人	薛昆	薛昆	制图	陶文鑫	陶文鑫
专业负责人	梁伟	梁伟	日期	2025.04	图号