
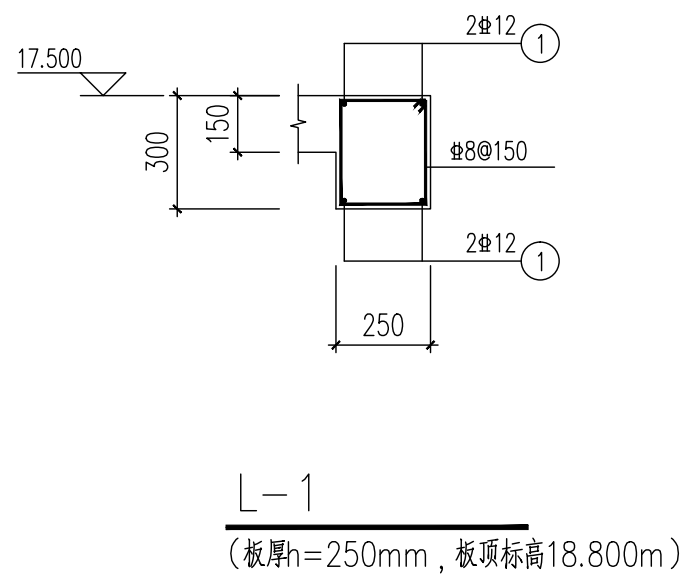


会议	给排水		电气		道桥	
勘察	预算		仪表		燃气	
工程	结构		热力暖通		机械	

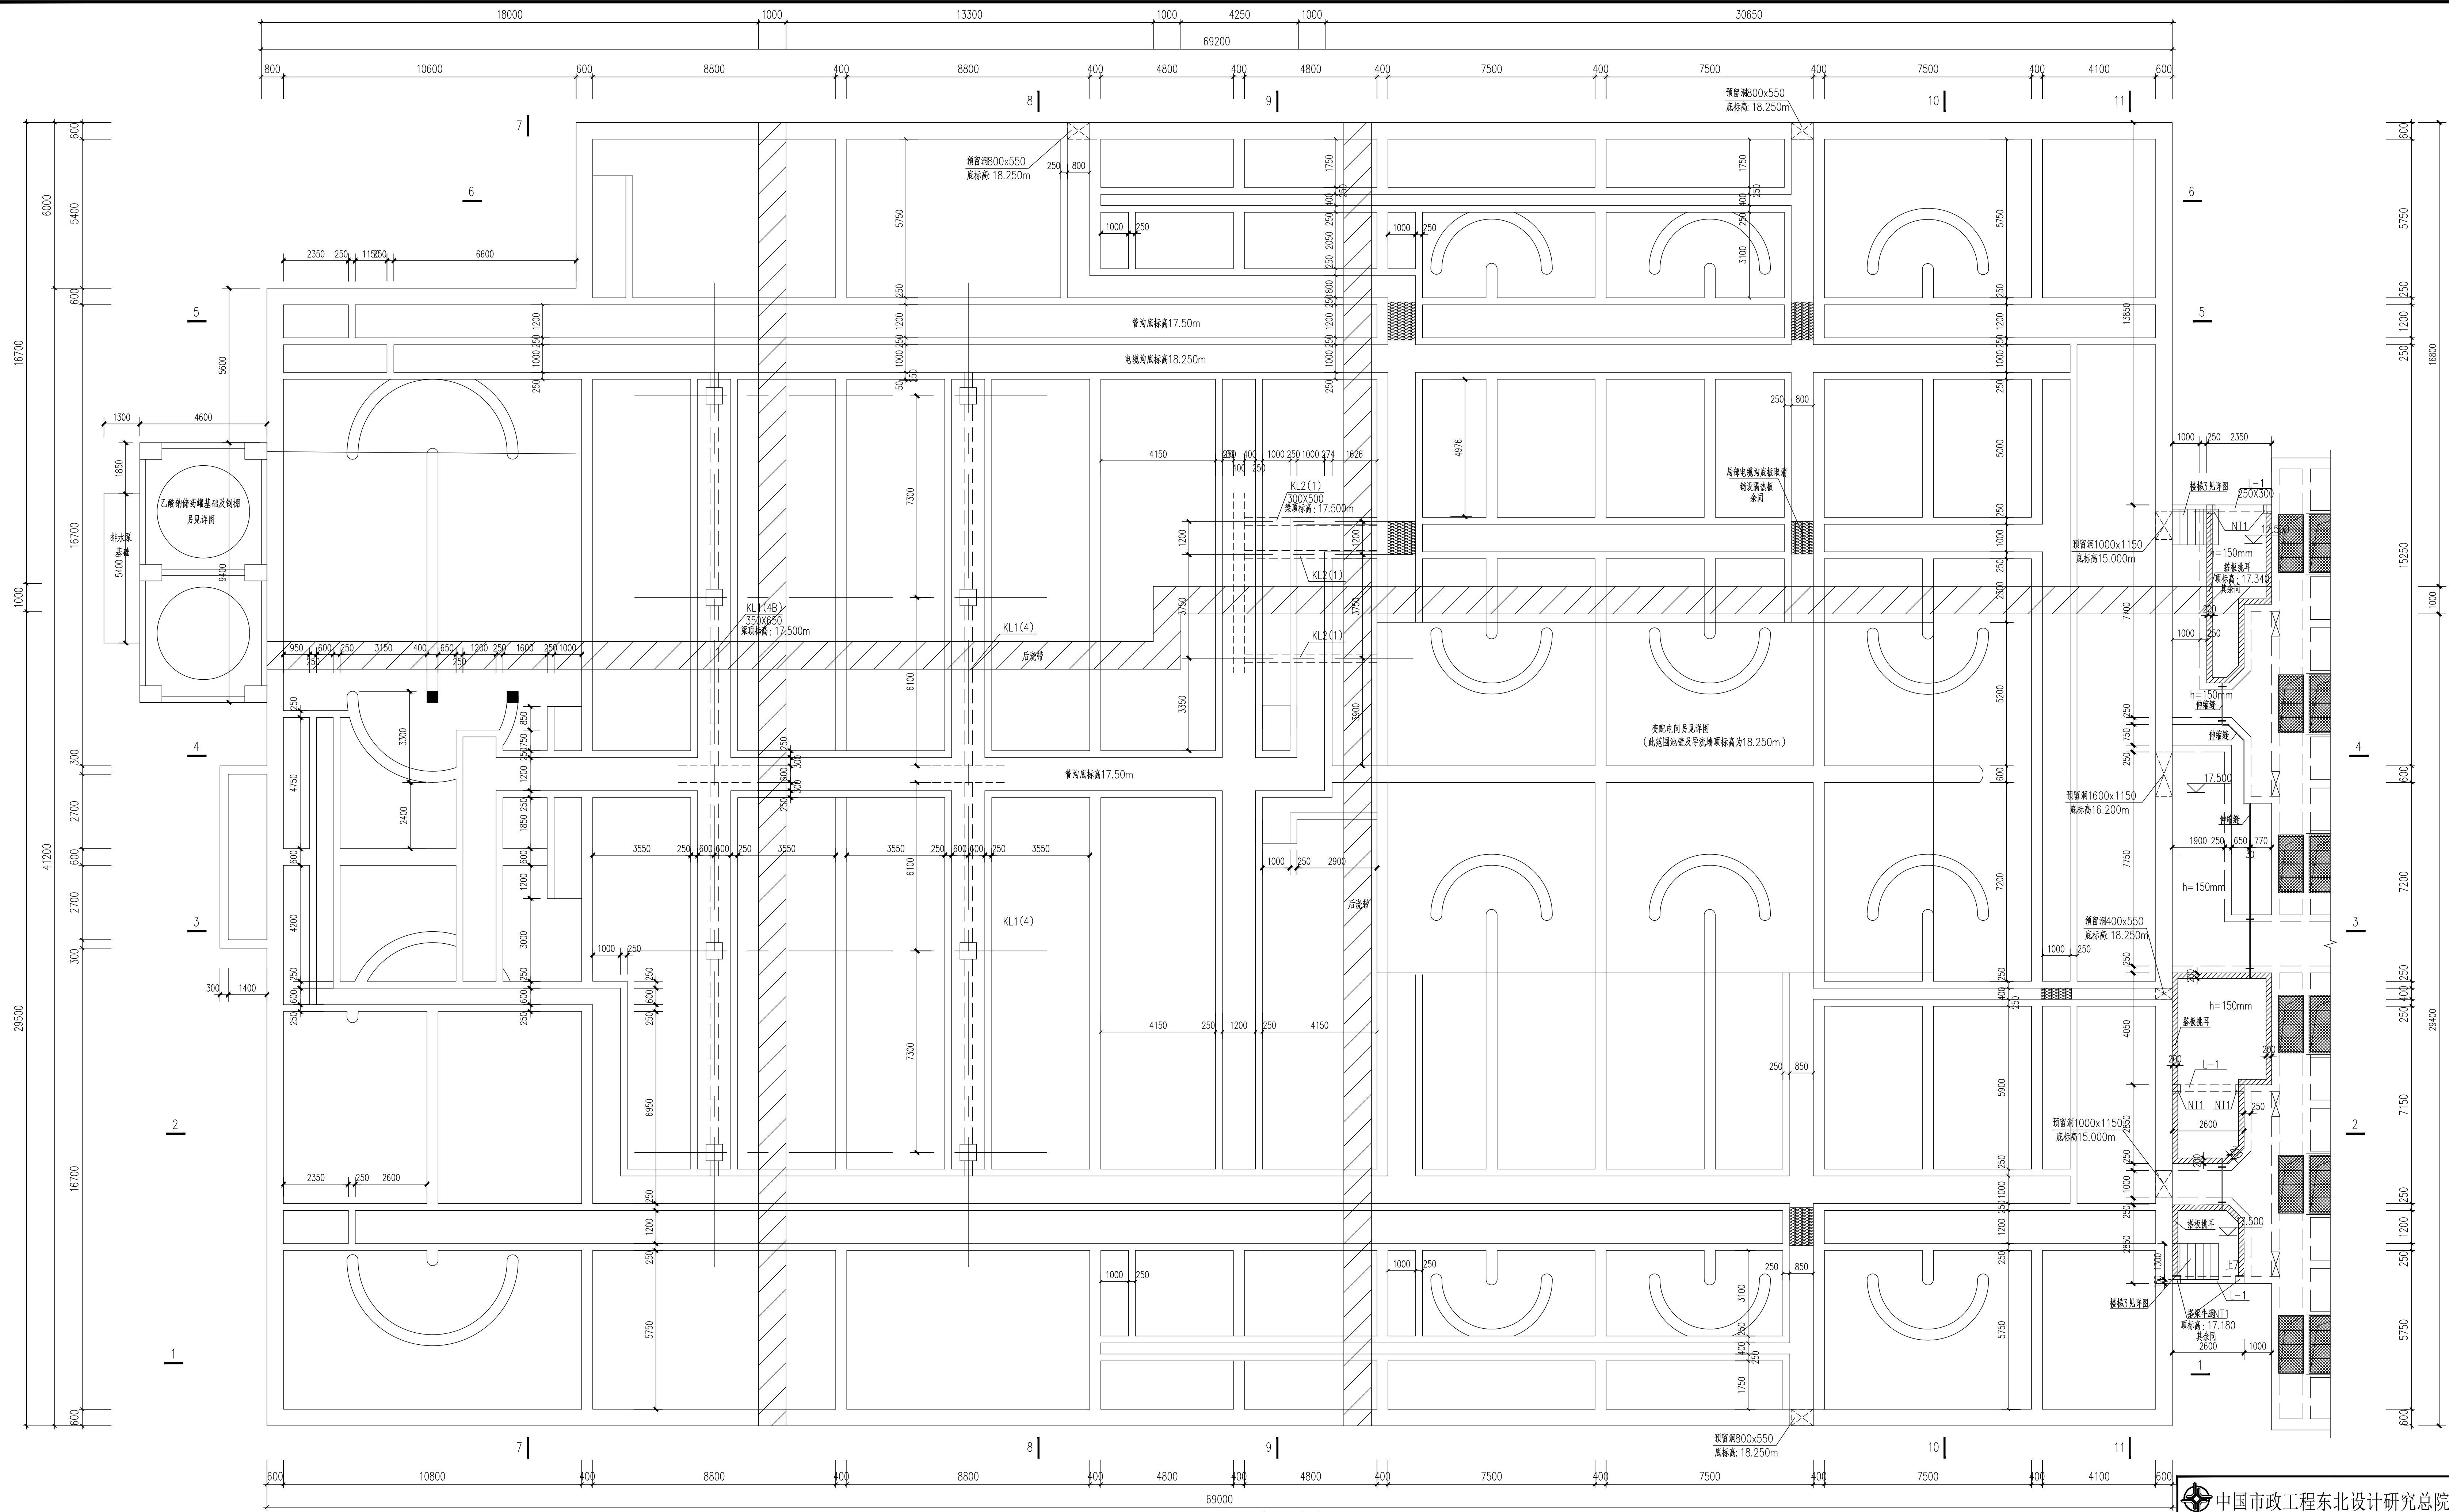

说明:

1. 管沟及电缆沟上的预埋套管、预留洞、泄水管, 详见工艺图, 不得遗漏。

出图章

 中国市政工程东北设计研究总院有限公司				建设单位 东莞市水务集团建设管理有限公司	
工程名称 东莞市大朗湖水质净化厂工程				专项名称 AOA生物池 专业池上部平面图	
审定	梁松	审核	周向争	阶段	施工图
审核	梁松	设计	陈琦	专业	结构
项目负责人	薛昆	制图	陈琦	比例	1:100
专业负责人	许琴	日期	2025.04	工程编号	25-830S-04G-04
				图号	25-830S-04G-04
				专业	结构
				版次	1
					A