


设计	电气	暖通	
审核	暖通	暖通	
审核	暖通	暖通	

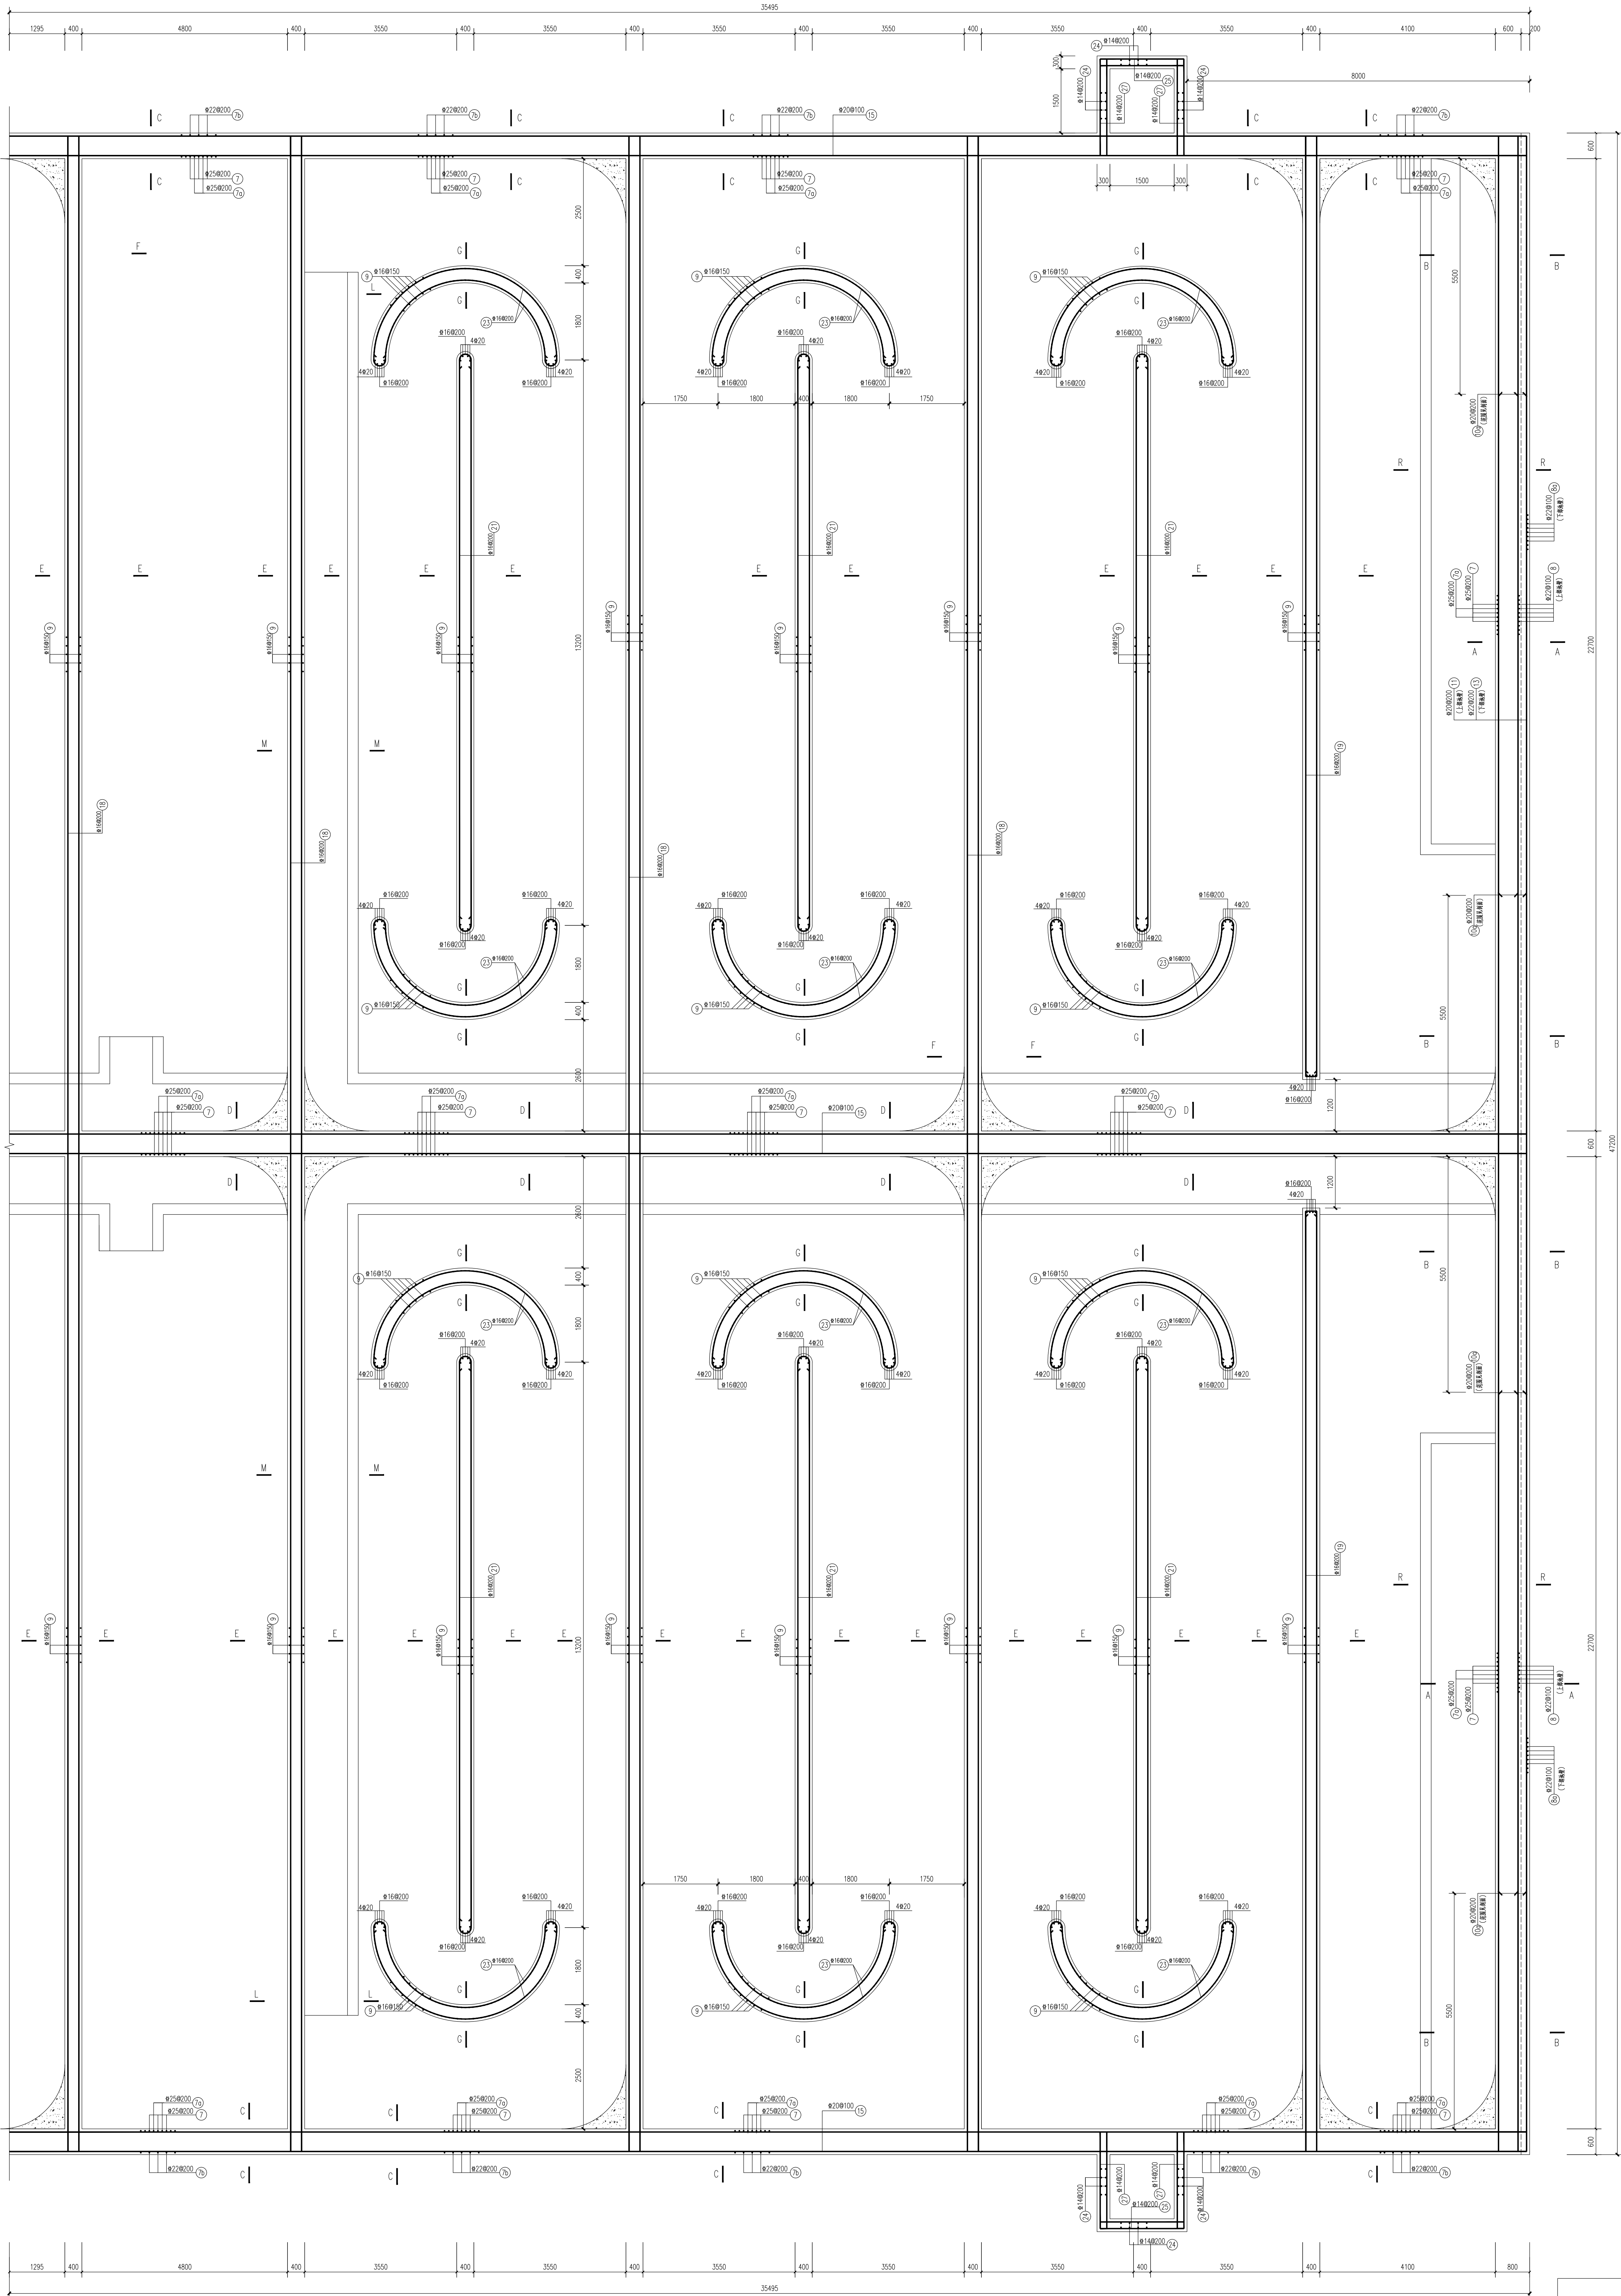

生物池平面配筋图(右)

中国市政工程东北设计研究院有限公司				建设单位	东莞市水务集团建设管理有限公司
				工程名称	东莞市大朗镇边水质净化厂工程
审定	梁松	李松	校核	周向争	李松
审核	梁松	李松	设计	陈斌	李松
项目负责人	陈斌	陈斌	制图	陈斌	李松
专业负责人	李松	李松	日期	2025.04	图号
				专业	结构
				工程编号	20240406-01
				版本	A

出图章