




会	给排水			电	道				
参	建筑			仪表	燃气				
区	结构			热力暖通	机械				

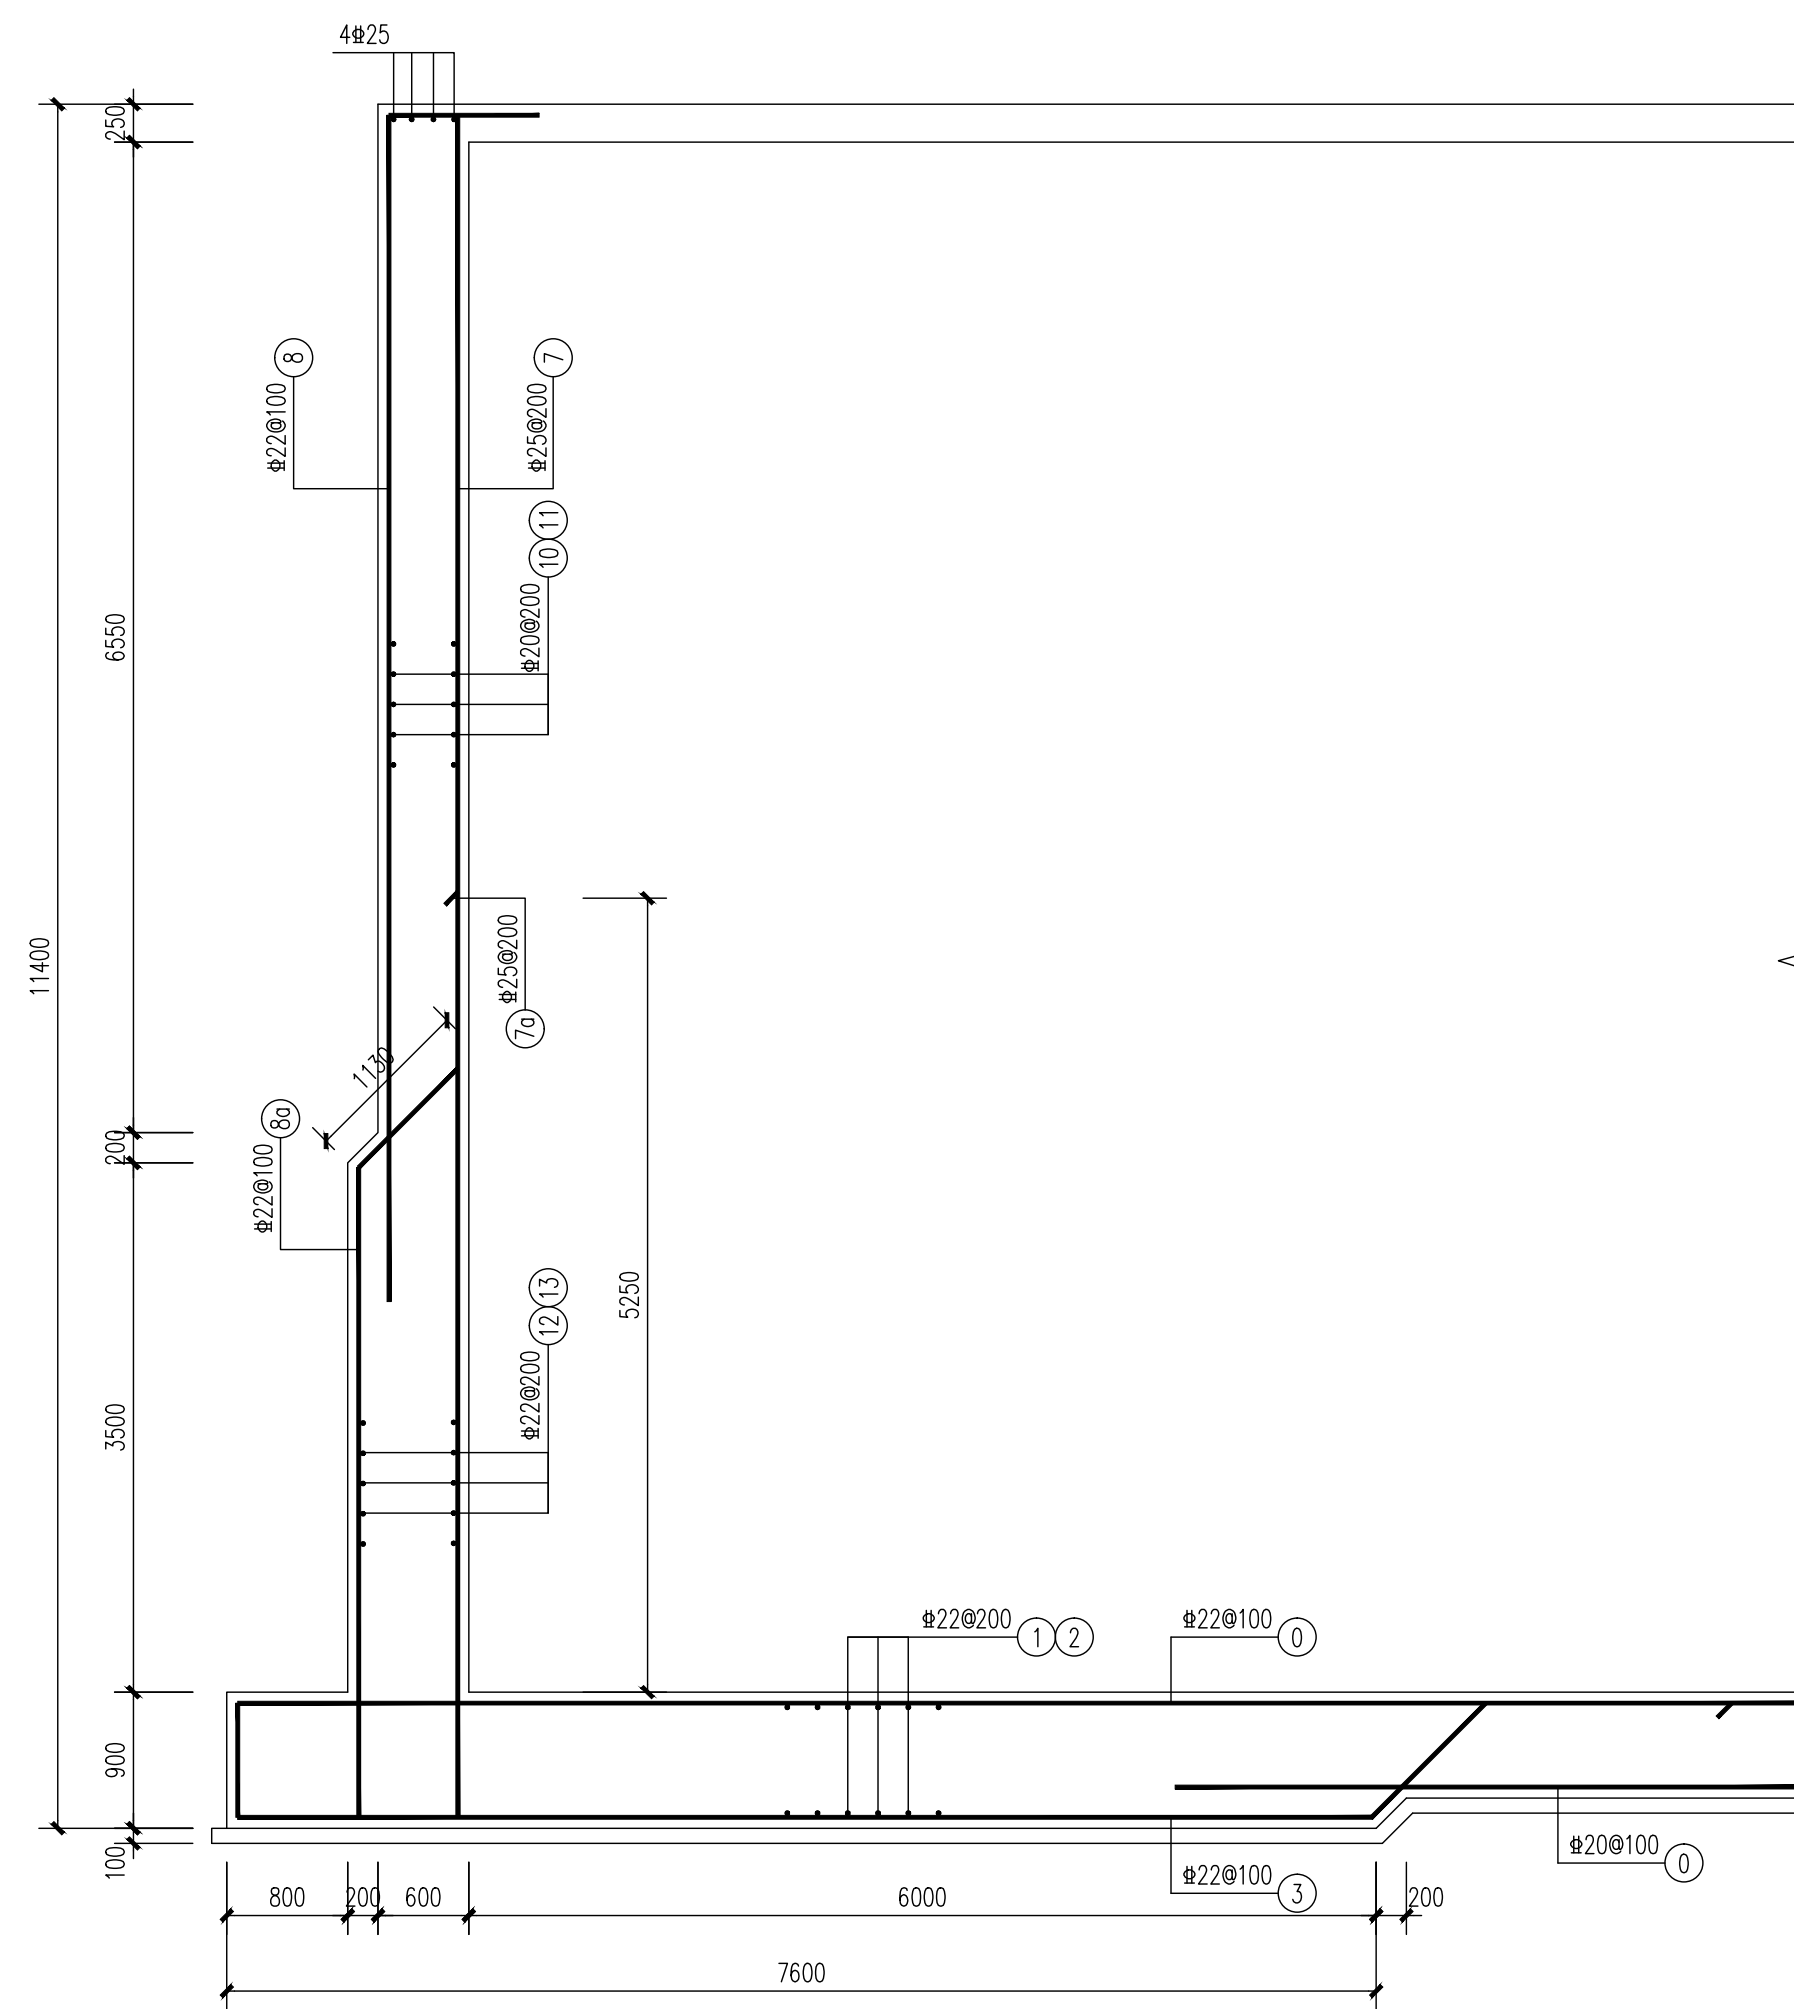


A—A 剖面图

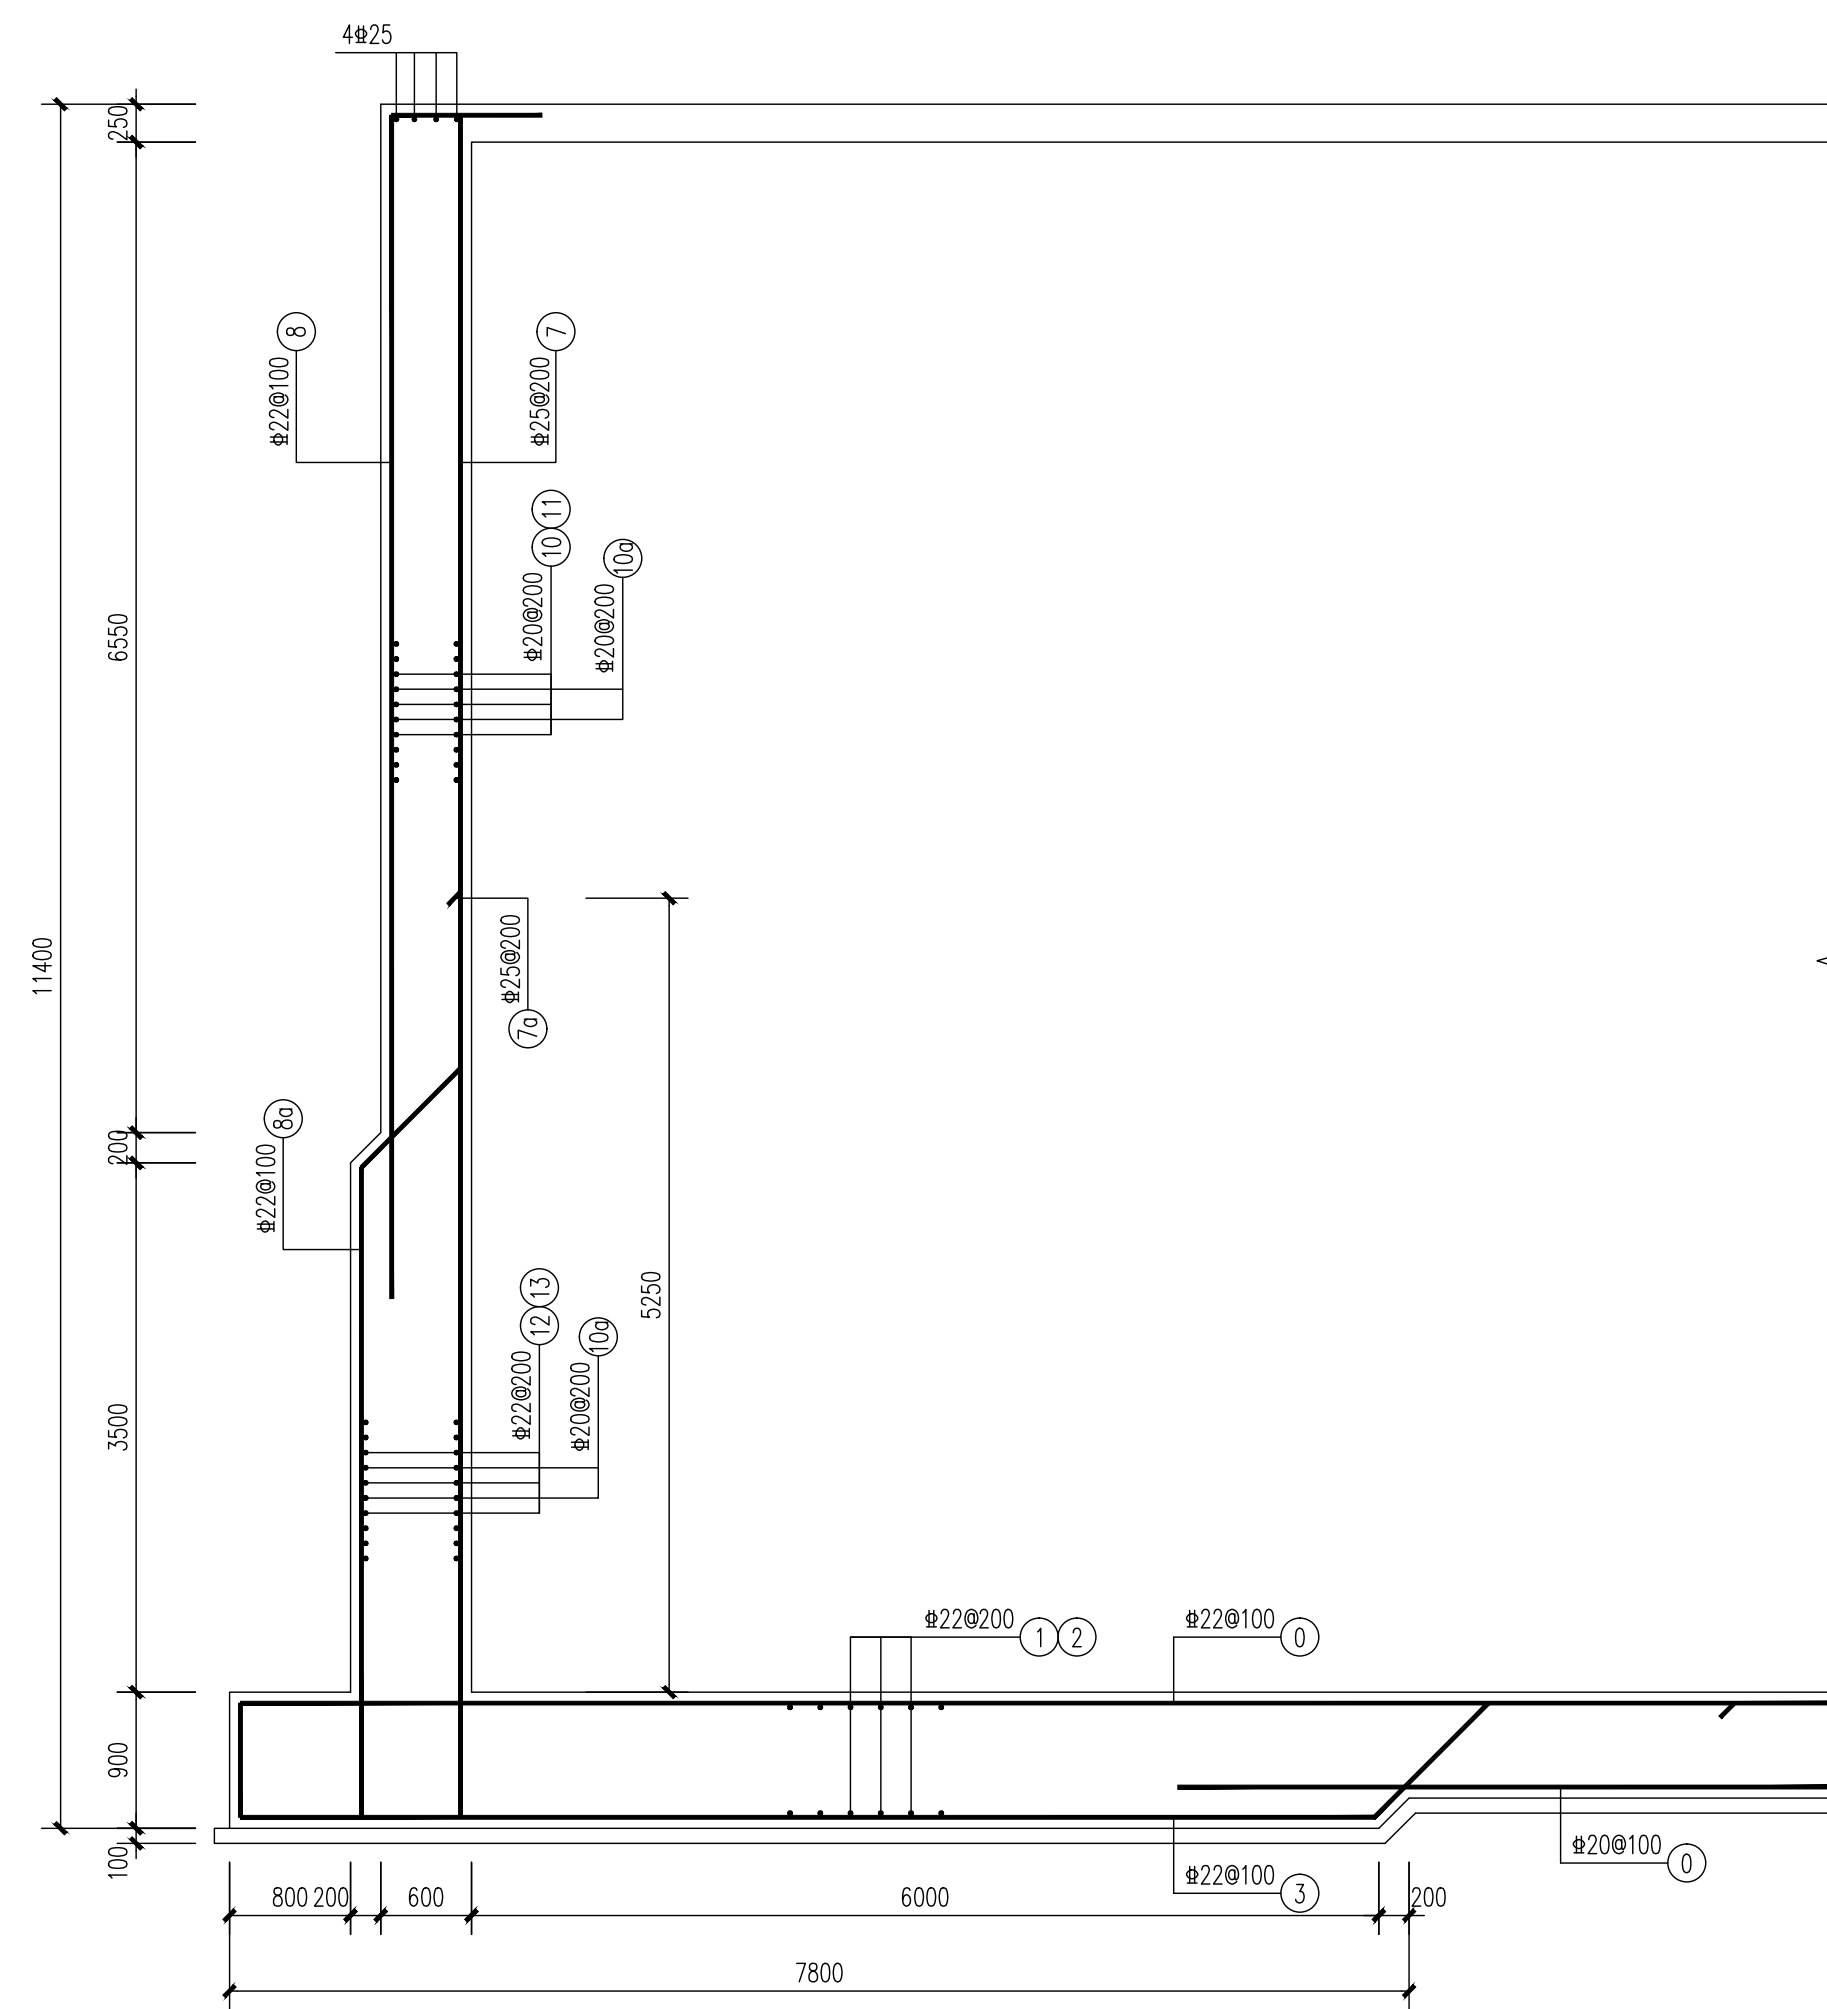


B—B 剖面图

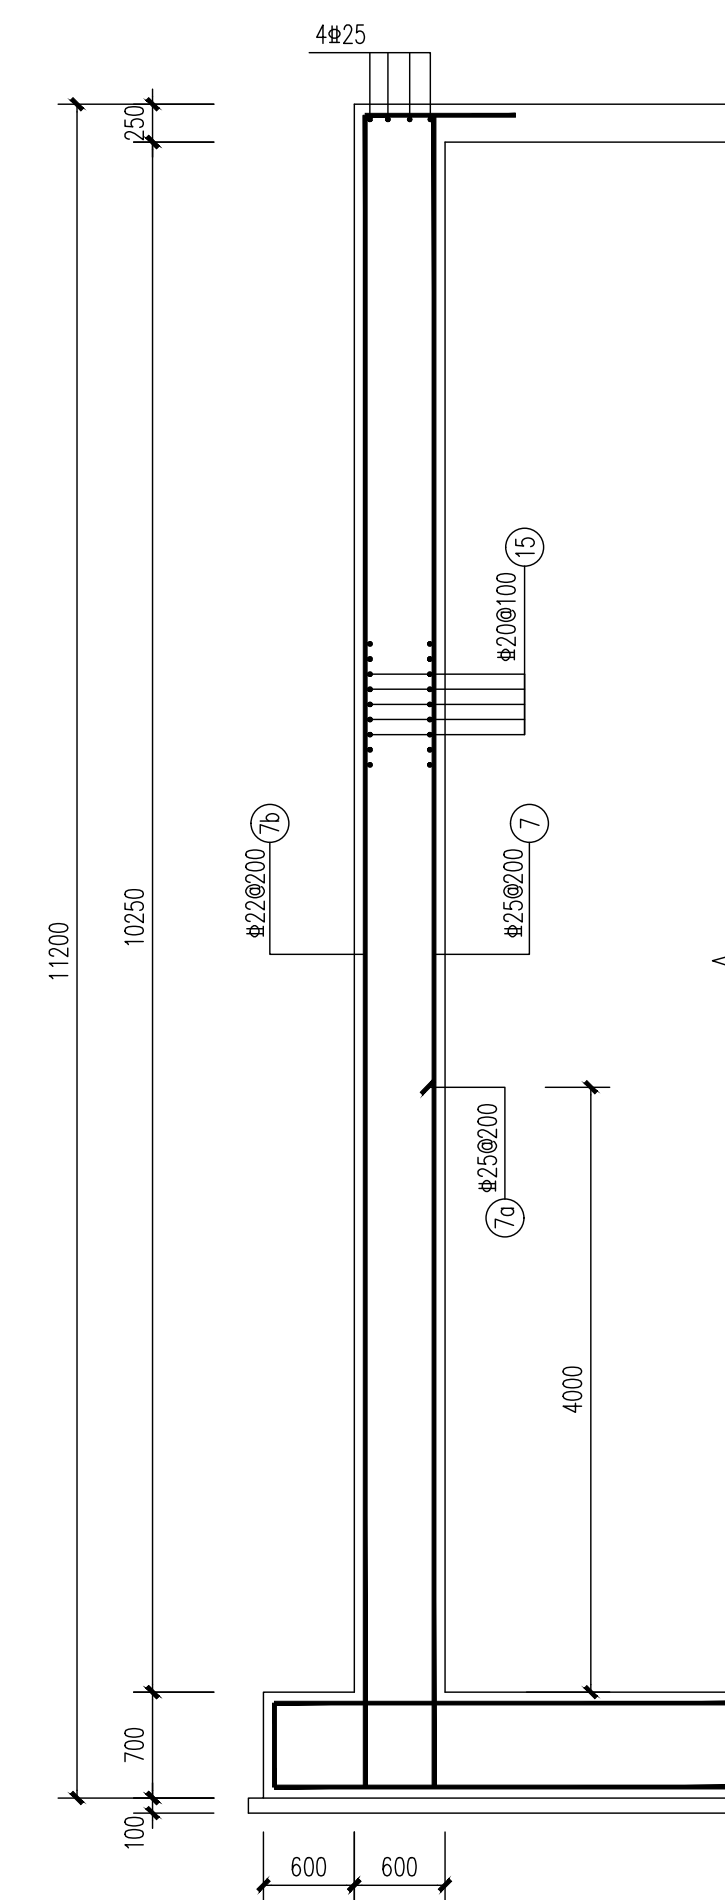


C—C 剖面图

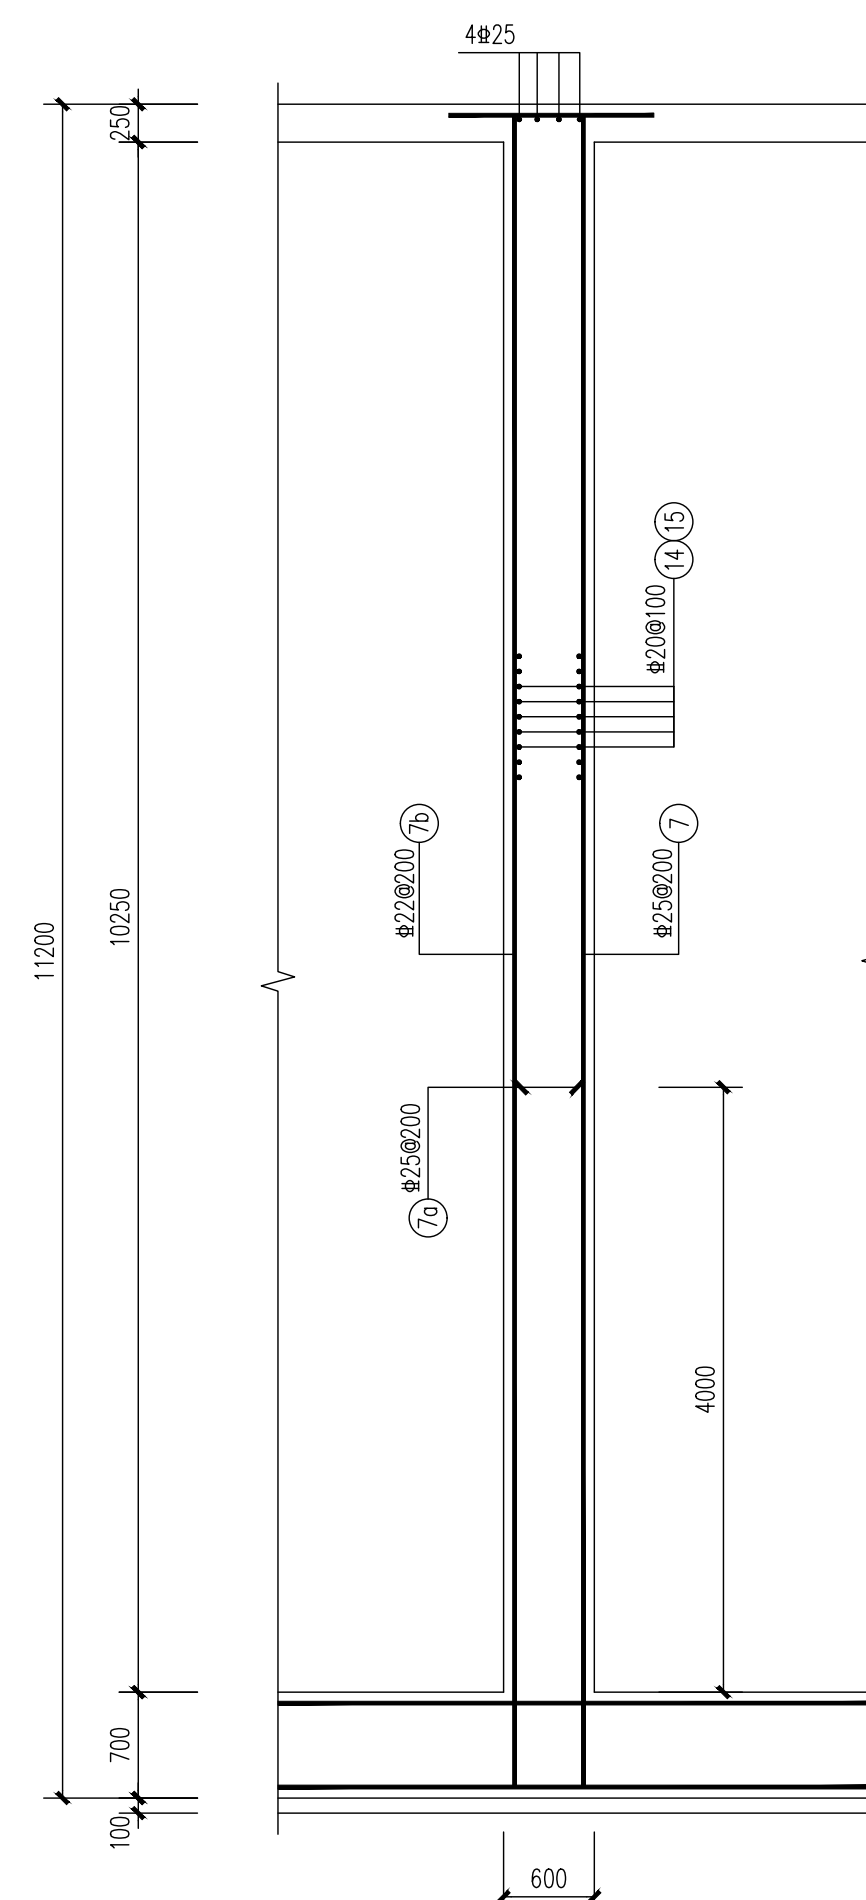


D—D 剖面图

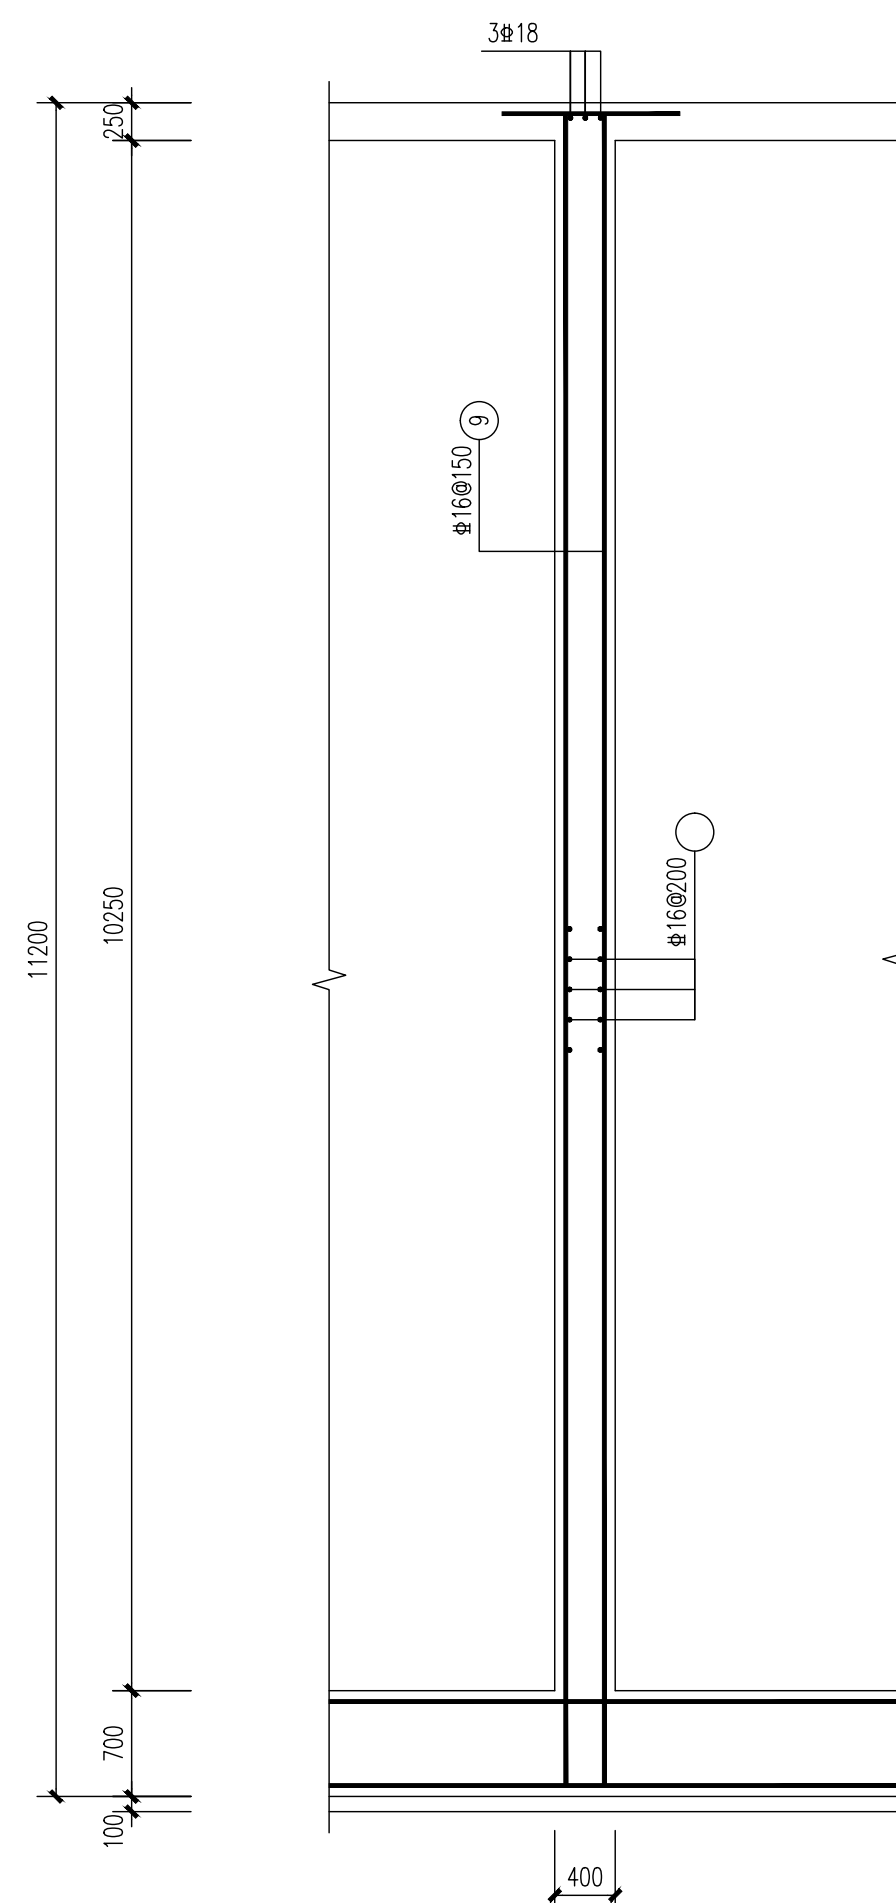


E—E 剖面图

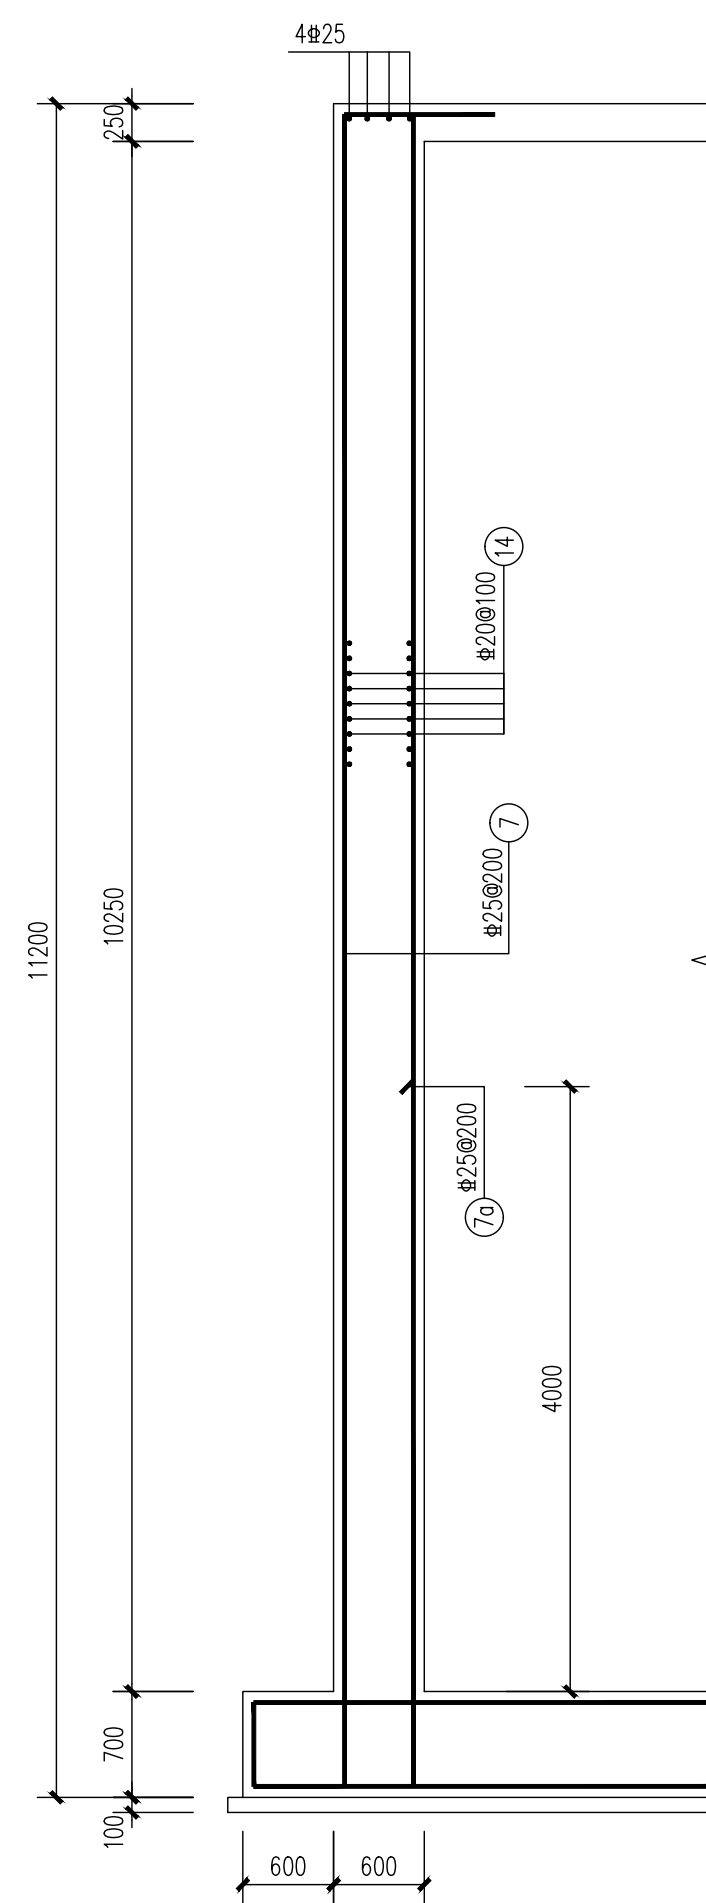


F—F 剖面图

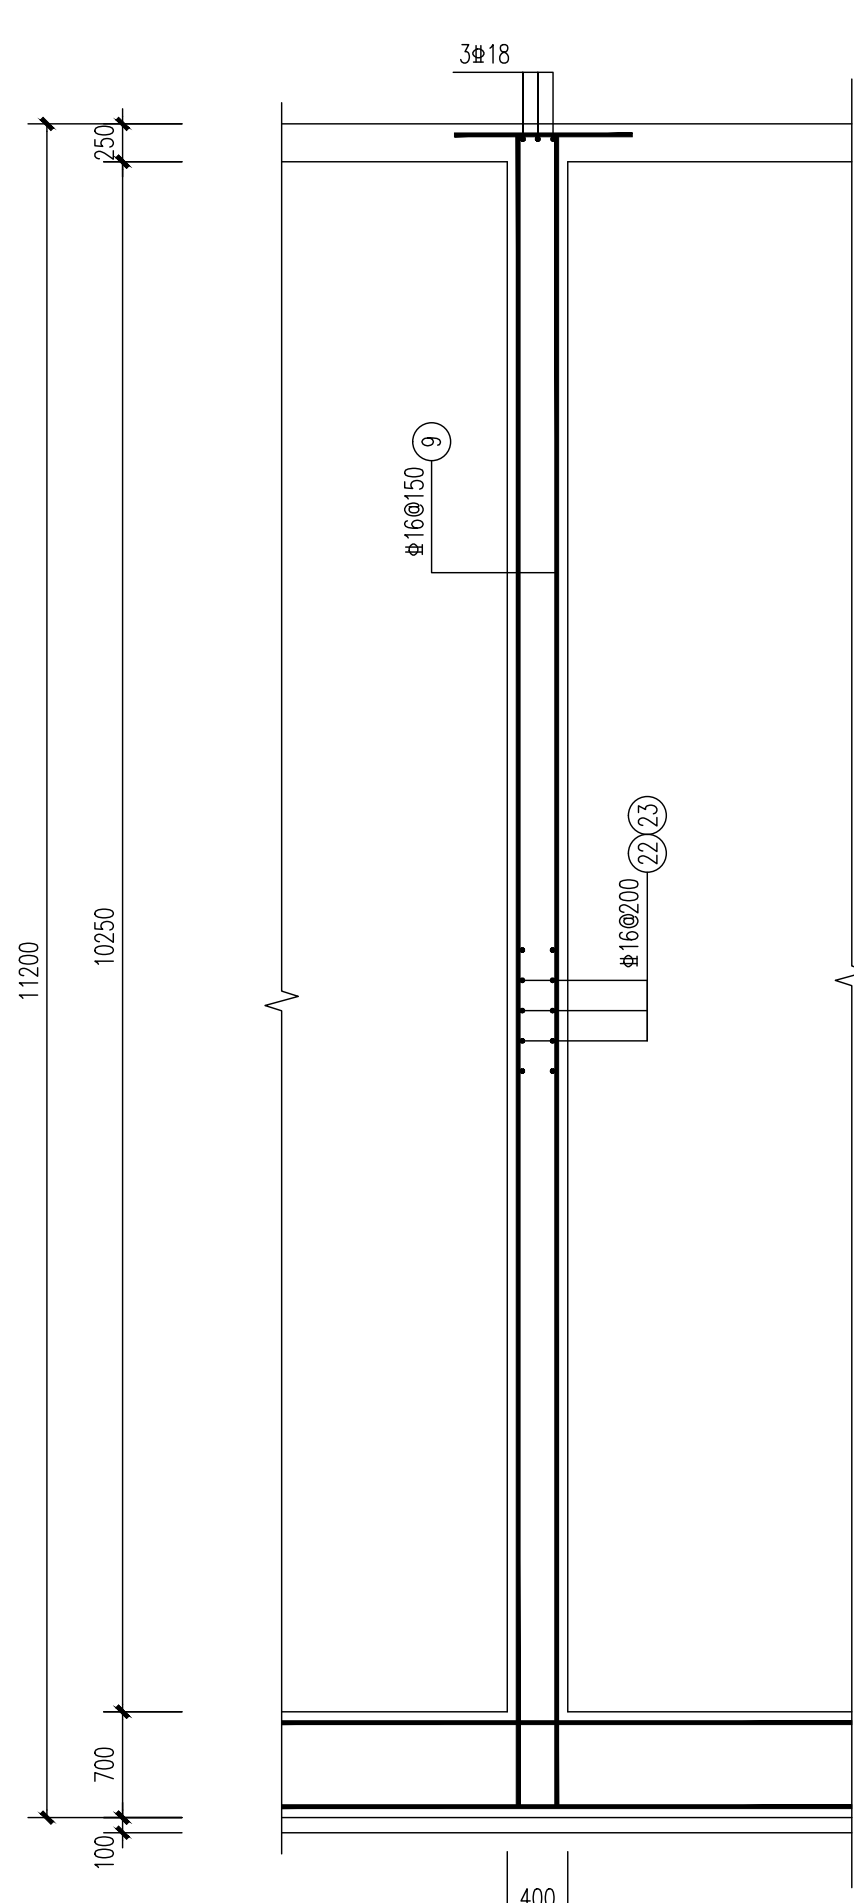



G—G 剖面图

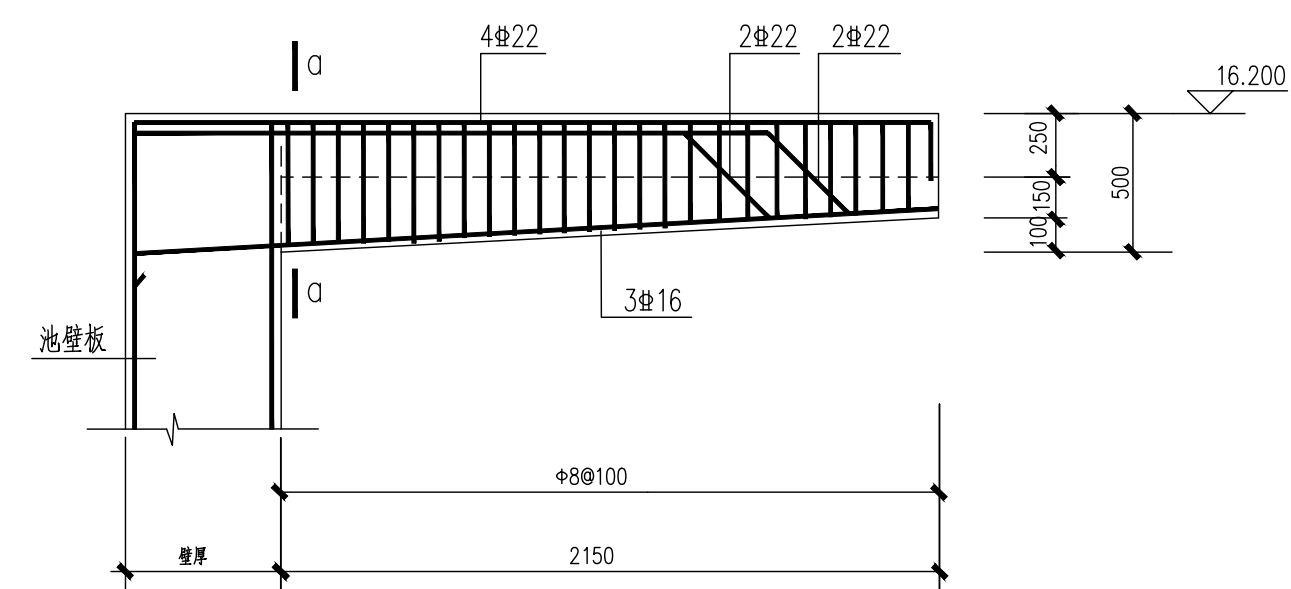

XTL1 配筋图

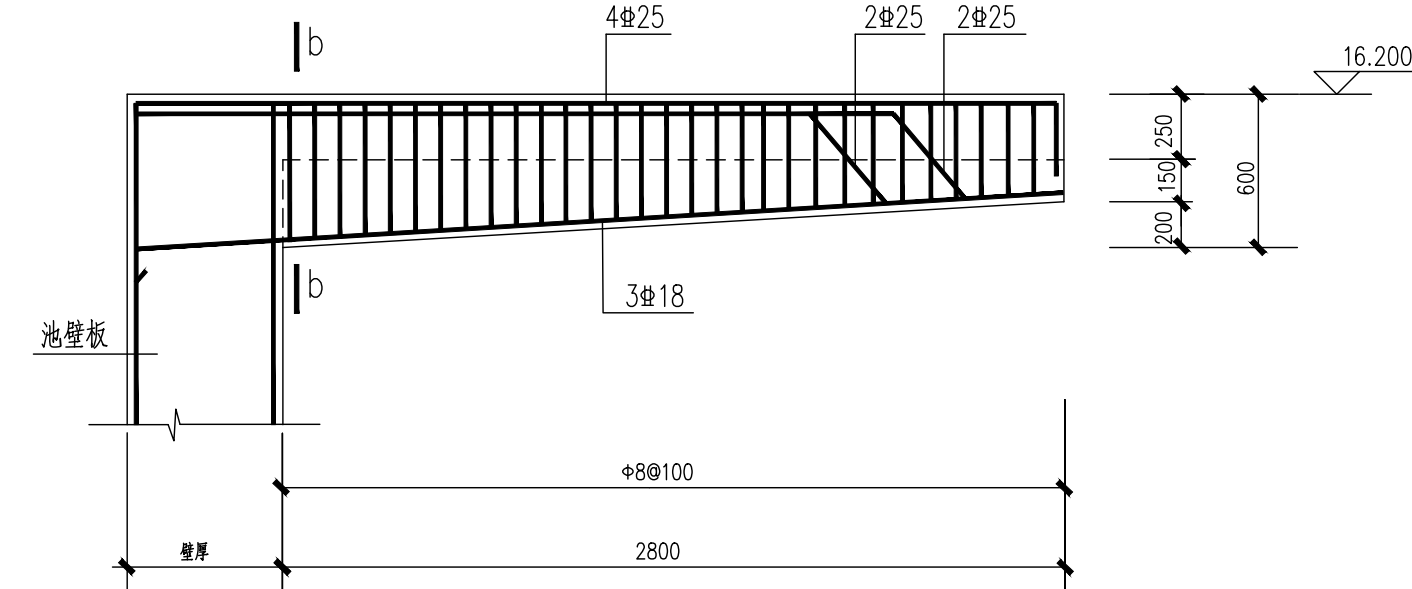


XTL2配筋图

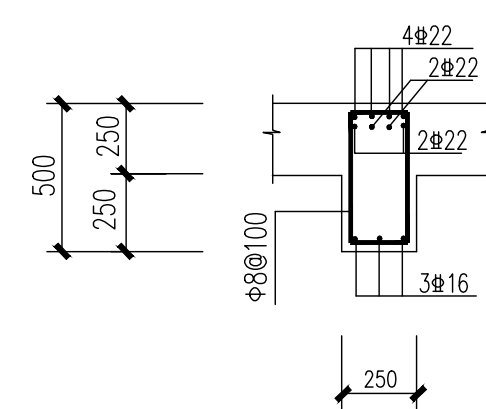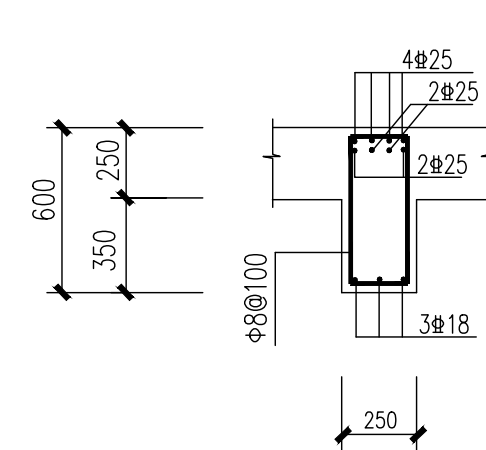
$$\underline{a - a}$$


b--b

出图章

 <b>中国市政工程东北设计研究院有限公司</b>						建设单位 东莞市水务集团建设管理有限公司	
工程名称 东莞市大朗镇水质净化厂工程						项目名称 AOA生物池	
审核 梁松 梁松 项目负责人 薛昆 专业负责人 许琴琴						设计 陈琦 陈琦 日期 2025.04	
校核 周向争 周向争 制图 陈琦 日期 2025.04						阶段 施工图 专业 结构 工程编号 2025-0304S-04G-17 设计编号 2025-0304S 图号 版次 A	