



会议	给排水		电气		道桥	
发电	采暖		仪表		燃气	
结构			热力暖通		机械	

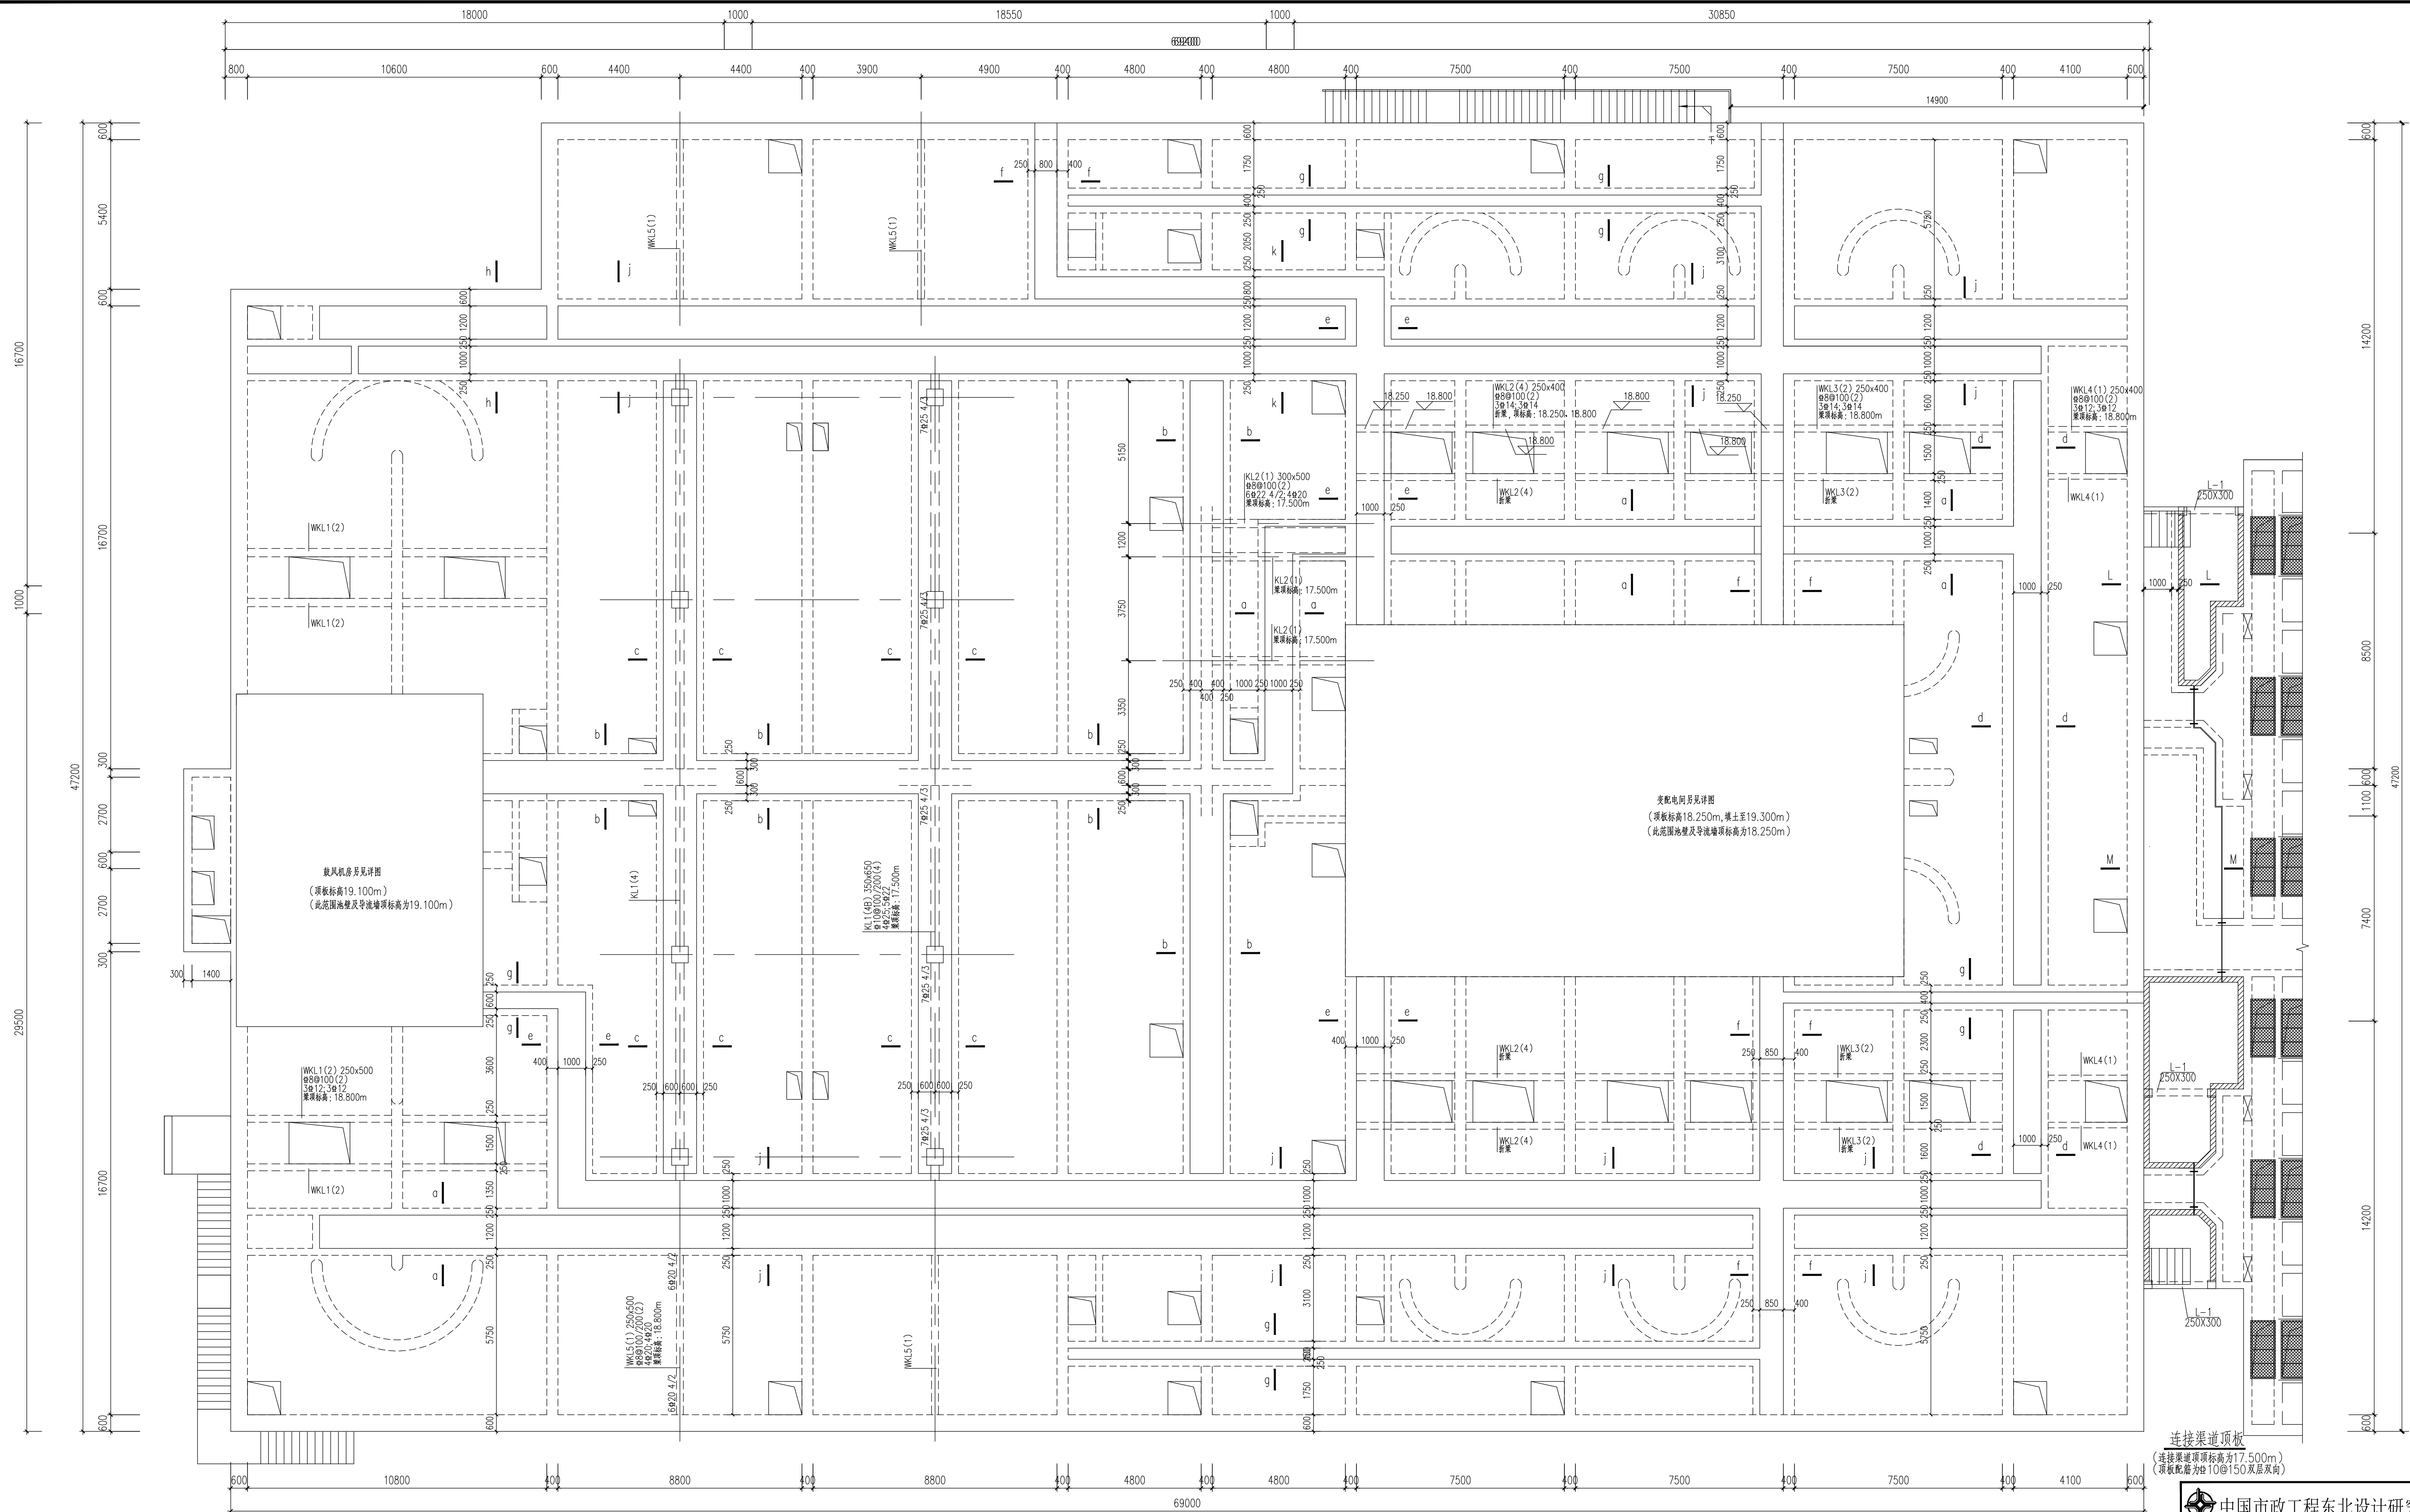

连接渠道边梁 L-1

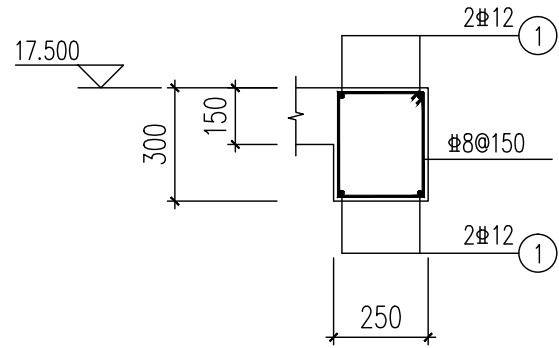

连接渠道顶板
(连接渠道顶顶标高为17.500m)
(顶板配筋为 $\Phi 10@150$ 双层双向)

 中国市政工程东北设计研究院总院有限公司						代建单位 东莞市水务集团建设有限公司	
工程名称 东莞市大朗康达水质净化厂工程						项目名称 AOA 生活污水厂 生物池顶板板配筋图	
审定	梁松	梁松	校核	周向争	周向争	阶段	施工图
审核	梁松	梁松	设计	陈琦	陈琦	专业	结构
项目负责人	薛磊	薛磊	制图	陈琦	陈琦	工程编号	25P303S
专业负责人	许琴琴	许琴琴	日期	2025.04	图号	25P303S-04G-19	比例
							版次
							A

出图章